


LEGENDA


- oprawa - plafon LED 230V/12W z cz. ruchu
- oprawa - plafon LED 24V/12V z cz. ruchu
- oprawa - plafon LED 230V/12W IP 65

- słuchawka domofonowa



- jednostka zewnętrzna domofonu

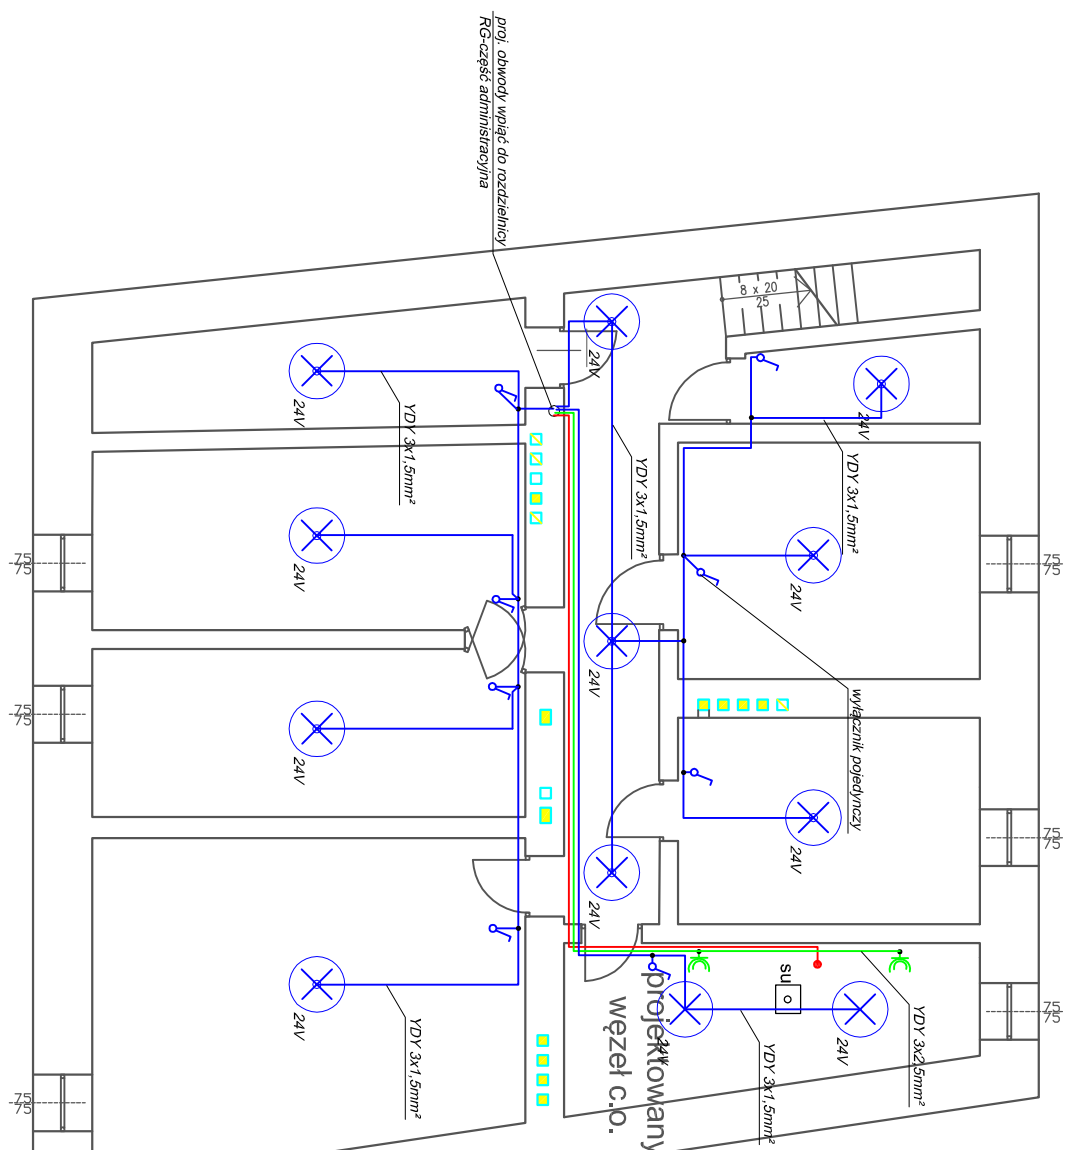

 PRACOWNIA PROJEKTOWA MB <i>inż. Marek Bródzowski</i>		PRACOWNIA PROJEKTOWA Marek Bródzowski 87-400 Golub-Dobrzyń, ul. Browarowa 3 tel./fax: 56 683 4980, 508226275, e-mail: m_brodzowski@op.pl NIP 878-162-28-28 REGON 340682140	
OBIEKT	Termomodernizacja budynku mieszkalnego wielorodzinnego 11-130 Ormeta, ul. 1 Maja 35, dz. nr. 298, obręb 1, jedn. ewid. Ormeta		
INWESTOR	Wspólnota Mieszkaniowa Nieuchomości przy ulicy 1 Maja : 11-130 Ormeta		
RYSUUNEK	Schemat instalacji elektrycznej - piwnica		
OPRACOWAŁ	PROJEKTANT mgr inż. Stanisław Osinski nr uprawnień: UAN-IV/5346.110 TO 360 specjalność: instalacji - elektrycznej		
inż. Marek Bródzowski	Data : maj 2016		
skala : 1 : 100	Branża Elektryczna		nr rys. E-1