


Rzut II piętra
skala 1:100

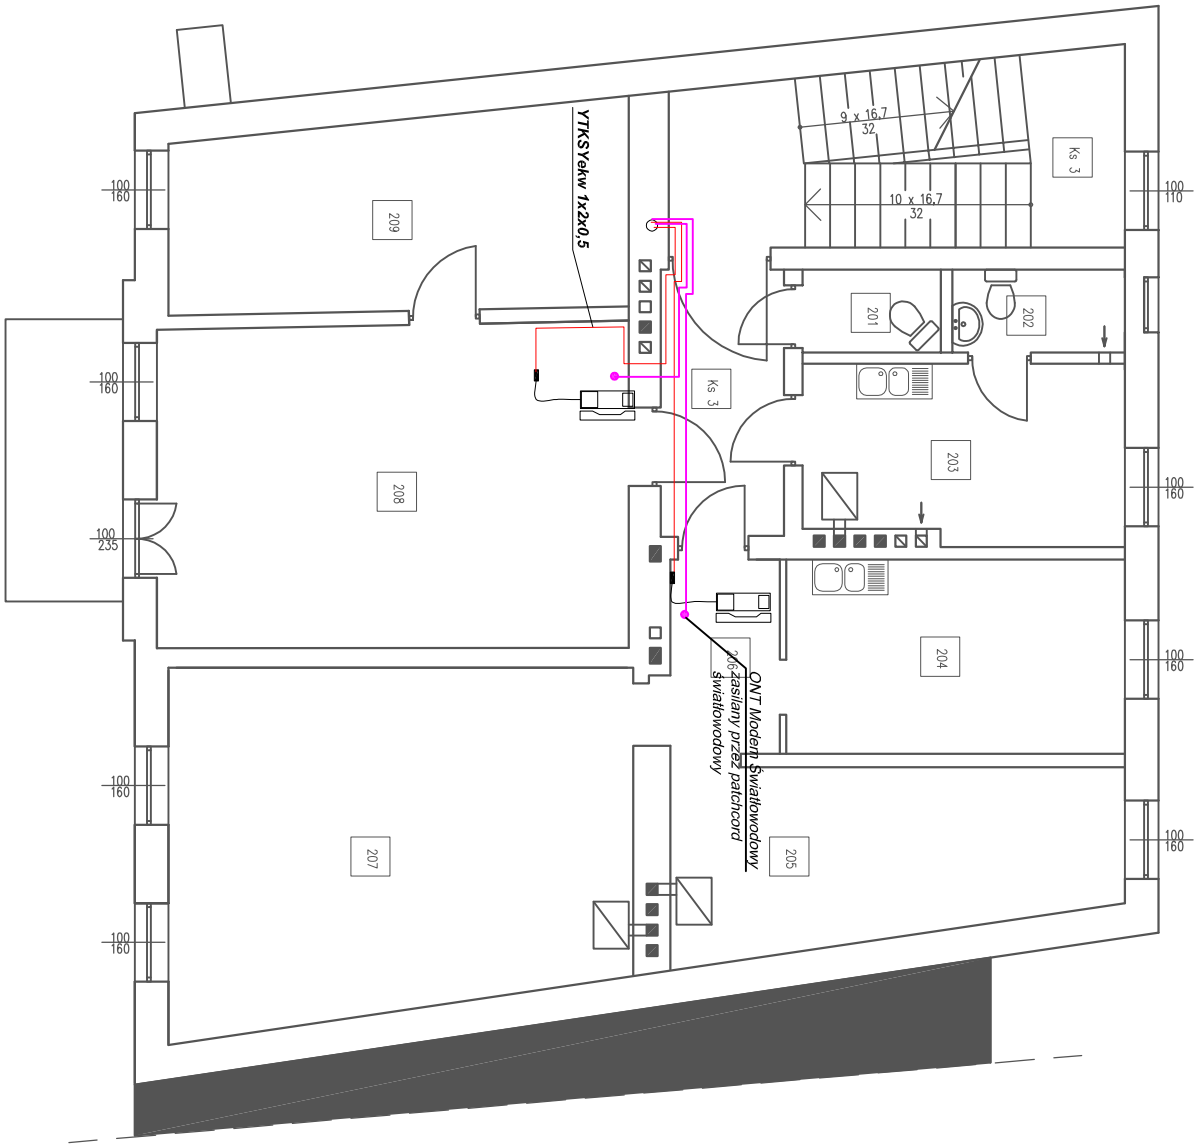

PRACOWNIA PROJEKTOWA MB <small>mgr inż. Marek Brózdowski</small>		PRACOWNIA PROJEKTOWA Marek Brózdowski 87-400 Golub-Dobrzyń, ul. Browarowa 3 tel./fax: 56 683 4980, 508226275, e-mail: m.brozdowski@op.pl NIP 878-162-28-28 REGON 340682140
---	--	--

OBIEKT	Termomodernizacja budynku mieszkalnego wielorodzinnego 11-130 Orneła, ul. 1 Maja 35, dz. nr 298, obręb 1, jedn. ewid. Orneła	
INWESTOR	Wspólnota Mieszkaniowa Nieuchomości przy ulicy 1 Maja : 11-130 Orneła	

RYSUNEK	Schemat instalacji niskoprądowej, teletechnicznej - II Piętro	
---------	--	--

OPRACOWAŁ	mgr inż. Stanisław Osipiński mgr inż. Marek Brózdowski	
PROJEKTANT	mgr inż. Stanisław Osipiński mgr inż. Marek Brózdowski	

skala : 1 : 100	branża Elektryczna	Data : maj 2016	nr rys. E-10
-----------------	--------------------	-----------------	--------------