


LEGENDA


- oprawa - plafon LED 230V/12W z cz. ruchu
- oprawa - plafon LED 24V/12V z cz. ruchu
- oprawa - plafon LED 230V/12W IP 65

- słuchawka domofonowa

- jednostka zewnętrzna domofonu

Rzut I piętra
skala 1:100

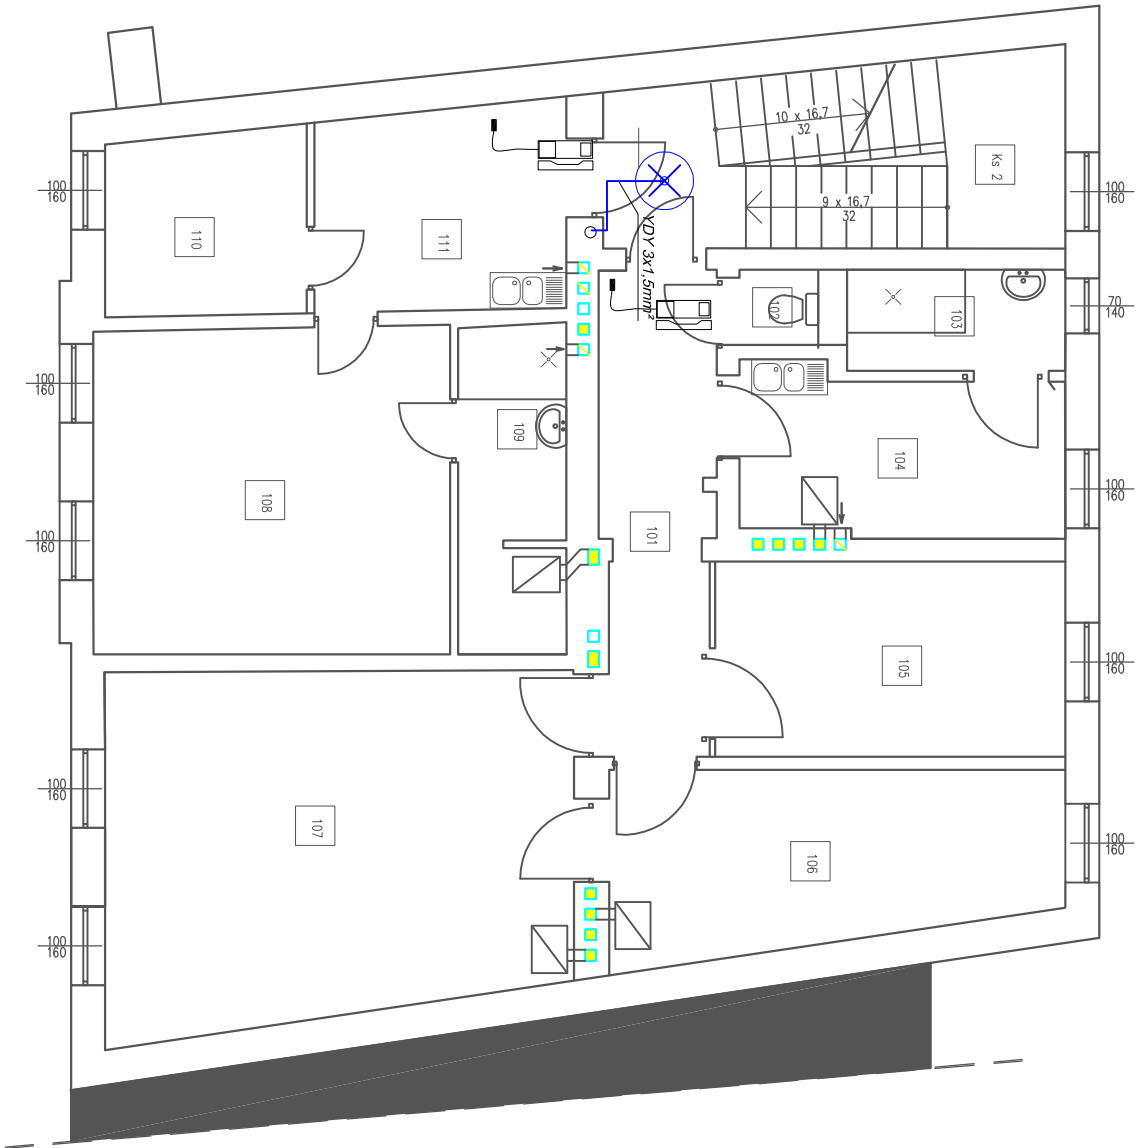

		PRACOWNIA PROJEKTOWA <i>inż. Marek Bródzowski</i>		PRACOWNIA PROJEKTOWA <i>Marek Bródzowski</i> 87-400 Gołub-Dobrzyń, ul. Browarowa 3 tel./fax: 56 683 4980, 508226275, e-mail: m.brodzowski@op.pl NIP 878-162-28-28 REGON 340682140	
OBIEKT	Termomodernizacja budynku mieszkalnego wielorodzinnego 11-130 Orneła, ul. 1 Maja 35, dz. nr. 298, obręb 1, jedn. ewid. Orneła				
INWESTOR	Wspólnota Mieszkaniowa Nieruchomości przy ulicy 1 Maja ; 11-130 Orneła				
RYSUNEK	Schemat instalacji elektrycznej - I piętro				
OPRACOWAŁ	PROJEKTANT				
inż. Marek Bródzowski	mgr inż. Stanisław Osinski inżynier elektryk, 33 letni doświadczenie w projektowaniu elektrycznym				
skala : 1 : 100	Branża Elektryczna	Data : maj 2016	nr rys. E-3		