


LEGENDA

- oprawa - plafon LED 230V/12W z cz. ruchu
- oprawa - plafon LED 24V/12V z cz. ruchu
- oprawa - plafon LED 230V/12W IP 65
- słuchawka domofonowa
- jednostka zewnętrzna domofonu

Rzut II piętra
skala 1:100

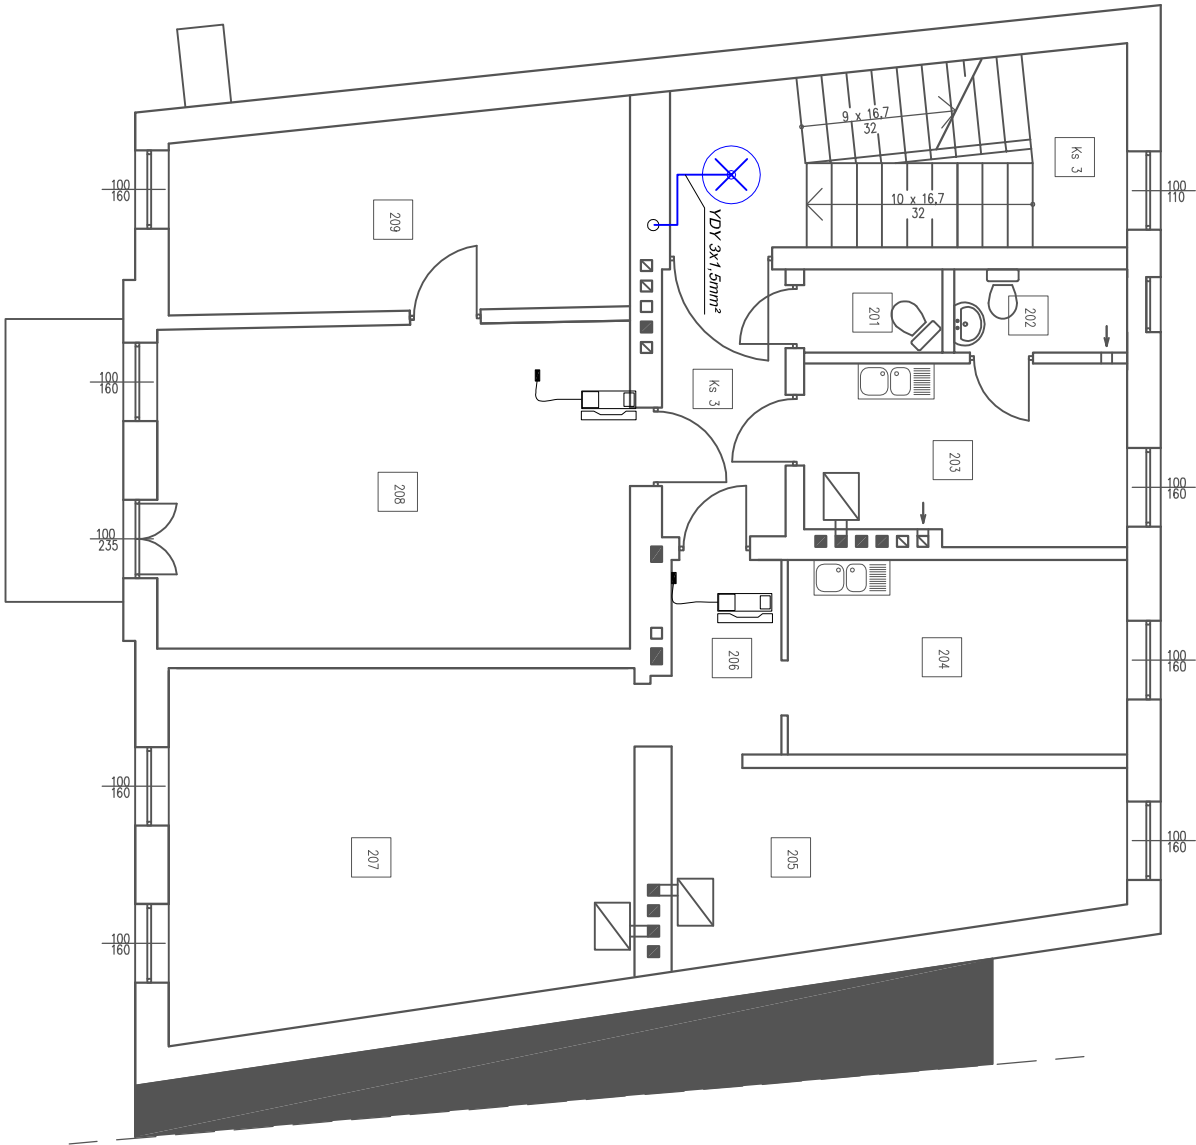

PRACOWNIA PROJEKTOWA <i>MB</i> inż. Marek Brzódowski		PRACOWNIA PROJEKTOWA Marek Brzódowski 87-400 Gołub-Dobrzyń, ul. Browarowa 3 tel./fax: 56 683 4980, 508226275, e-mail: m.brzodowski@op.pl NIP 878-162-28-28 REGON 340682140	
OBIEKT		Termomodernizacja budynku mieszkalnego wielorodzinnego 11-130 Orneła, ul. 1 Maja 35, dz. nr. 298, obręb 1, jedn. ewid. Orneła	
INWESTOR		Wspólnota Mieszkaniowa Nieruchomości przy ulicy 1 Maja : 11-130 Orneła	
RYSUNEK		Schemat instalacji elektrycznej - II piętro	
OPRACOWAŁ inż. Marek Brzódowski		PROJEKTANT mgr inż. Stanisław Osipiś nr uprawnień: LAN-1461107086 specjalność: instalacyjno - elektryczna	
skala : 1 : 100		Branża Elektryczna	Data : maj 2016
			nr rys. E-4