



LEGENDA

- oprawa - plafon LED 230V/12W z cz. ruchu
- oprawa - plafon LED 24V/12V z cz. ruchu
- oprawa - plafon LED 230V/12W IP 65
- słuchawka domofonowa
- jednostka zewnętrzna domofonu

Rzut poddasza  
skala 1:100

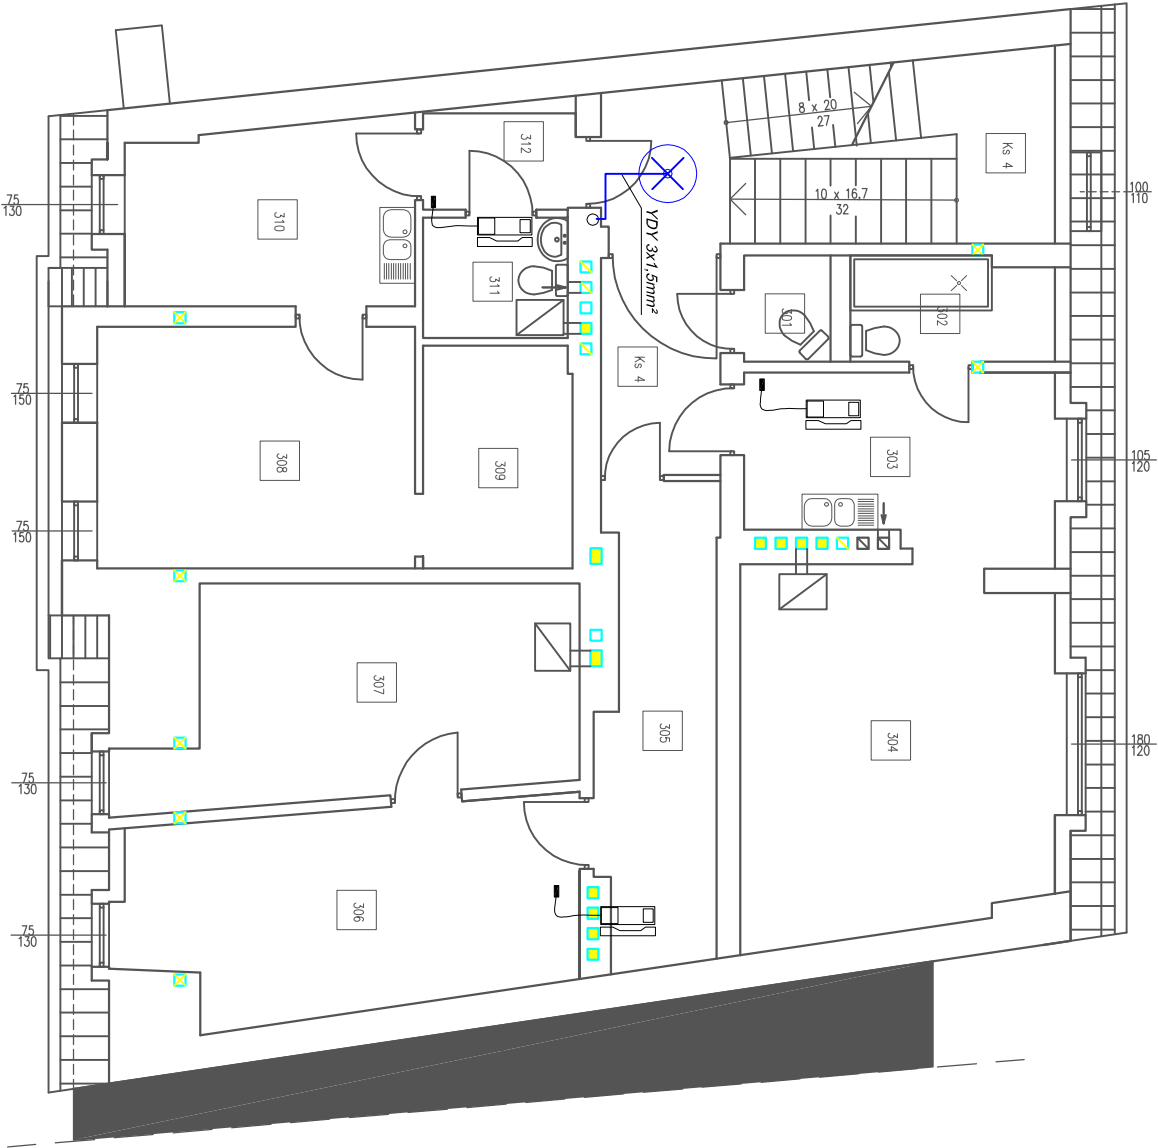

		<b>PRACOWNIA PROJEKTOWA</b> <small>mgr inż. Marek Brzódowski</small>	
<b>PRACOWNIA PROJEKTOWA</b>		<b>PRACOWNIA PROJEKTOWA</b> <small>Marek Brzódowski</small> 87-400 Gołub-Dobrzyń, ul. Browarowa 3 tel./fax: 56 683 4980, 508226275, e-mail: m_brozdowski@op.pl NIP 878-162-28-28 REGON 340682140	
OBIEKT	Termomodernizacja budynku mieszkalnego wielorodzinnego 11-130 Orneła, ul. 1 Maja 35, dz. nr. 298, obręb 1, jedn. ewid. Orneła		
INWESTOR	Wspólnota Mieszkaniowa Nieruchomości przy ulicy 1 Maja : 11-130 Orneła		
RYSUNEK	<b>Schemat instalacji elektrycznej - poddasze</b>		
OPRACOWAŁ	PROJEKTANT		
inż. Marek Brzódowski	mgr inż. Stanisław Osinski mgr inżynier URSYS (63461107) Os6 specjalność: instalacyjno - elektryczna		
skala : 1 : 100	Branża Elektryczna	Data : maj 2016	
		nr rys. E-5	