


LEGENDA

- oprawa - plafon LED 230V/12W z cz. ruchu
- oprawa - plafon LED 24V/12V z cz. ruchu
- oprawa - plafon LED 230V/12W IP 65

- słuchawka domofonowa

- jednostka zewnętrzna domofonu

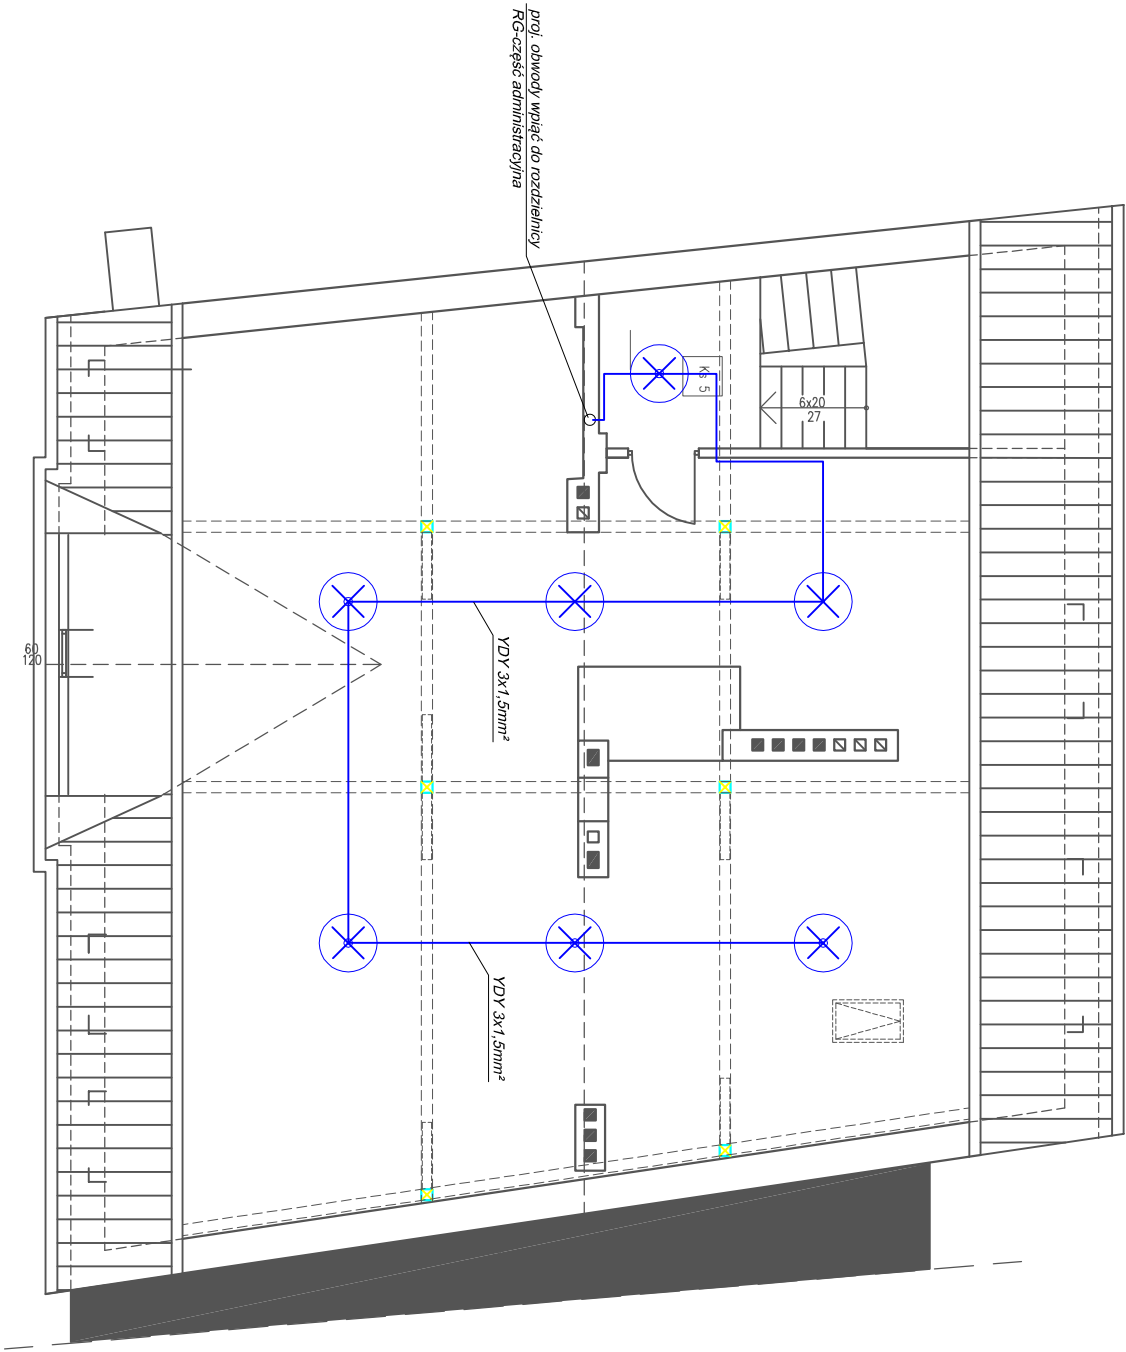

**PRACOWNIA PROJEKTOWA**  
*MB*  
inż. Marek Brozdowski

**PRACOWNIA PROJEKTOWA**  
Marek Brozdowski  
87-400 Golub-Dobrzyń, ul. Browarowa 3  
tel./fax: 56 683 4980, 508226275, e-mail: m\_brozdowski@op.pl  
NIP 878-162-28-28 REGON 340682140

OBIEKT      Termomodernizacja budynku mieszkalnego wielorodzinnego 11-130 Orneła, ul. 1 Maja 35, dz. nr. 298, obręb 1, jedn. ewid. Orneła

INWESTOR      Wspólnota Mieszkaniowa Nieruchomości przy ulicy 1 Maja ; 11-130 Orneła

RYSUNEK      **Schemat instalacji elektrycznej - poddasze - strych**

OPRACOWAŁ inż. Marek Brozdowski	PROJEKTANT mgr inż. Stanisław Osipiński nr uprawnień: UAN-V/83461107/Os6 specjalność: instalacyjno-energetyczna
------------------------------------	--

skala : 1 : 100	branża Elektryczna	Data : maj 2016	nr rys. E-6
-----------------	-----------------------	-----------------	-------------