


Rzut dachu
skala 1:100

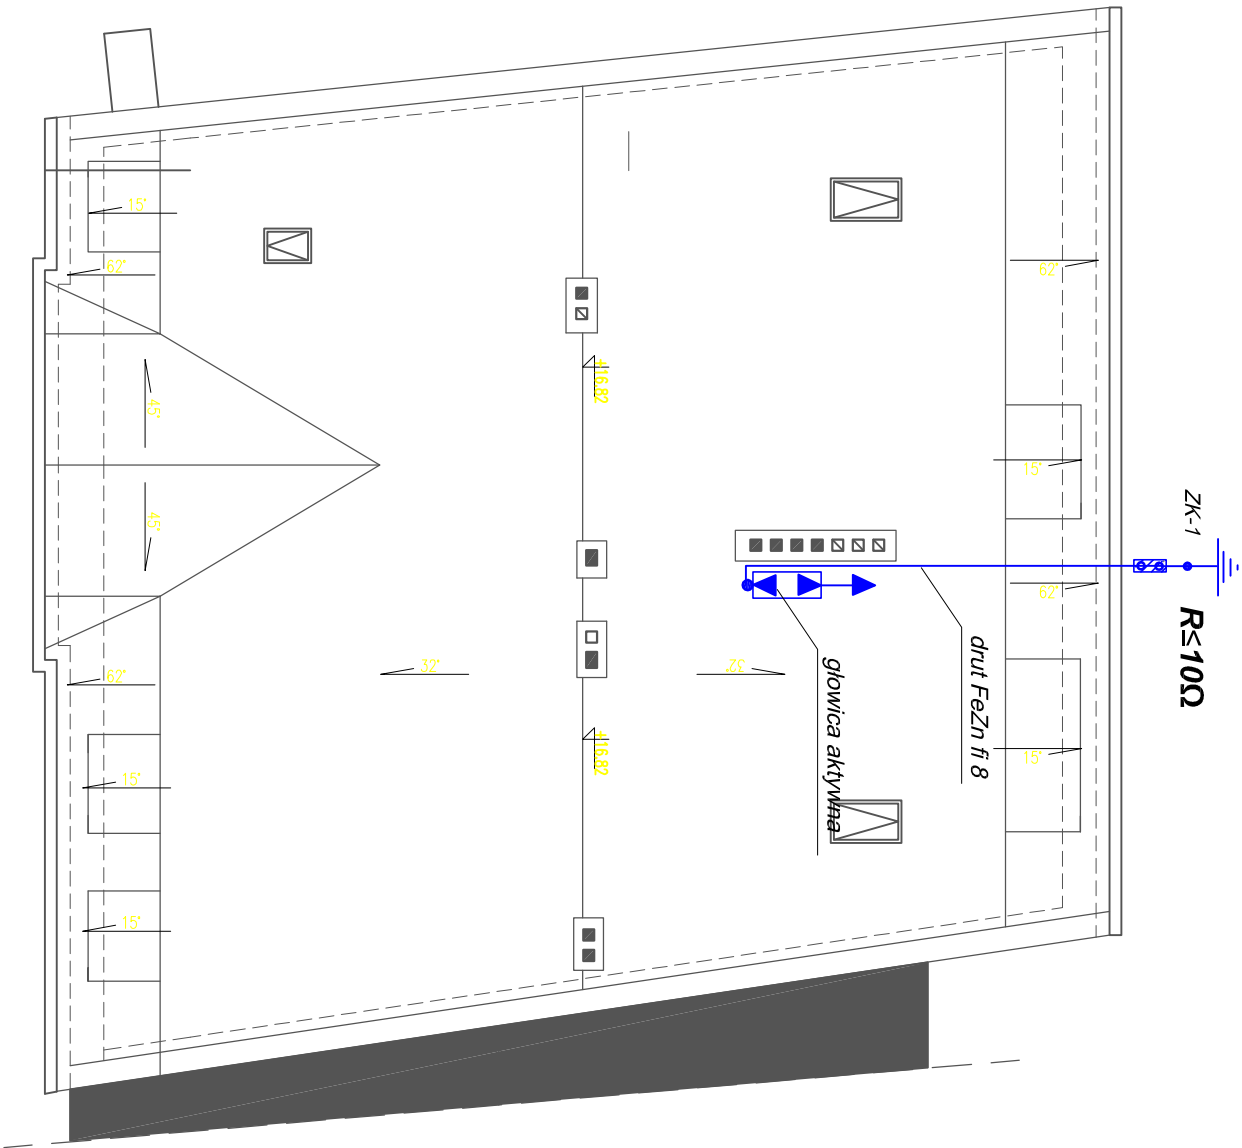

UWAGA

Instalację odgromową wykonać na uchwytych podpórkowych
zgodnie z katalogiem
ELKO-BIS Systemy Odgromowe
katalog GROMOSTAR

PRACOWNIA PROJEKTOWA PROJEKTOWA <i>MB</i> <small>inż. Marek Brzódowski</small>		PRACOWNIA PROJEKTOWA <i>Marek Brzódowski</i> 87-400 Golub-Dobrzyń, ul. Browarowa 3 tel./fax: 56 683 4980, 508226275, e-mail: m_brozdowski@op.pl NIP 878-162-28-28 REGON 340682140
--	--	--

OBIEKT	Termomodernizacja budynku mieszkalnego wielorodzinnego jedd. ewid. Orneła 11-130 Orneła, ul. 1 Maja 35, dz. nr. 298, obręb 1,		
INWESTOR	Wspólnota Mieszkańcowa Nieruchomości przy ulicy 1 Maja ; 11-130 Orneła		
RYSUNEK	Schemat instalacji odgromowej		
OPRACOWAŁ inż. Marek Brzódowski	PROJEKTANT mgr inż. Stanisław Osinski nr uprawnień: UAN-1438-3461107086 specjalność: instalacje -m&e-energetyka		
skala : 1 : 100	Branda Elektryczna	Data : maj 2016	
		nr rys. E-7	