


# WEWNĘTRZNA INSTALACJA KANALIZACJI SANITARNEJ

RZUT PIĘTRA I  
skala 1:100

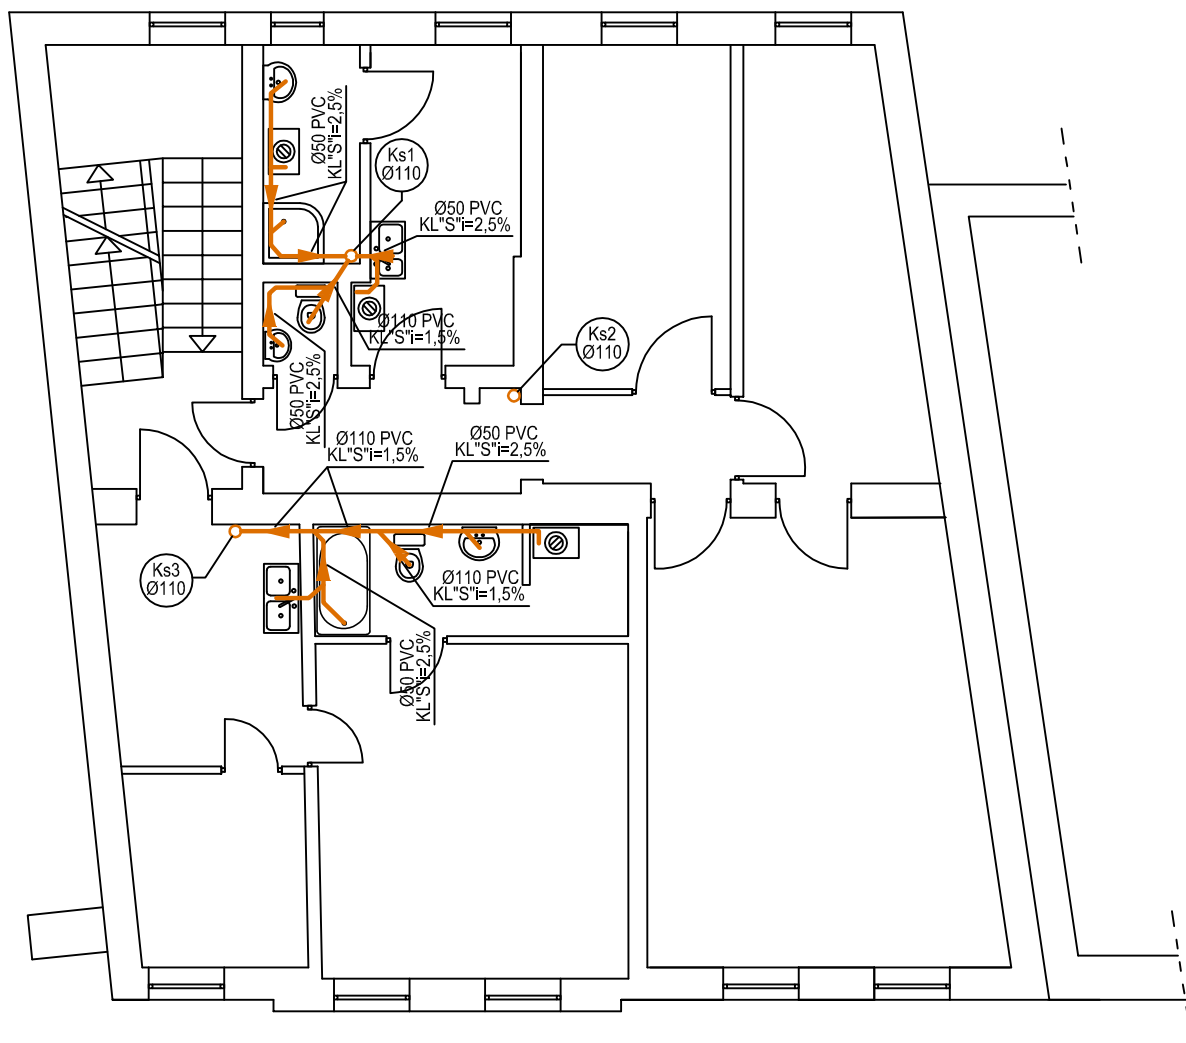

CZAPLIŃSCY - **ARCHITEKCI**

84-230 Rumia ul. Dokerów 16 tel. 669 255 550

Temat :

**Termomodernizacja budynku  
mieszkalnego wielorodzinnego**

Lokalizacja :

11-130 Ormeta, ul. 1 Maja 35  
dz. nr. 298, obręb 1 m. Ormeta, jedn. ewid. Ormeta

Inwestor :

Wspólnota Mieszkaniowa Nieruchomości przy  
ulicy 1 Maja 35; 11-130 Ormeta

Nazwa rysunku:

WEWNĘTRZNA INSTALACJA KANALIZACJI  
SANITARNEJ - RZUT PIĘTRA I

Projektant:  
mgr inż. Monika Augulewicz-Kusiak  
upr. nr. WAM/0158/POOS/04

Opracował:  
inż. Grzegorz Kusiak

Sprawdził:  
mgr inż. Waldemar Kalinowski  
upr. nr. WAM/0110/POOS/07

Branża :  
Instalacje sanitarne

Data:  
04.2016

Skala:  
1:100

Nr rys.:

**KS 3**