


WEWNĘTRZNA INSTALACJA KANALIZACJI SANITARNEJ

RZUT PIĘTRA II
skala 1:100

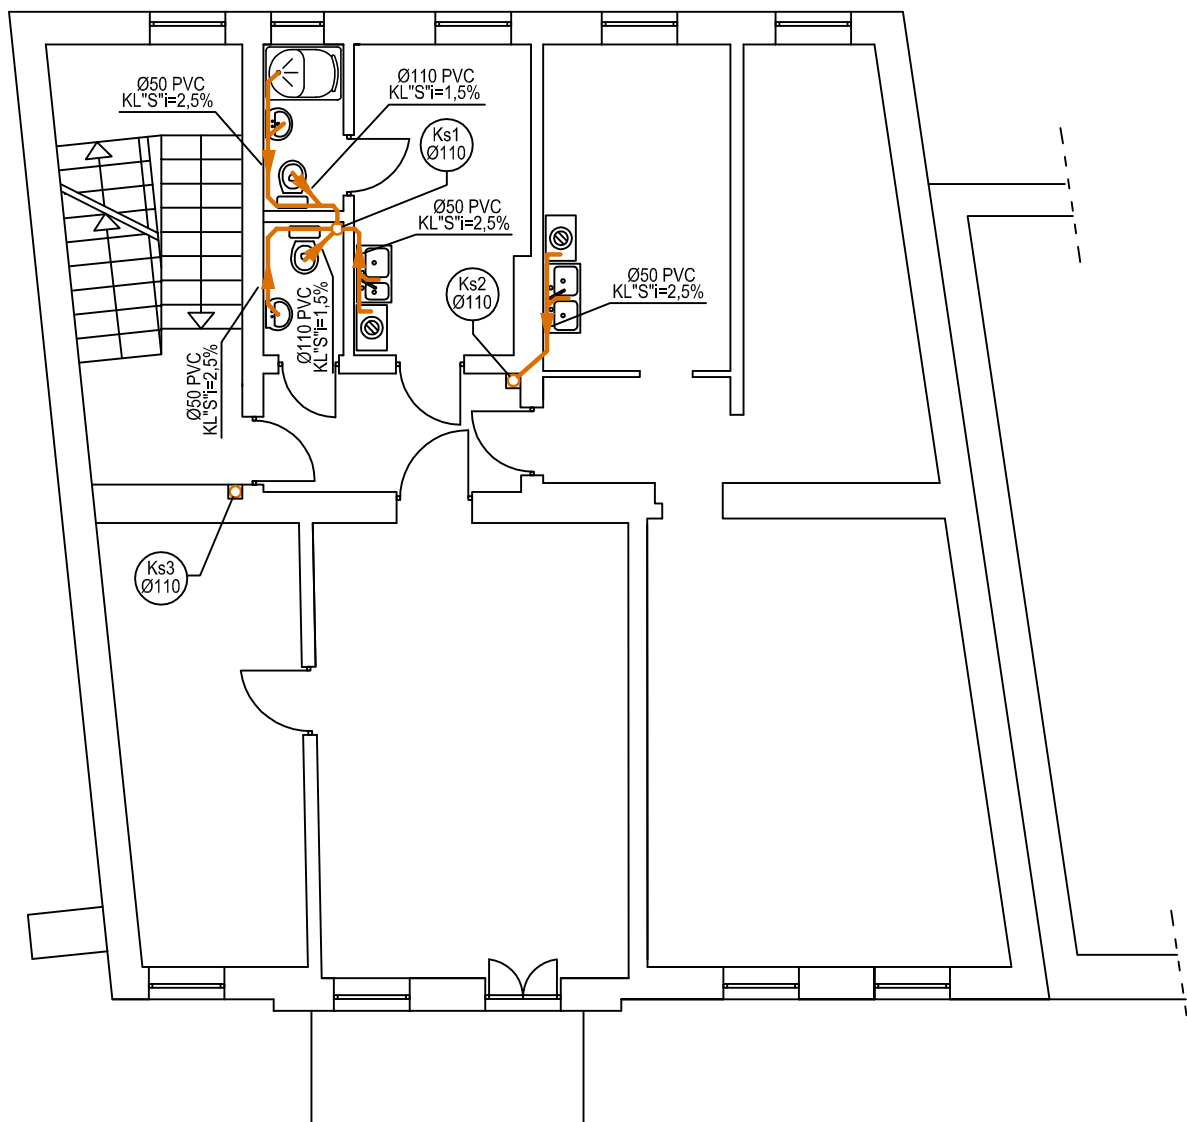

CZAPLIŃSCY - **ARCHITEKCI**

84-230 Rumia ul. Dockerów 16 tel. 669 255 550



Temat :

**Termomodernizacja budynku
mieszkalnego wielorodzinnego**

Lokalizacja :

11-130 Ormeta, ul. 1 Maja 35
dz. nr. 298, obręb 1 m. Ormeta, jedn. ewid. Ormeta

Inwestor :

Wspólnota Mieszkaniowa Nieruchomości przy
ulicy 1 Maja 35; 11-130 Ormeta

Nazwa rysunku:

**WEWNĘTRZNA INSTALACJA KANALIZACJI
SANITARNEJ - RZUT PIĘTRA II**

Projektant:

mgr inż. Monika Augulewicz-Kusiak
upr. nr. WAM/0158/POOS/04

Opracował:

inż. Grzegorz Kusiak

Sprawdził:

mgr inż. Waldemar Kalinowski
upr. nr. WAM/0110/POOS/07

Branża :
instalacje sanitarne

Data:

04.2016

Skala:

1:100

Nr rys.:

KS 4