


WEWNĘTRZNA INSTALACJA CENTRALNEGO OGRZEWANIA

RZUT PIWNIC
skala 1:100

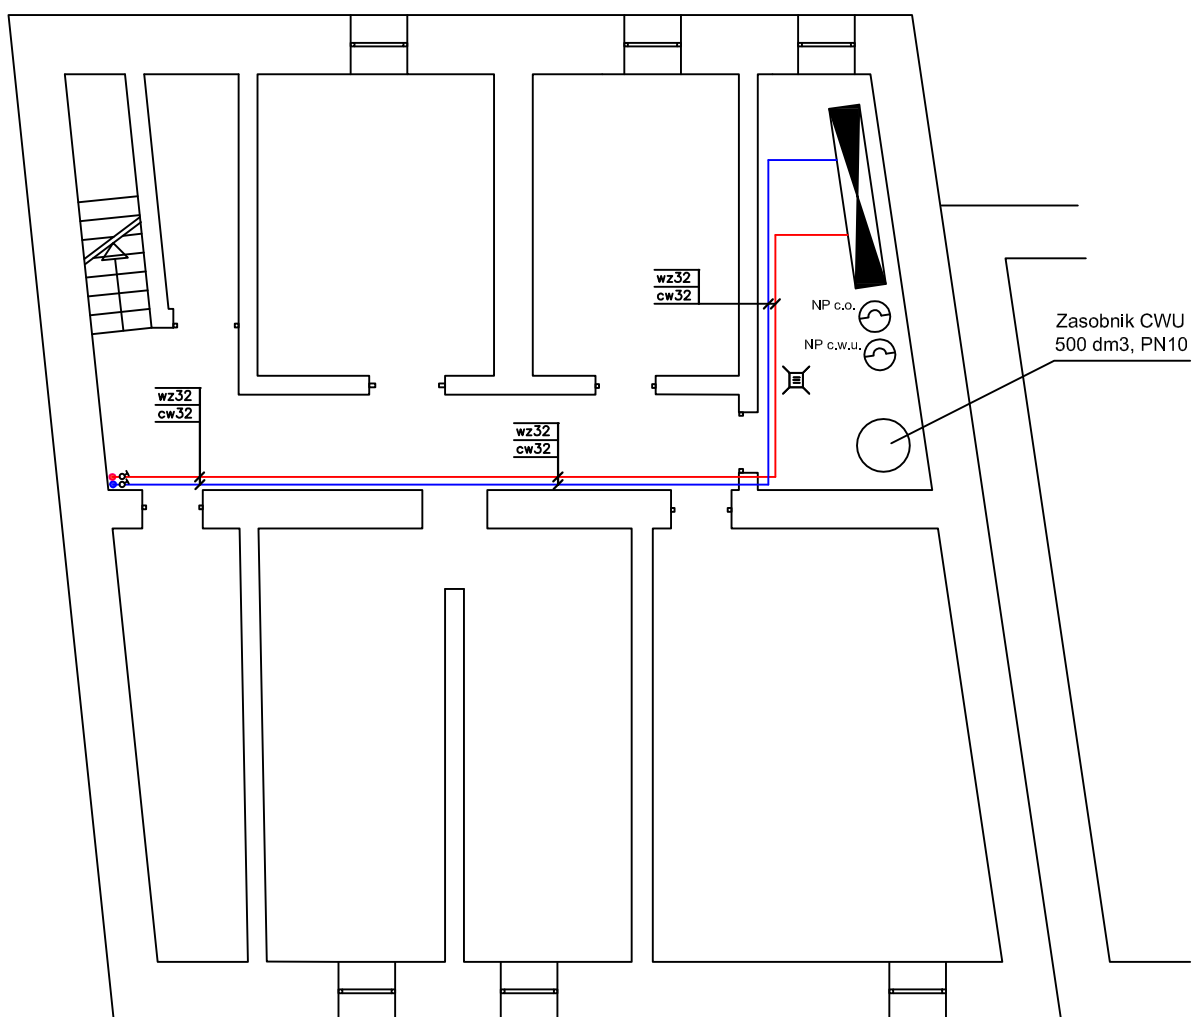

Uwaga:

Przewody c.o. wykonać z rur PE-X/AL/PE.
Piony instalacji c.o. należy poprowadzić w
brzdach ściennych lub po wierzchu ścian,
z zachowaniem odległości 8 cm między
rurami pionów.

CZAPLIŃSCY - ARCHITEKCI
84-230 Rumia ul. Dokerów 16 tel. 669 255 550

Temat: **Termomodernizacja budynku
mieszkalnego wielorodzinnego**

Lokalizacja:
11-130 Orneta, ul. 1 Maja 35
dz. nr. 298, obręb 1 m. Orneta, jedn. ewid. Orneta

Inwestor:
Wspólnota Mieszkaniowa Nieruchomości przy
ulicy 1 Maja 35; 11-130 Orneta

Nazwa rysunku:

**WEWNĘTRZNA INSTALACJA CENTRALNEGO
OGRZEWANIA - RZUT PIWNICY**

Projektant:
mgr inż. Monika Augulewicz-Kusiak
upr. nr. WAM/0158/POOS/04

Opracował:
Inż. Grzegorz Kusiak

Sprawił:
mgr inż. Waldemar Kalinowski
upr. nr. WAM/0110/POOS/07

Branża:
instalacje sanitarne

Data:
04.2016

Skala:
1:100

Nr rys.:

CO 1