


WEWNĘTRZNA INSTALACJA CENTRALNEGO OGRZEWANIA

RZUT PIĘTRA I
skala 1:100

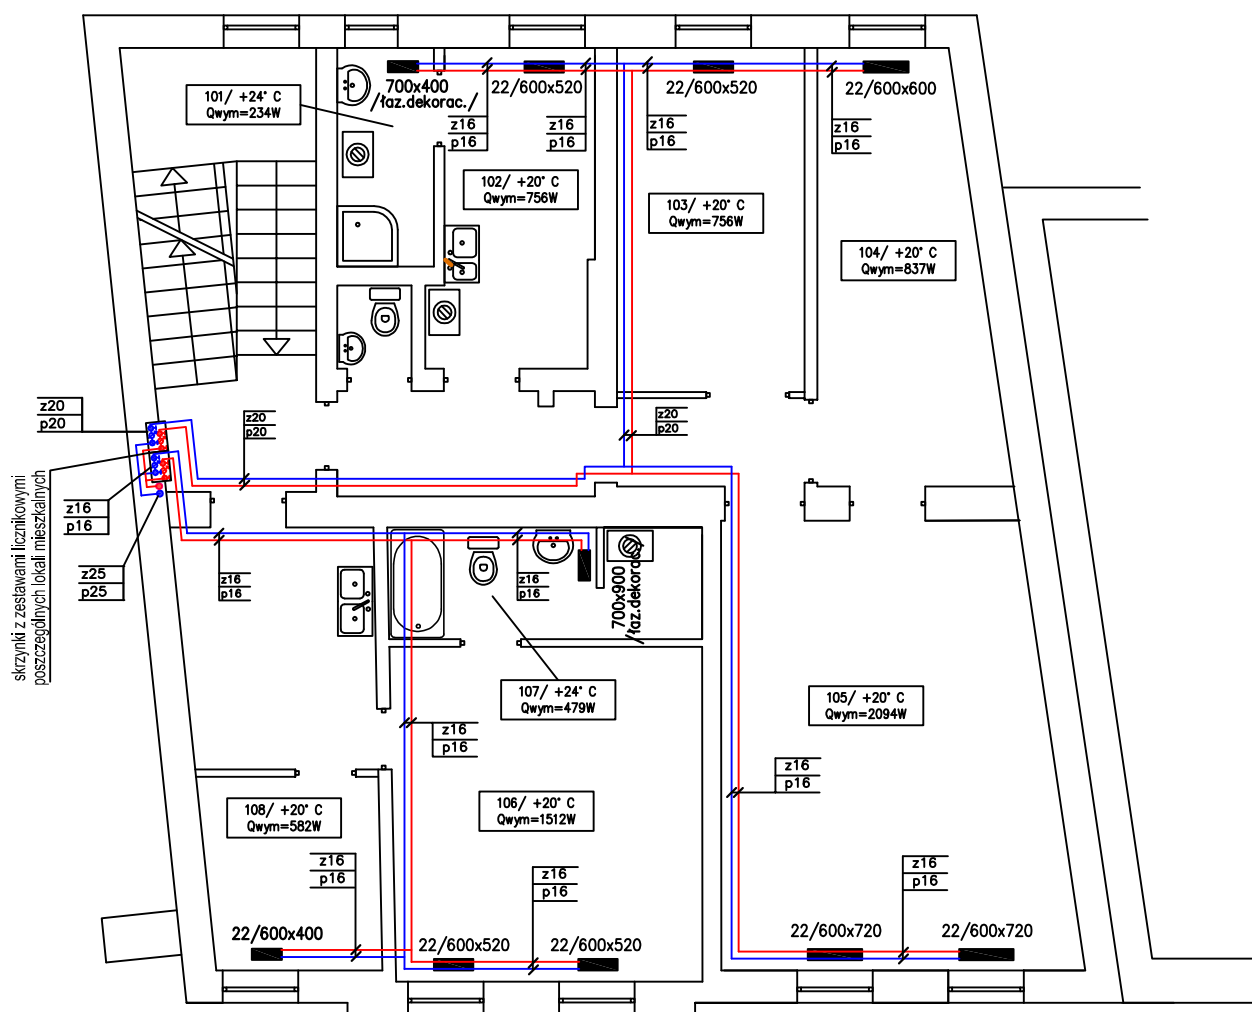

Uwaga:

Przewody c.o. wykonać z rur PE-X/AL/PE.

Piony instalacji c.o. należy poprowadzić w bruzdach ściennych lub po wierzchu ścian, z zachowaniem odległości 8 cm między rurami pionów.

Odpowietrzenie wykonać poprzez automatyczne zawory odpowietrzające umieszczone w najwyższym punkcie każdego obiegu mieszkaniowego.

Najwyższe punkty instalacji zlokalizować na klatce schodowej. Instalację poprowadzić ze spadkiem w kierunku grzejników.

CZAPLIŃSCY - ARCHITEKCI

84-230 Rumia ul. Dokerów 16 tel. 669 255 550

Temat: **Termomodernizacja budynku
mieszkalnego wielorodzinnego**

Lokalizacja:
11-130 Orneta, ul. 1 Maja 35
dz. nr. 298, obręb 1 m. Orneta, jedn. ewid. Orneta

Inwestor:
Wspólnota Mieszkaniowa Nieruchomości przy
ulicy 1 Maja 35; 11-130 Orneta

Nazwa rysunku:

**WEWNĘTRZNA INSTALACJA CENTRALNEGO
OGRZEWANIA - RZUT PIĘTRA I**

Projektant:
mgr inż. Monika Augulewicz-Kusiak
upr. nr. WAM/0158/POOS/04

Opracował:
Inż. Grzegorz Kusiak

Sprawił:
mgr inż. Waldemar Kalinowski
upr. nr. WAM/0110/POOS/07

Branża:
instalacje sanitarne

Data:
04.2016

Skala:
1:100

Nr rys.:

CO 3