


# WEWNĘTRZNA INSTALACJA CENTRALNEGO OGRZEWANIA

RZUT PIĘTRA II  
skala 1:100

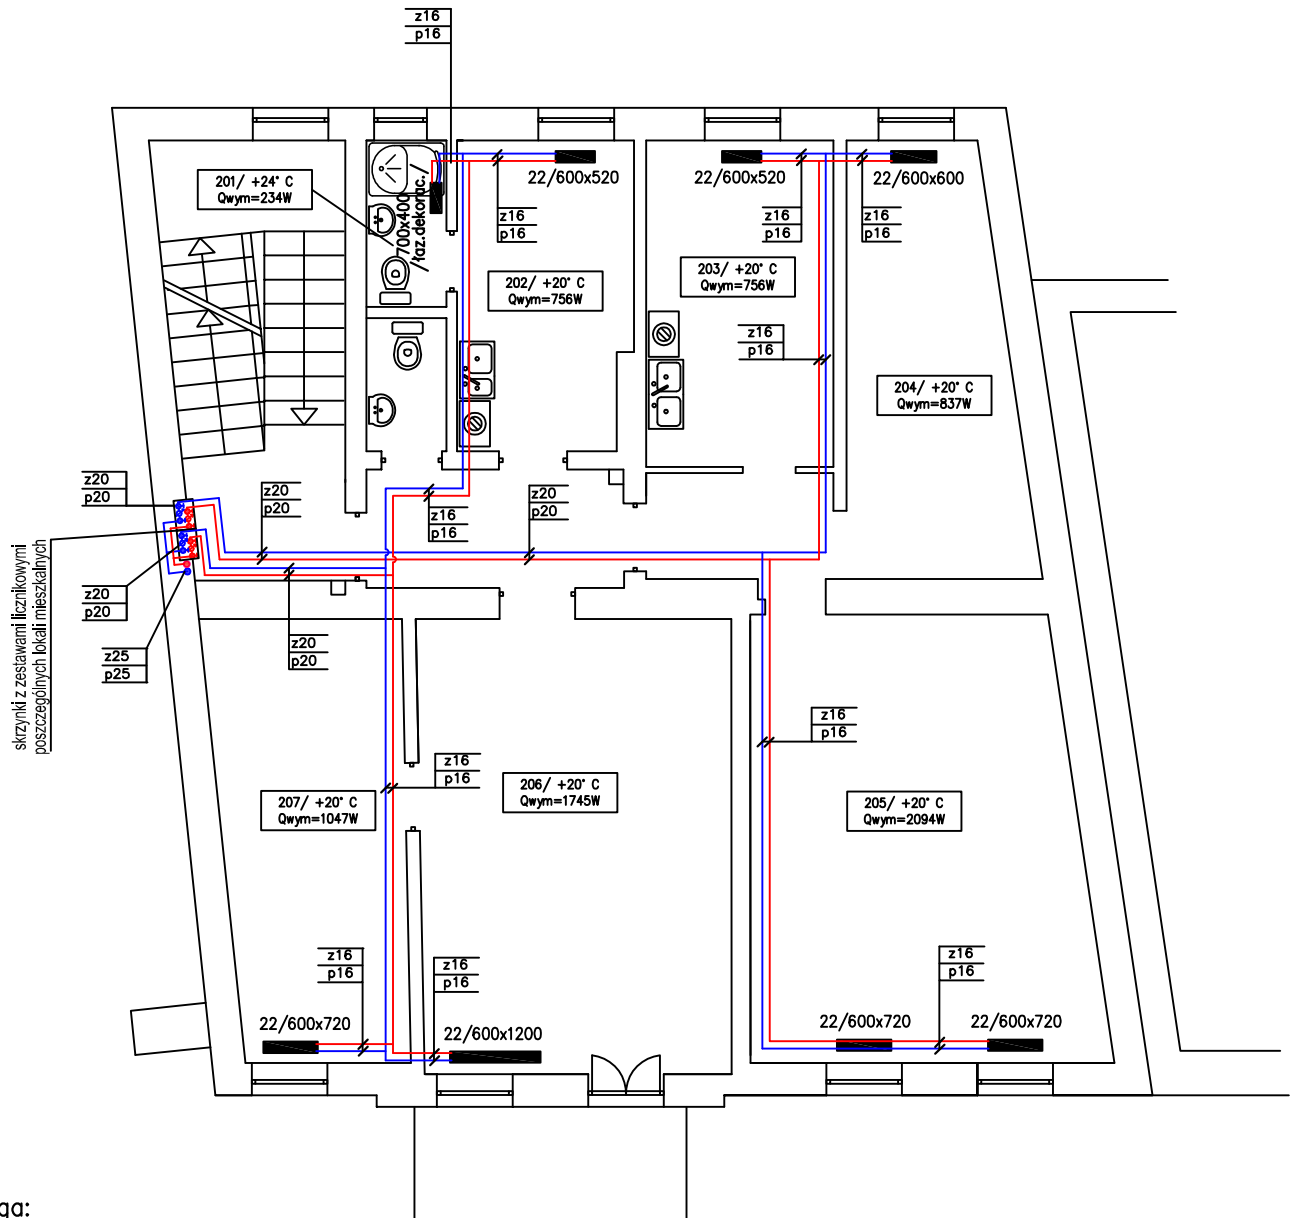

## Uwaga:

Przewody c.o. wykonać z rur PE-X/AL/PE.  
Piony instalacji c.o. należy poprowadzić w  
bruzdach ściennych lub po wierzchu ścian,  
z zachowaniem odległości 8 cm między  
rurami pionów.

Odpowietrzenie wykonać poprzez automatyczne  
zawory odpowietrzające umieszczone w najwyższym  
punkcie każdego obiegu mieszkaniowego.  
Najwyższe punkty instalacji zlokalizować na klatce  
schodowej. Instalację poprowadzić ze spadkiem  
w kierunku grzejników.

**CZAPLIŃSCY - ARCHITEKCI**

84-230 Rumia ul. Dokerów 16 tel. 669 255 550

Temat: **Termomodernizacja budynku  
mieszkalnego wielorodzinnego**

Lokalizacja:  
11-130 Orneta, ul. 1 Maja 35  
dz. nr. 298, obręb 1 m. Orneta, jedn. ewid. Orneta

Inwestor:  
Wspólnota Mieszkaniowa Nieruchomości przy  
ulicy 1 Maja 35; 11-130 Orneta

Nazwa rysunku:

**WEWNĘTRZNA INSTALACJA CENTRALNEGO  
OGRZEWANIA - RZUT PIĘTRA II**

Projektant:  
mgr inż. Monika Augulewicz-Kusiak  
upr. nr. WAM/0158/POOS/04

Opracował:  
Inż. Grzegorz Kusiak

Sprawił:  
mgr inż. Waldemar Kalinowski  
upr. nr. WAM/0110/POOS/07

Branża:  
instalacje sanitarne

Data:  
04.2016

Skala:  
1:100

Nr rys.:  
**CO 4**