


WEWNĘTRZNA INSTALACJA WODY
CIEPŁEJ I CYRKULACYJNEJ
RZUT PIWNIC
skala 1:100

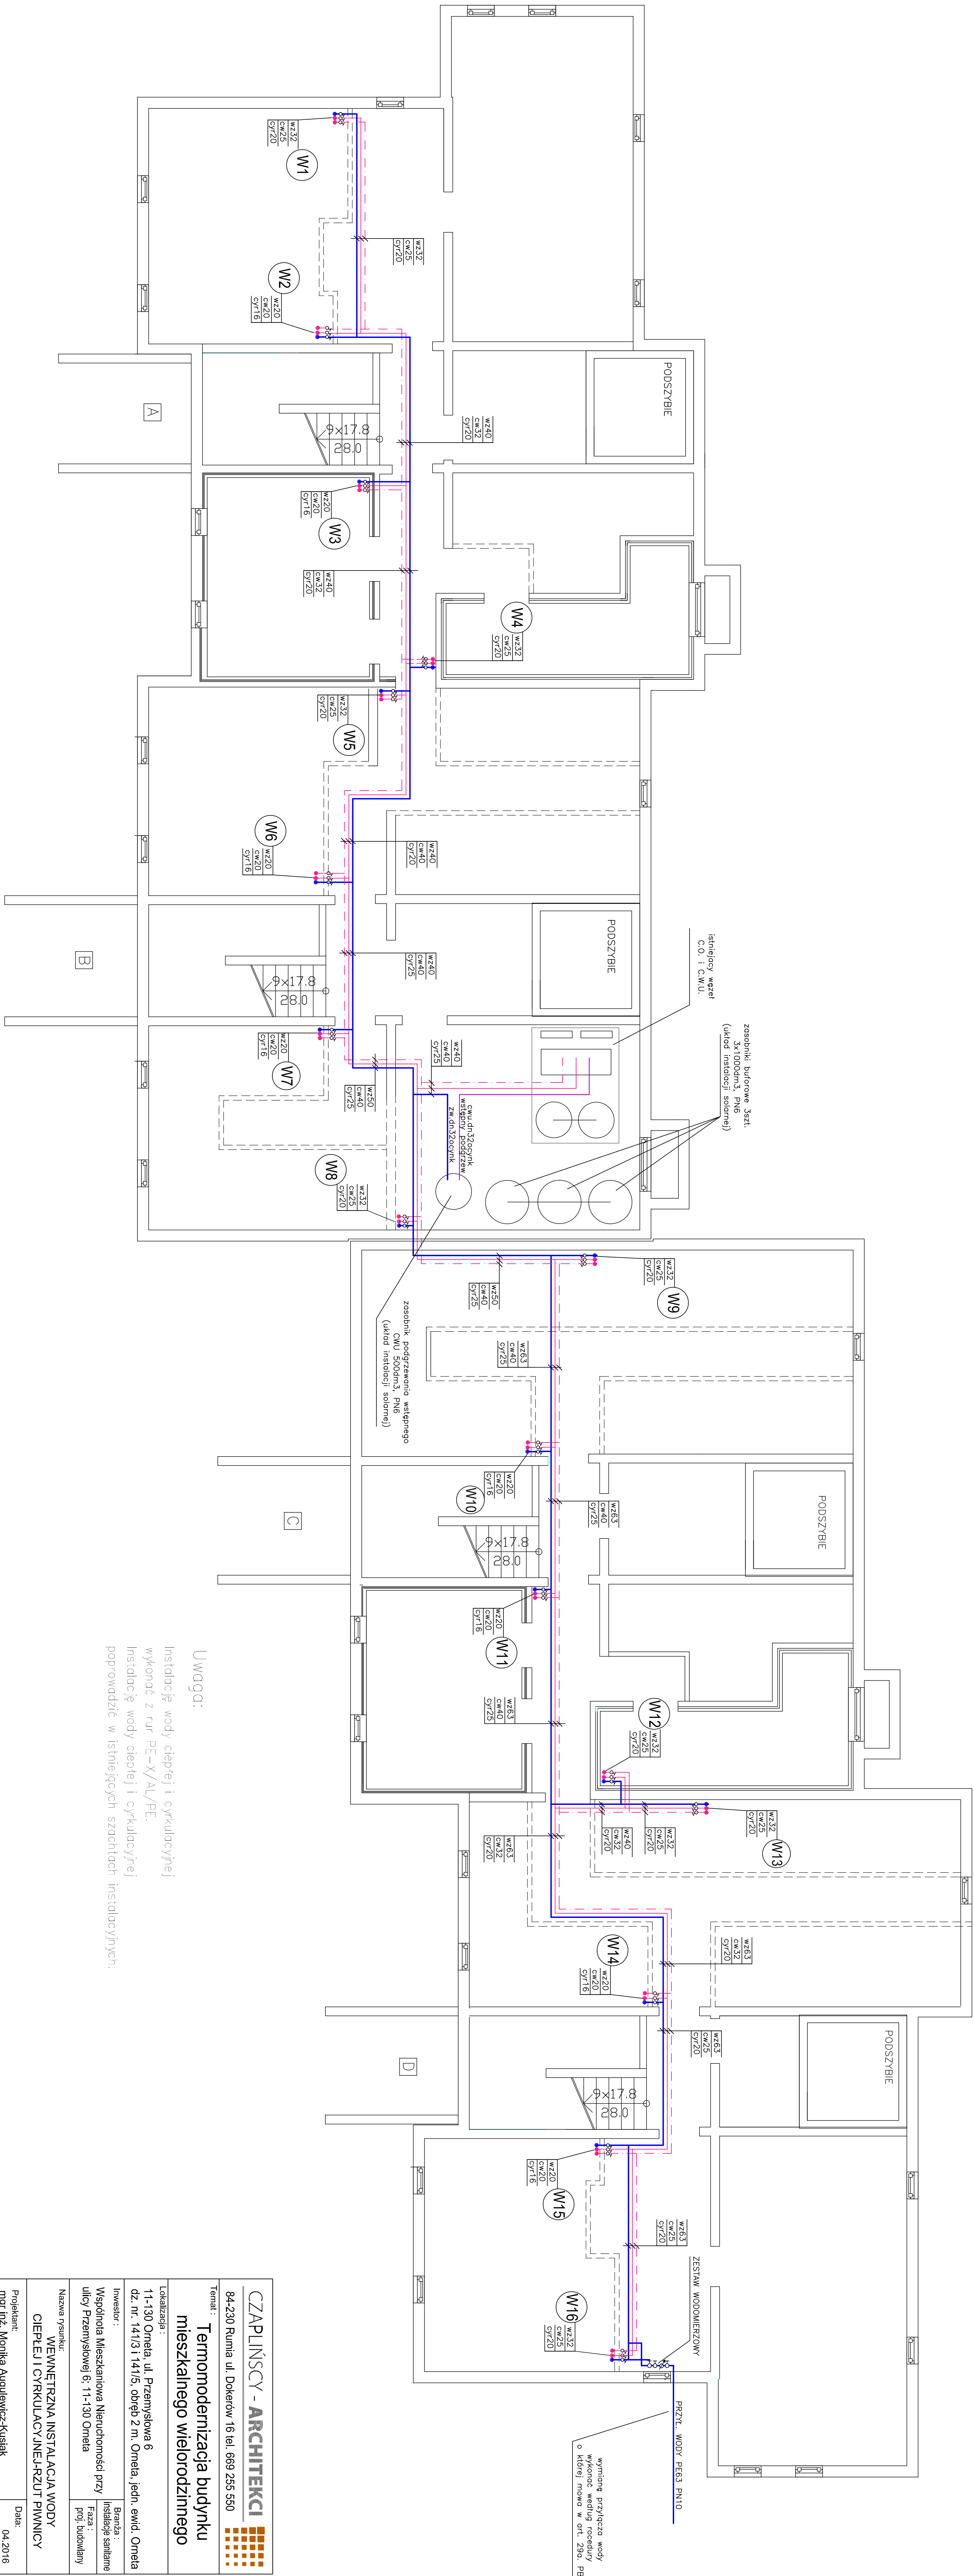

Uwaga:
Instalację wody, ciepłej i cyrkulacyjnej
wykonać z rur PE-X/AL/PE.
Instalację wody ciepłej i cyrkulacyjnej
poprowadzić w istniejących szachtach instalacyjnych.

CZAPLŃSCY - ARCHITEKCI		Data: 04.2016	
84-230 Runia ul. Dokerów 16 tel. 669 265 650		Skala: 1:100	
Temat: Termomodernizacja budynku mieszkalnego wielorodzinnego		Nr rys.: W 1	
Lokalizacja: 11-130 Orleń, ul. Przemysłowa 6		Opis: 11-130 Orleń, ul. Przemysłowa 6	
Inwestor: Wspólnota Mieszkaniowa Nieuchoności przy ulicy Przemysłowej 6, 11-130 Orleń		Opis: 11-130 Orleń, ul. Przemysłowa 6	
Nazwa projektu: WEWNĘTRZNA INSTALACJA WODY CIEPŁEJ I CYRKULACYJNEJ-RZUT PIWNICY		Opis: 11-130 Orleń, ul. Przemysłowa 6	
Projekt: mgr inż. Monika Angielczyk-Kusik		Opis: 11-130 Orleń, ul. Przemysłowa 6	
Opis: 11-130 Orleń, ul. Przemysłowa 6		Opis: 11-130 Orleń, ul. Przemysłowa 6	
Opis: 11-130 Orleń, ul. Przemysłowa 6		Opis: 11-130 Orleń, ul. Przemysłowa 6	
Opis: 11-130 Orleń, ul. Przemysłowa 6		Opis: 11-130 Orleń, ul. Przemysłowa 6	