


WEWNĘTRZNA INSTALACJA  
CENTRALNEGO OGRZEWANIA

RZUT PIĘTRA IV  
skala 1:100

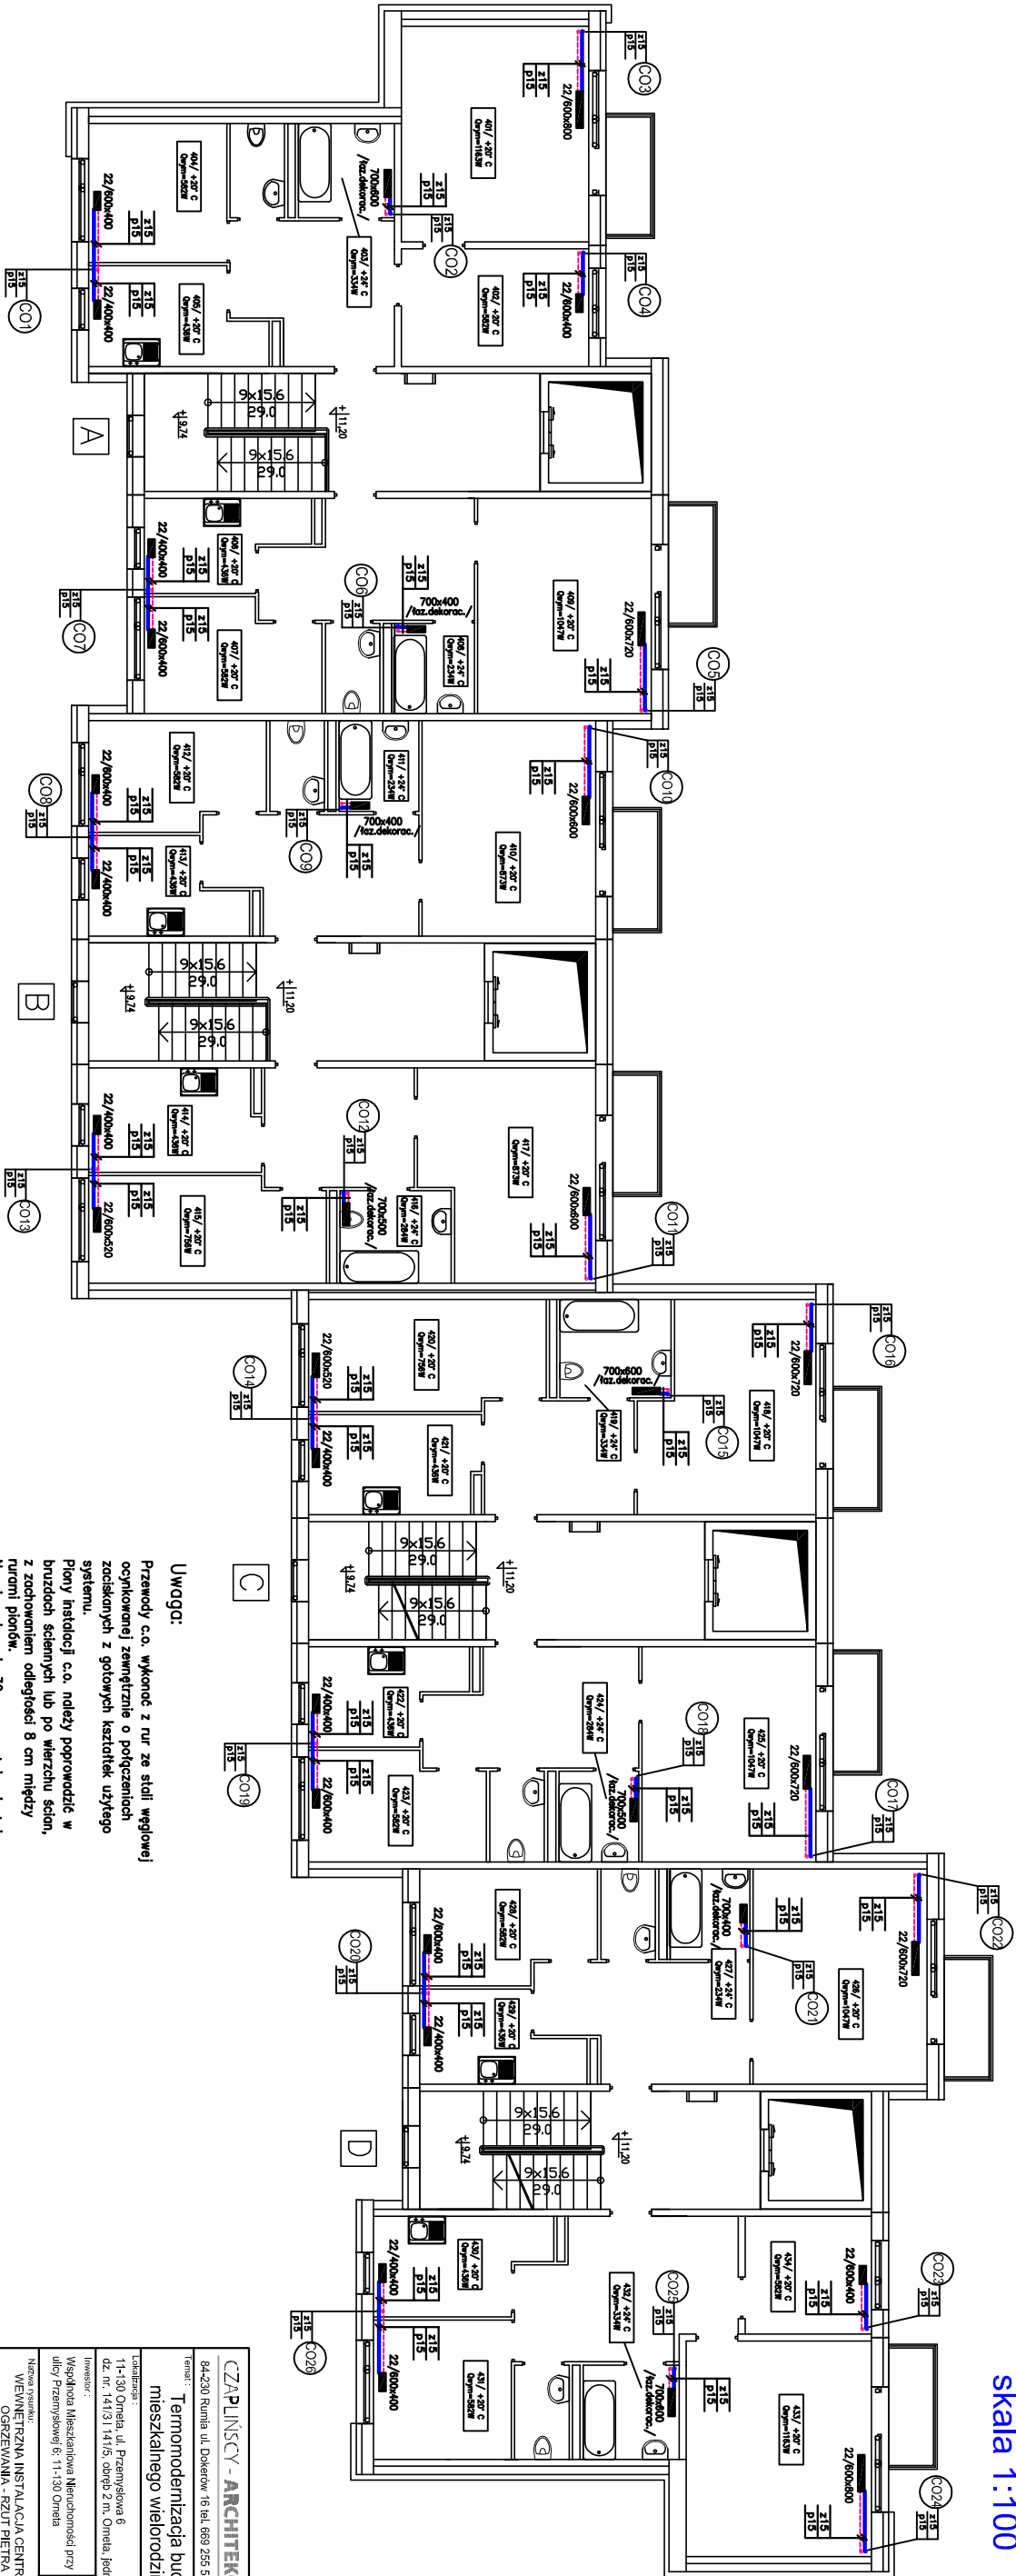

Uwaga:  
Przewody c.o. wykonać z rur ze stali węglowej ocynkowanej zewnętrznie o połączeniach zaciskanych z gotowych kształtek użytkowego systemu.  
Plany instalacji c.o. należy poprowadzić w bzdach ściennych lub po wierzchu ścian, z zachowaniem odległości 8 cm między rurami pionowymi.  
Na pionach min 30 cm powyżej najwyższej położonego grzejnika zamontować zwroty odpowietrzające.

CZAPLINSKY - ARCHITEKCI		84-230 Ruda ul. Dąbrowski 16 tel. 669 255 550	
E-mail: 84-230 Ruda ul. Dąbrowski 16 tel. 669 255 550		Terminowa instalacja budynku mieszkalnego wielopiętrowego	
Inwestor: Współnota Mieszkańców Niezależności przy ulicy Przemysłowej 6, 11-130 Orneta		Adres: 11-130 Orneta, ul. Przemysłowa 6	
Nazwa projektu: WEWNĘTRZNA INSTALACJA CENTRALNEGO OGRZEWANIA - RZUT PIĘTRA IV		Data: 04.2016	
Projektant: mgr inż. Katarzyna Kusińska-Kusińska		Opiekun: mgr inż. WAM/0158/POOS/04	
Inicjator: Inicjator: Inicjator		Skala: 1:100	
Strona: mgr inż. Walekmar Kusiński		N/D: 1:100	
upr. nr. WAM/0110/POOS/07		CO 6	