


WEWNĘTRZNA INSTALACJA WODY  
CIEPŁEJ I CYRKULACYJNEJ

RZUT PIWNIC  
skala 1:100

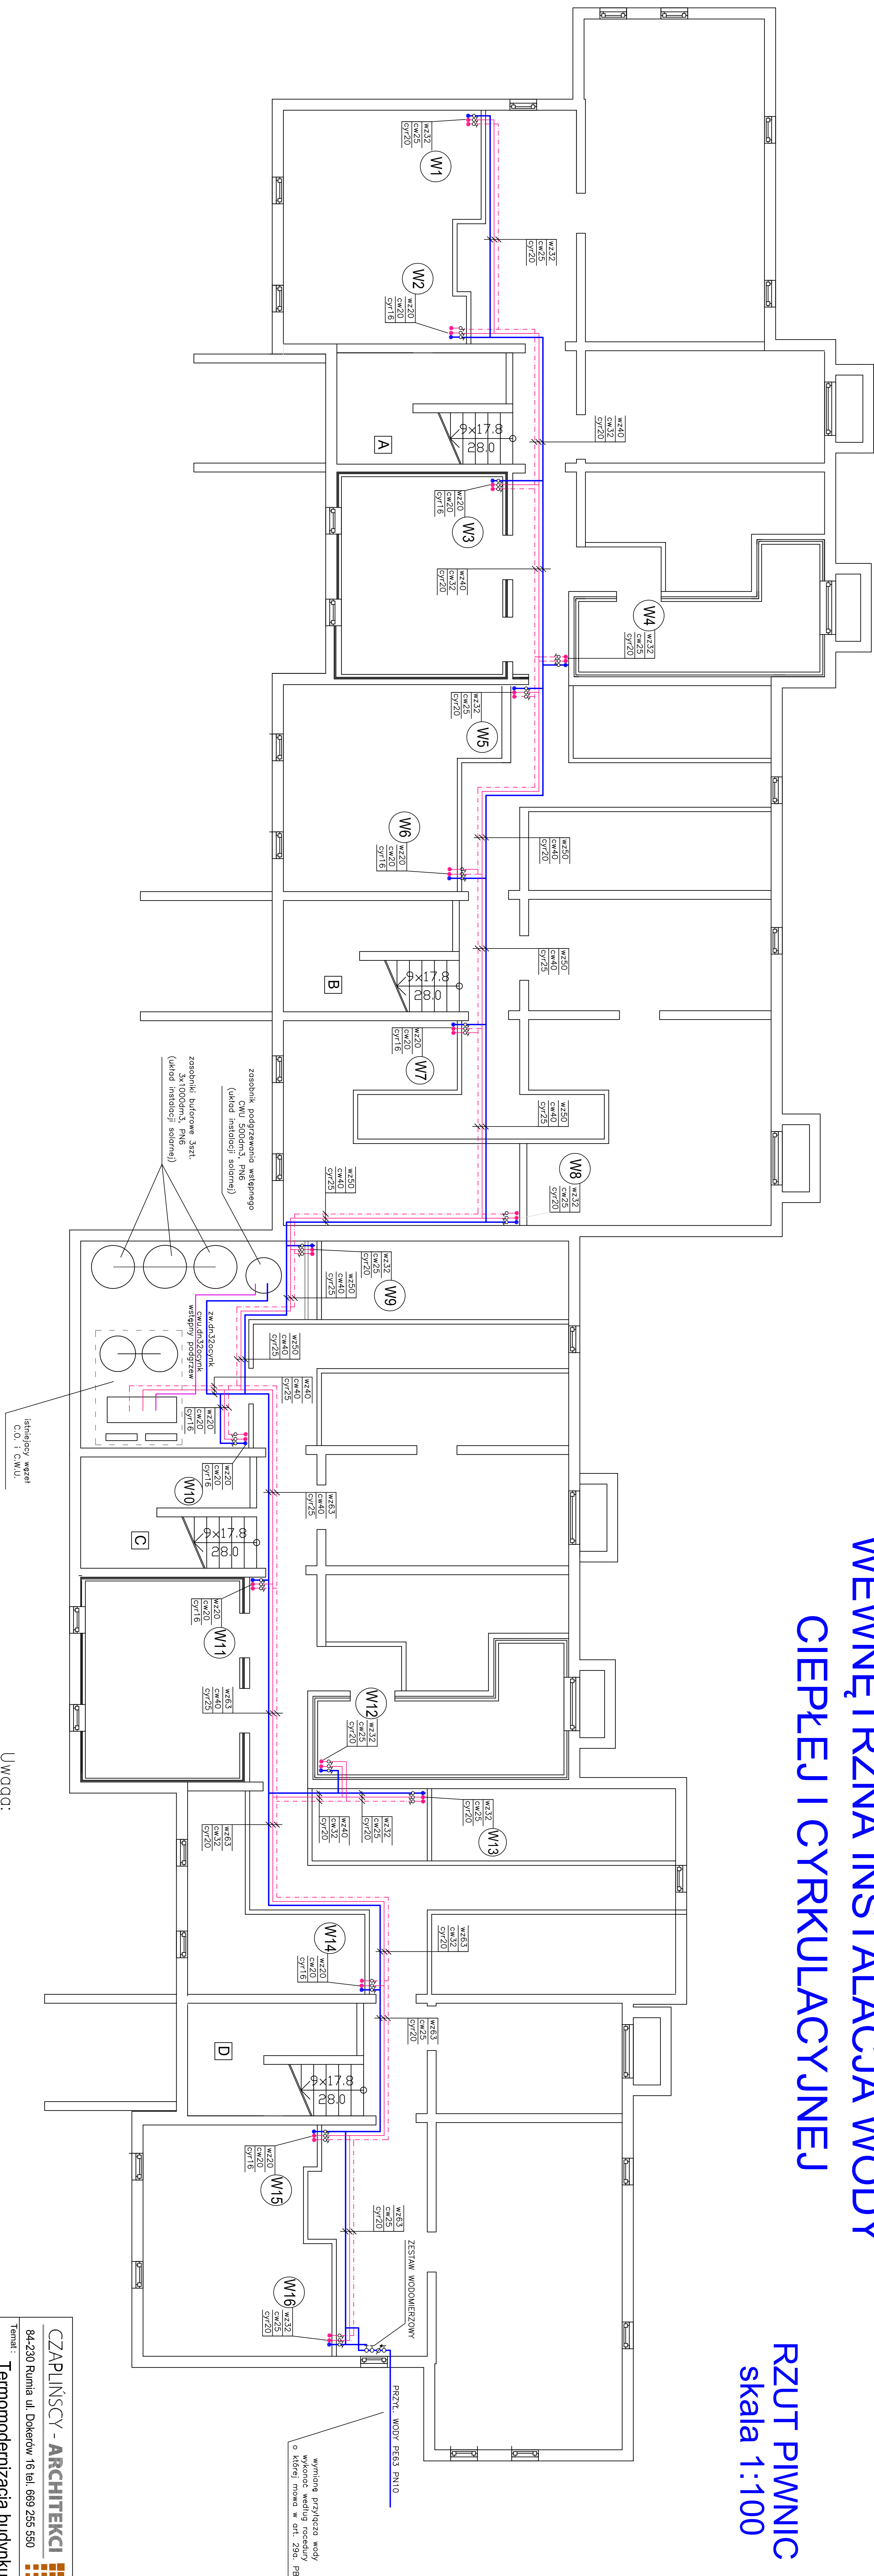

Uwaga:  
Instalację wody ciepłej i cyrkulacyjnej  
wykonąć z rur PE-X/AL/PE.  
Instalację wody ciepłej i cyrkulacyjnej  
poprowadzić w istniejących szachtach instalacyjnych.

CZAPLINSKY - ARCHITEKCI		Data: 04.2016	
84-230 Ruma ul. Dokołow 16 tel. 669 265 650		Skala: 1:100	
Temat: Termomodernizacja budynku mieszkalnego wielorodzinnego		Nr rys.: W 1	
Lokalizacja: 11-130 Orneła, ul. Przemysłowa 10			
Inwestor: 11-130 Orneła, ul. Przemysłowa 10			
Wykonawca: Wspólnota Mieszkaniowa Nieuchoności przy ulicy Przemysłowej 10-11-130 Orneła			
Nazwa projektu: WEWNĘTRZNA INSTALACJA WODY CIEPŁEJ I CYRKULACYJNEJ-RZUT PIWNICY			
Podstawa: mgr inż. Monika Angilewicz-Kusiak			
Opis: Inż. Grzegorz Kusiak			
Sprawdził: mgr inż. Katarzyna Kalinowski			
Upr. inż. WAM0110P00507			