


WEWNĘTRZNA INSTALACJA WODY  
CIEPŁEJ I CYRKULACYJNEJ

RZUT PIĘTRA II  
skala 1:100

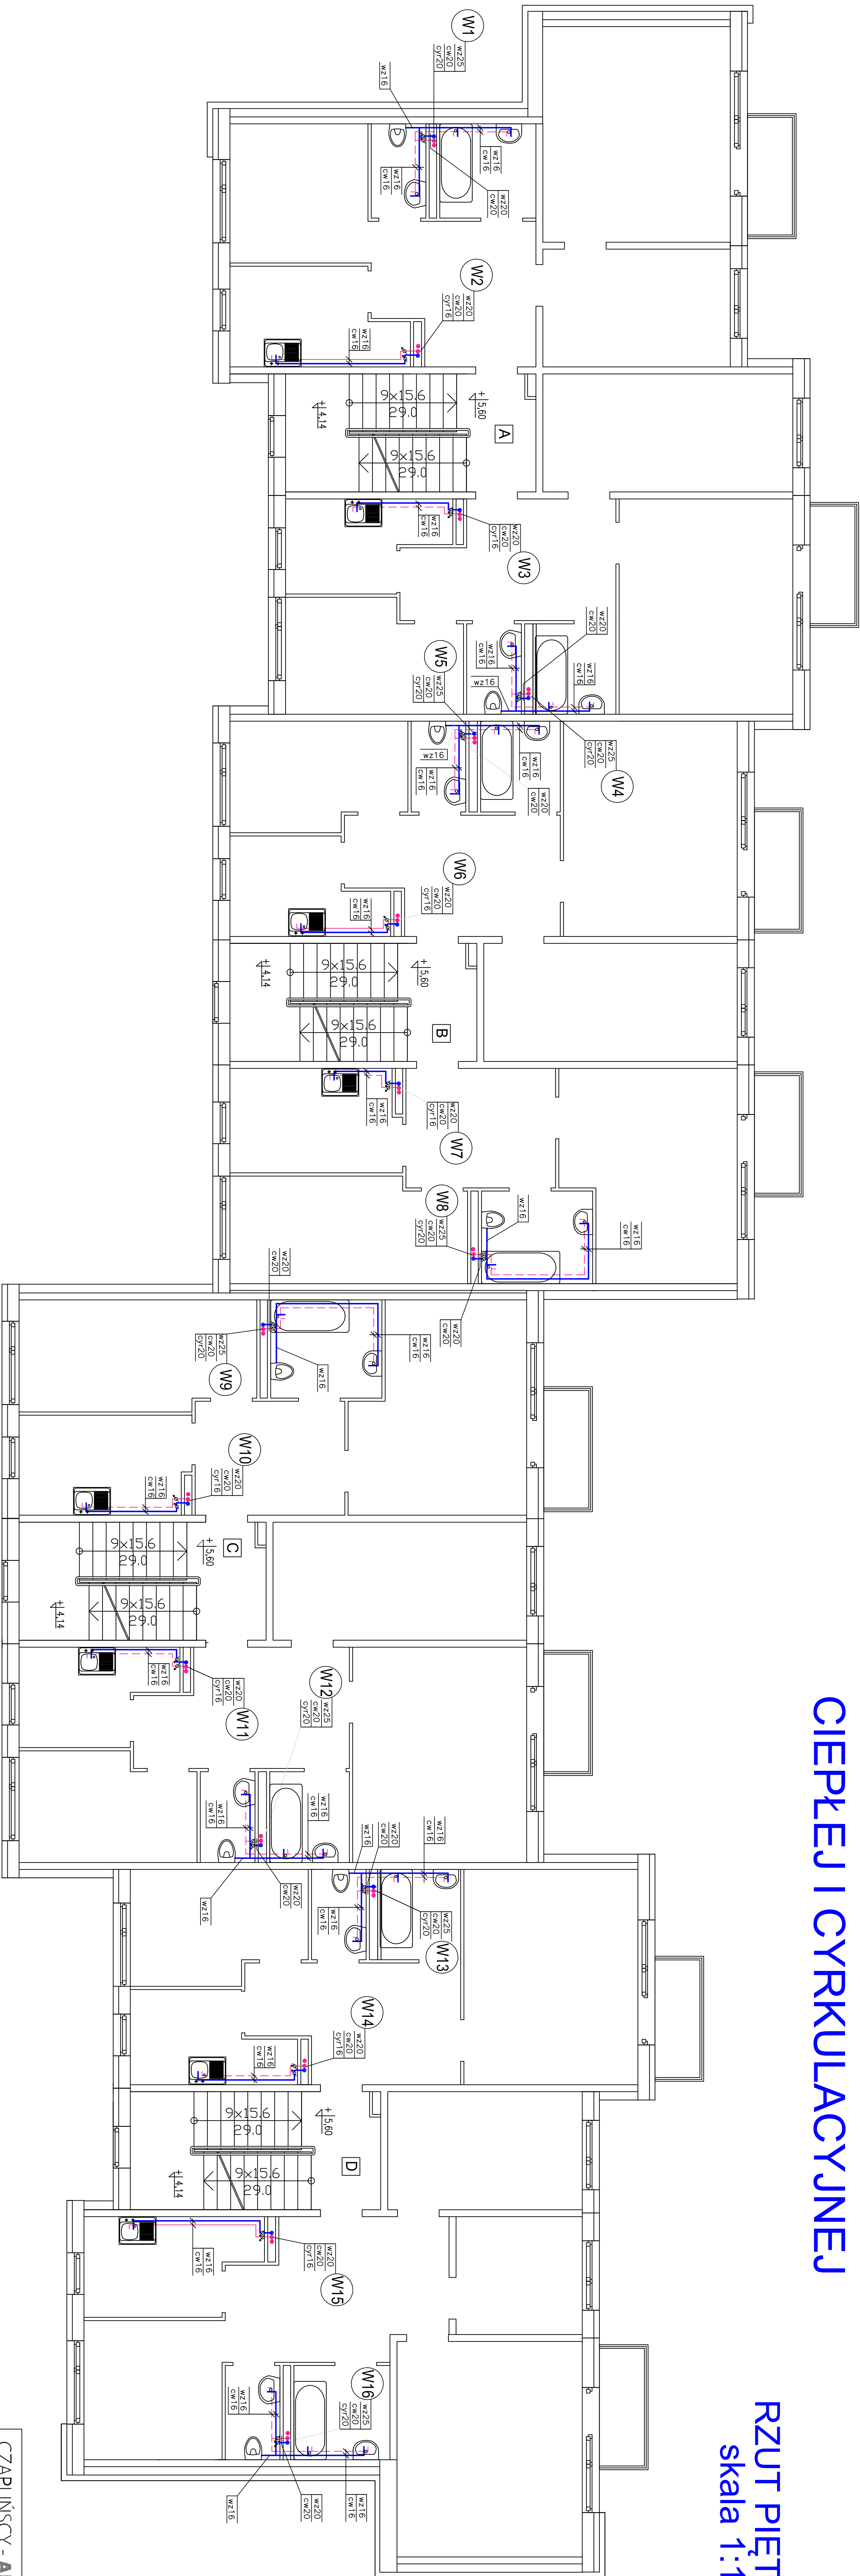

Uwaga:

Instalację wody ciepłej i cyrkulacyjnej  
wykonac z rur PE-X/AL/PE.  
Instalację wody ciepłej i cyrkulacyjnej  
poprowadzić w istniejących szachtach instalacyjnych.  
Przy pionach, na odciskach do poszczególnych  
lokalii mieszkalnych przewidziano montaż wodolimierzy  
skrzydełkowych mieszkalnych DN15 q=1,0 m³/h  
do odczytu rodzowego.

CZAPLIŃSCY - ARCHITEKCI		84-230 Rumia ul. Dąbrowski 16 tel. 669 255 550	
Temat: Temomodernizacja budynku mieszkalnego wielorodzinnego		Temat: Temomodernizacja budynku mieszkalnego wielorodzinnego	
Lokalizacja: 11-130 Orneia, ul. Przemysłowa 10 dz. nr. 142, obręb 2 m. Orneia, jedn. ewid. Orneia		Lokalizacja: 11-130 Orneia, ul. Przemysłowa 10 dz. nr. 142, obręb 2 m. Orneia, jedn. ewid. Orneia	
Inwestor: Wspólnota Mieszkańców Nieuchomości przy ulicy Przemysłowej 6-11-130 Orneia		Inwestor: Wspólnota Mieszkańców Nieuchomości przy ulicy Przemysłowej 6-11-130 Orneia	
Nazwa rysunku: WEWNĘTRZNA INSTALACJA WODY CIEPŁEJ I CYRKULACYJNEJ-RZUT II PIĘTRA		Nazwa rysunku: WEWNĘTRZNA INSTALACJA WODY CIEPŁEJ I CYRKULACYJNEJ-RZUT II PIĘTRA	
Projektant: mgr inż. Monika Angielczyk-Kusiek		Projektant: mgr inż. Monika Angielczyk-Kusiek	
Opinował: inż. Grzegorz Kusiek		Opinował: inż. Grzegorz Kusiek	
Sprawdził: mgr inż. Waldemar Kalinowski		Sprawdził: mgr inż. Waldemar Kalinowski	
upr. nr. WAM0110/P050507		upr. nr. WAM0110/P050507	
Data: 04.2016		Data: 04.2016	
Skala: 1:100		Skala: 1:100	
Nr rys.: W 4		Nr rys.: W 4	