


WEWNĘTRZNA INSTALACJA WODY  
CIEPŁEJ I CYRKULACYJNEJ

RZUT PIĘTRA III  
skala 1:100

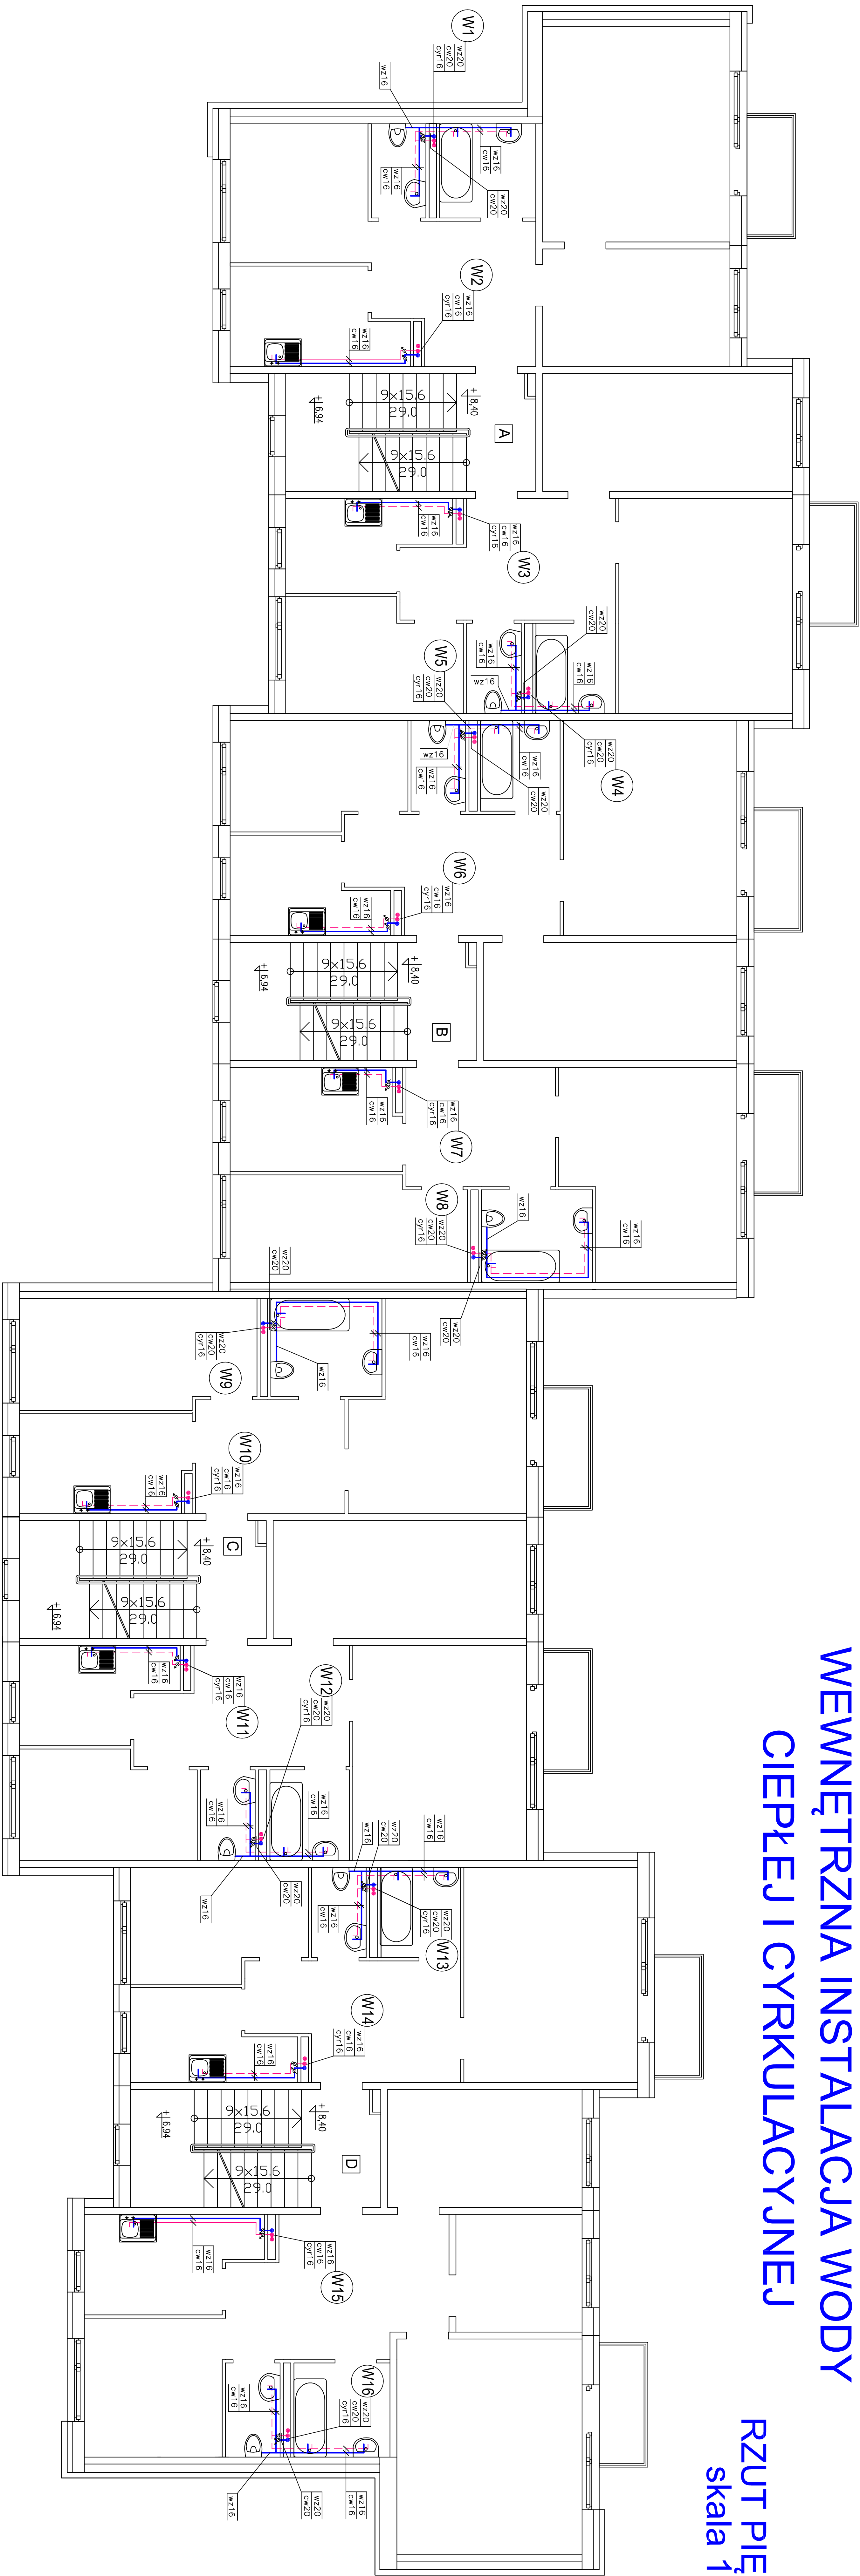

Uwaga:

Instalację wody ciepłej i cyrkulacyjnej  
wykonąć z rur PE-X/AL/PE.  
Instalację wody ciepłej i cyrkulacyjnej  
poprowadzić w istniejących szachtach instalacyjnych.  
Przy płonach, na odcieczach do poszczególnych  
lokalii mieszkalnych przewidziano montaż wodomiarzy  
skrzydełkowych mieszkalnych DN15 q=1,0 m<sup>3</sup>/h  
do odczytu radiowego.

CZAPLIŃSCY - ARCHITEKCI		Nazwa rysunku	
84-230 Rurta ul. Dokerów 16 tel. 669 255 550		WEWNĘTRZNA INSTALACJA WODY	
Temat: Termomodernizacja budynku mieszkalnego wielorodzinnego		CIEPŁEJ I CYRKULACYJNE-RZUT III PIĘTRA	
Lokalizacja: 11-130 Orneia ul. Przemysłowa 10 dz. nr. 142, obręb 2 m. Orneia, gmin. ewid. Orneia		Data: 04.2016	
Inwestor: Wspólnota Mieszkaniowa Nieuchomość przy ulicy Przemysłowej 6, 11-130 Orneia		Skala: 1:100	
Faza: Instalacje sanitarne prób, budowlany		Nr rys.: W 5	
Projektant: mgr inż. Monika Augustowicz-Kusiałak		Opis: mgr inż. Włodzisław Kalinowski	
Opis: mgr inż. Włodzisław Kalinowski		Opis: mgr inż. Włodzisław Kalinowski	
Opis: mgr inż. Włodzisław Kalinowski		Opis: mgr inż. Włodzisław Kalinowski	