


WEWNĘTRZNA INSTALACJA WODY
CIEPŁEJ I CYRKULACYJNEJ

RZUT PIĘTRA IV
skala 1:100

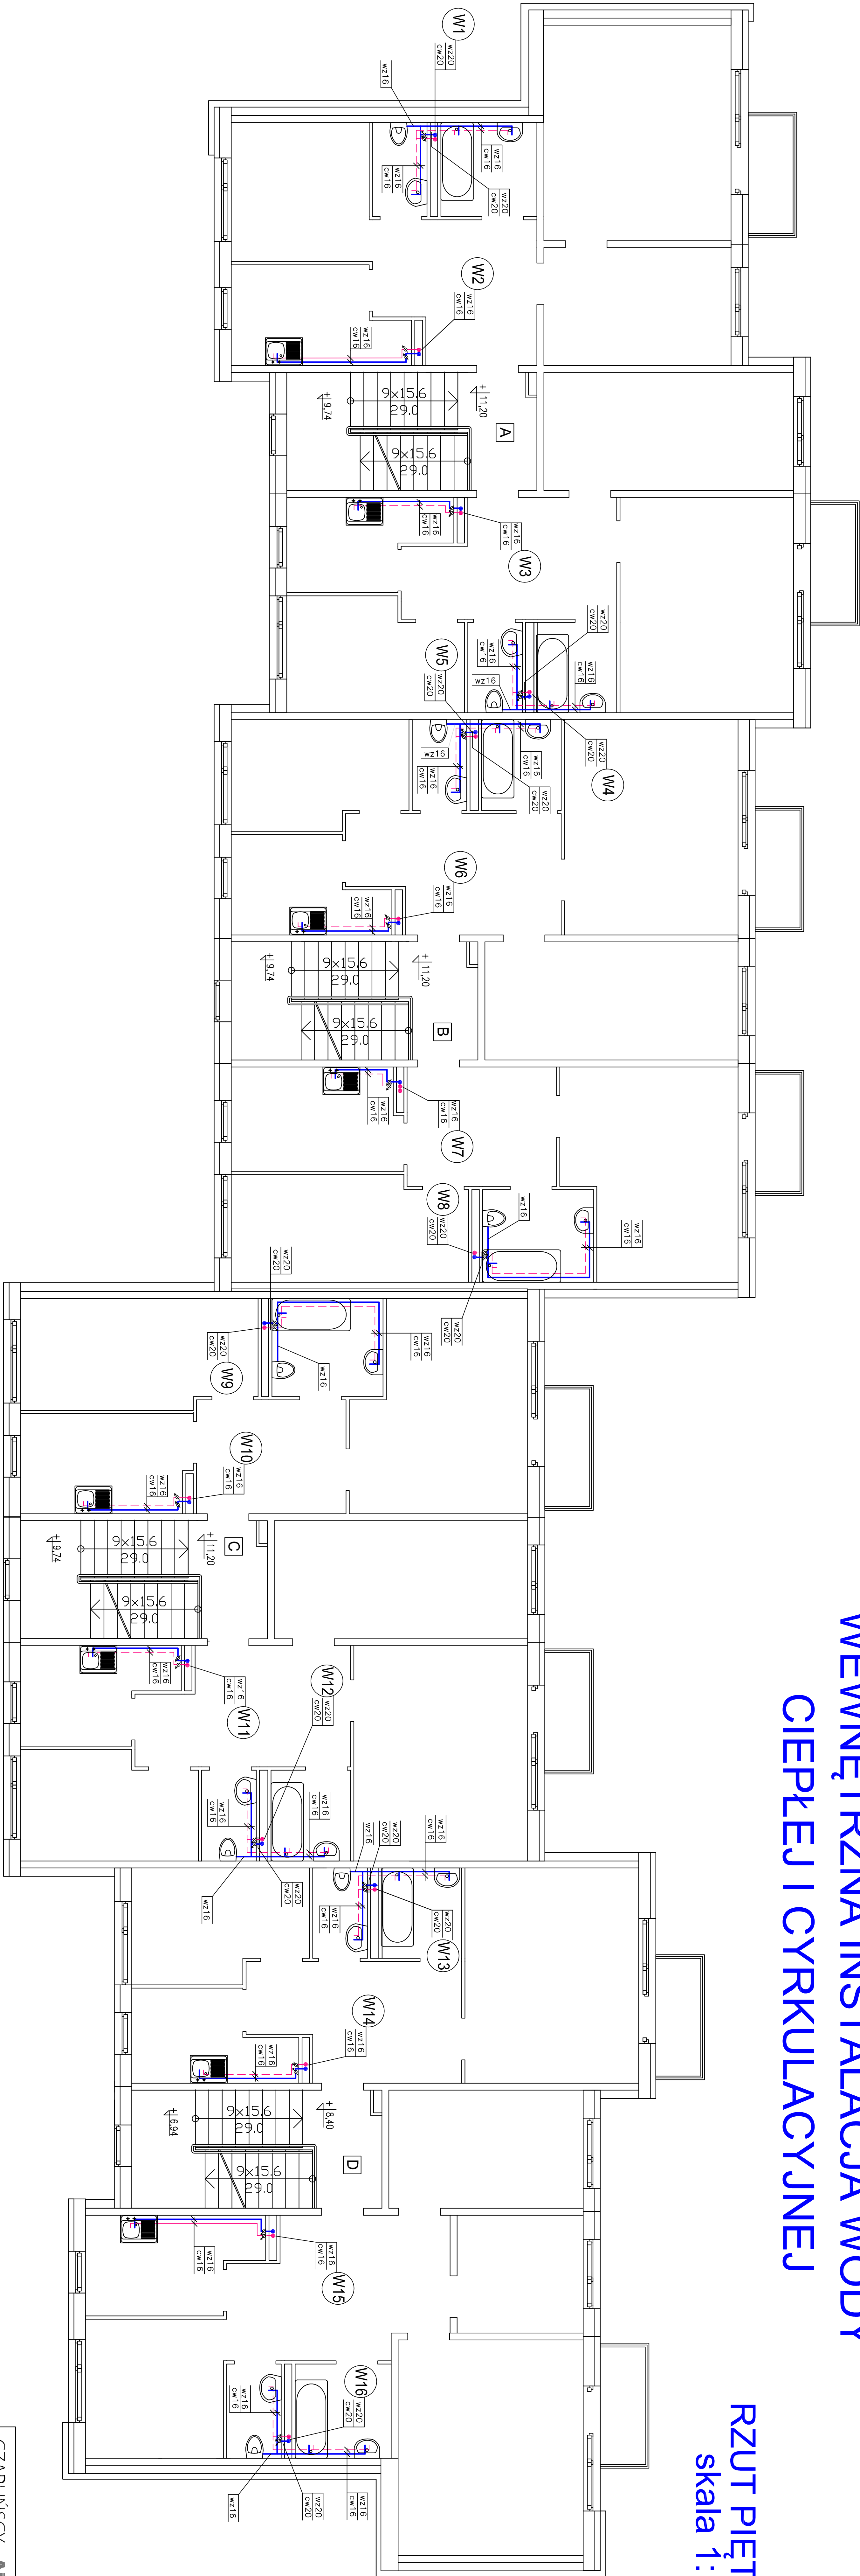

Uwaga:

Instalację wody ciepłej i cyrkulacyjnej
wykonąć z rur PE-X/AL/PE.
Instalację wody ciepłej i cyrkulacyjnej
poprowadzić w istniejących szachtach instalacyjnych.
Przy pionach, na odcinkach do poszczególnych
lokalii mieszkalnych przewidziano montaż wodomierzy
skrzydełkowych mieszkalnych DN15 q=1,0 m³/h
do odczytu radiowego.

CZAPLIŃSCY - ARCHITEKCI		94-230 Rumia ul. Dąbrowski 16 tel. 669 255 550	
Termin:		94-230 Rumia ul. Dąbrowski 16 tel. 669 255 550	
Temat: Termomodernizacja budynku mieszkalnego wielorodzinnego		94-230 Rumia ul. Dąbrowski 16 tel. 669 255 550	
Lokalizacja:		11-130 Orneia, ul. Przemysłowa 10	
Inwestor:		Wspólnota Mieszkaniowa Nieudolność przy ulicy Przemysłowej 8-11-30 Orneia	
Nazwa projektu:		WEWNĘTRZNA INSTALACJA WODY CIEPŁEJ I CYRKULACYJNEJ RZUT IV PIĘTRA	
Projektant:		mgr inż. Monika Anusiewicz-Kusiak	
Opis:		mgr inż. Andrzej Kusiak	
Sprawdził:		mgr inż. Andrzej Kusiak	
Data:		04.2016	
Skala:		1:100	
Nr rys.:		W 6	