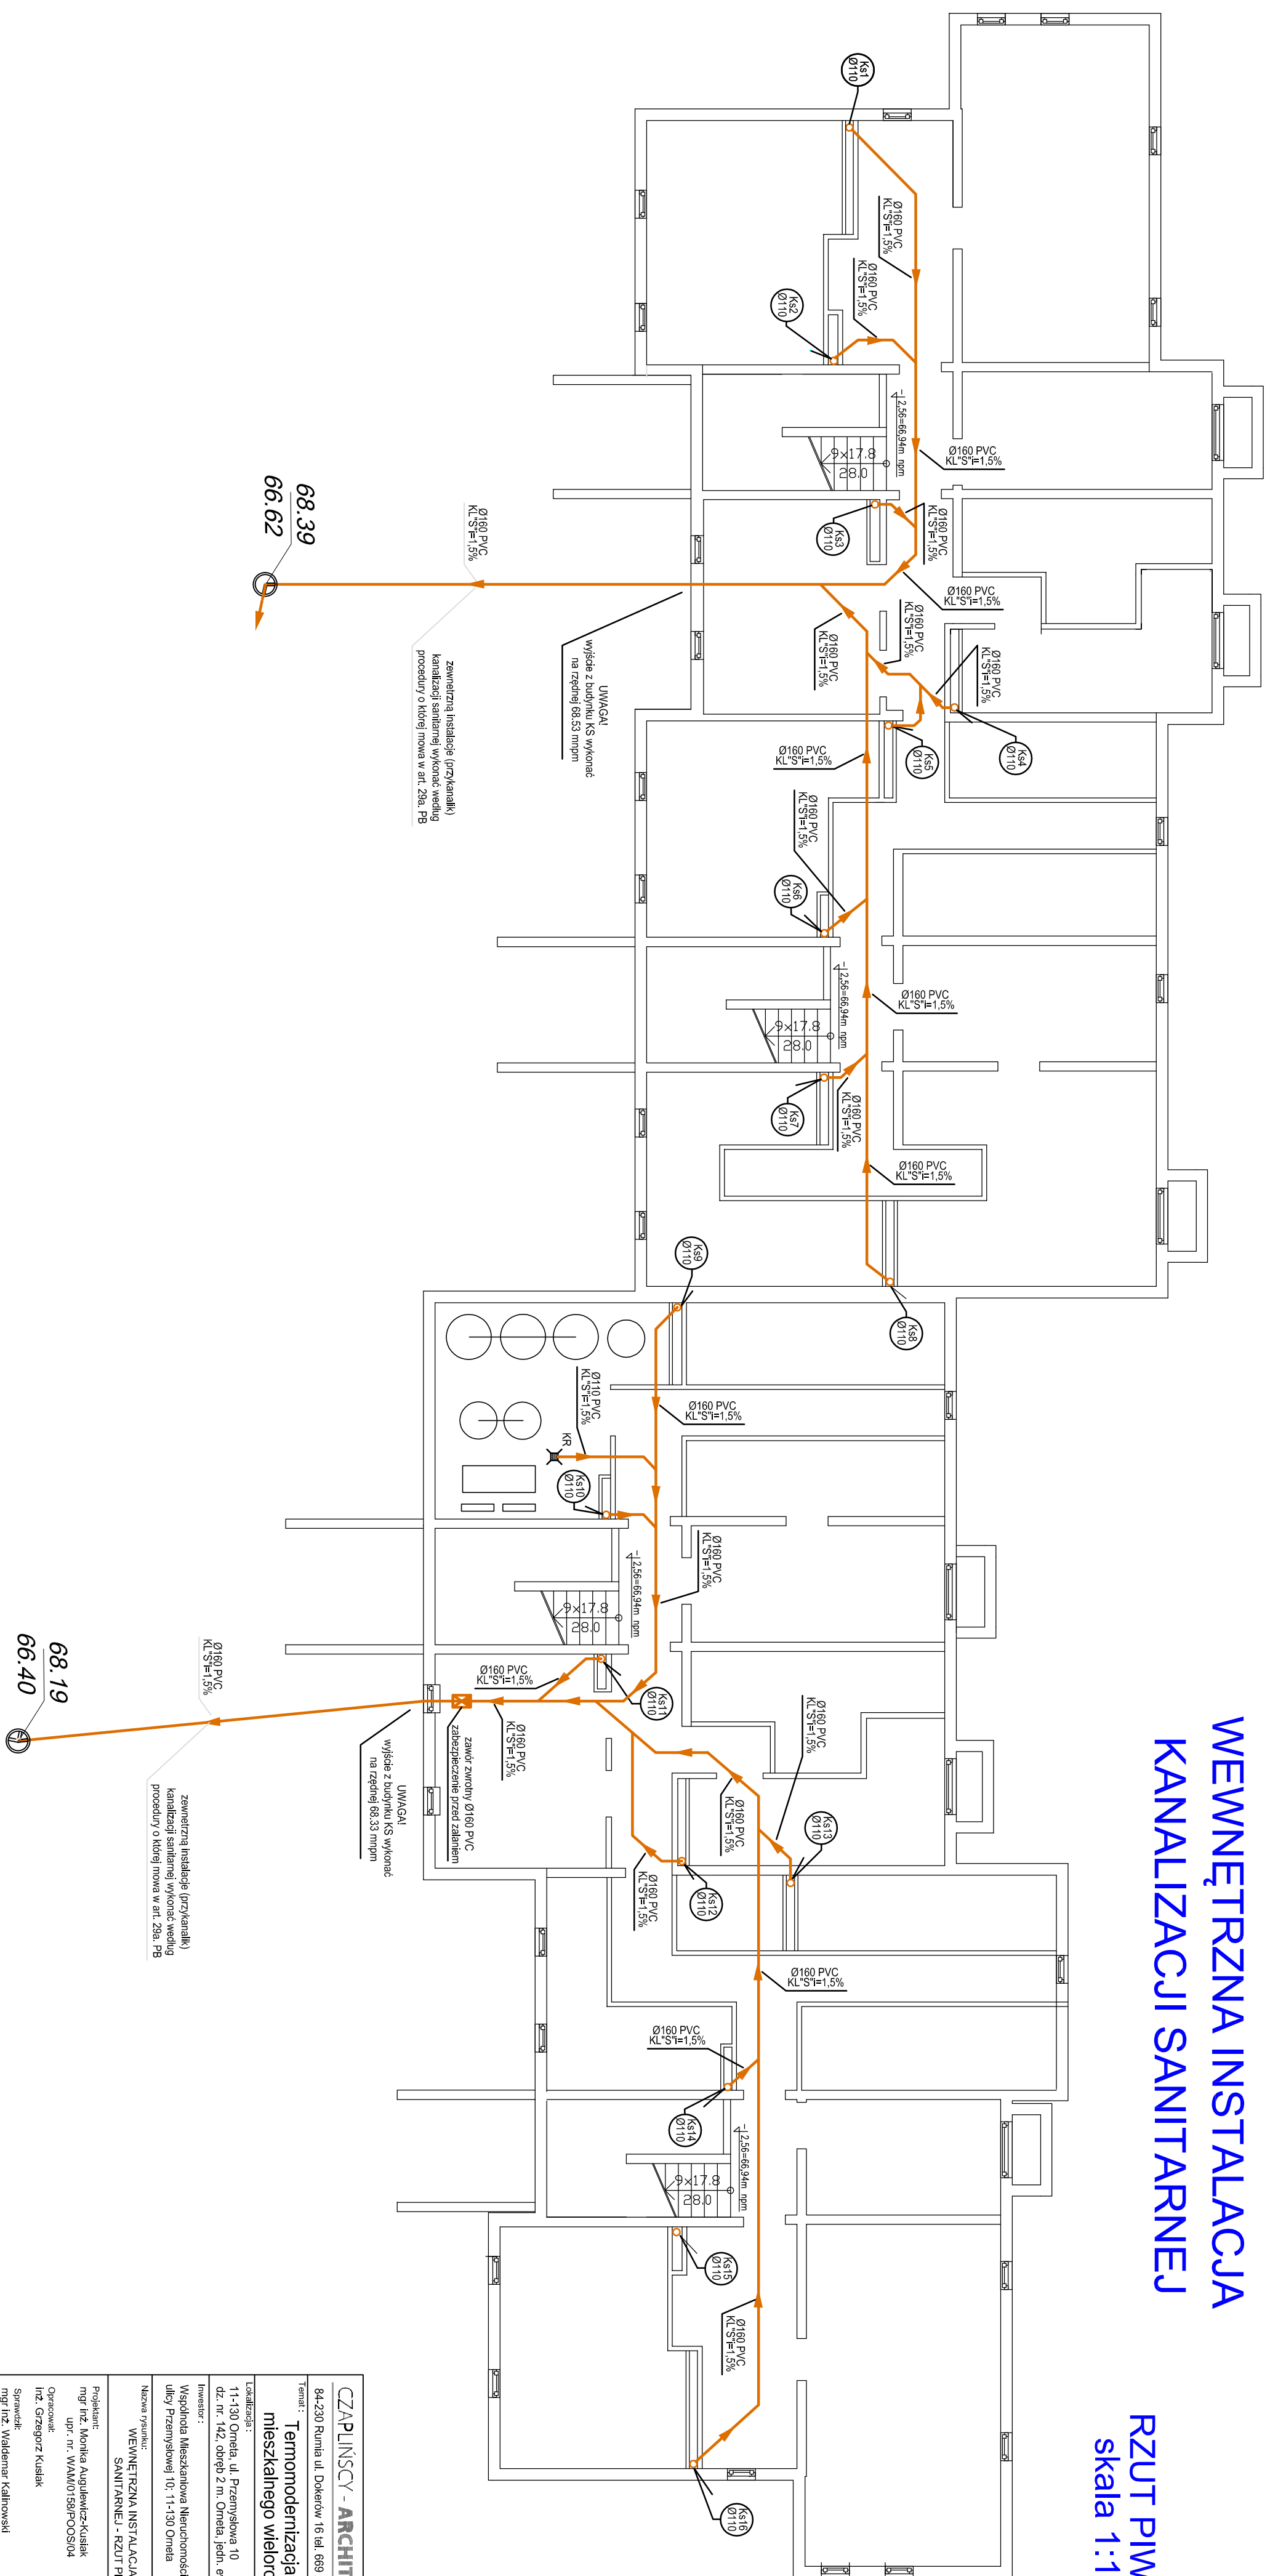


# WEWNĘTRZNA INSTALACJA KANALIZACJI SANITARNEJ

RZUT PIWNIC  
skala 1:100

[illegible]