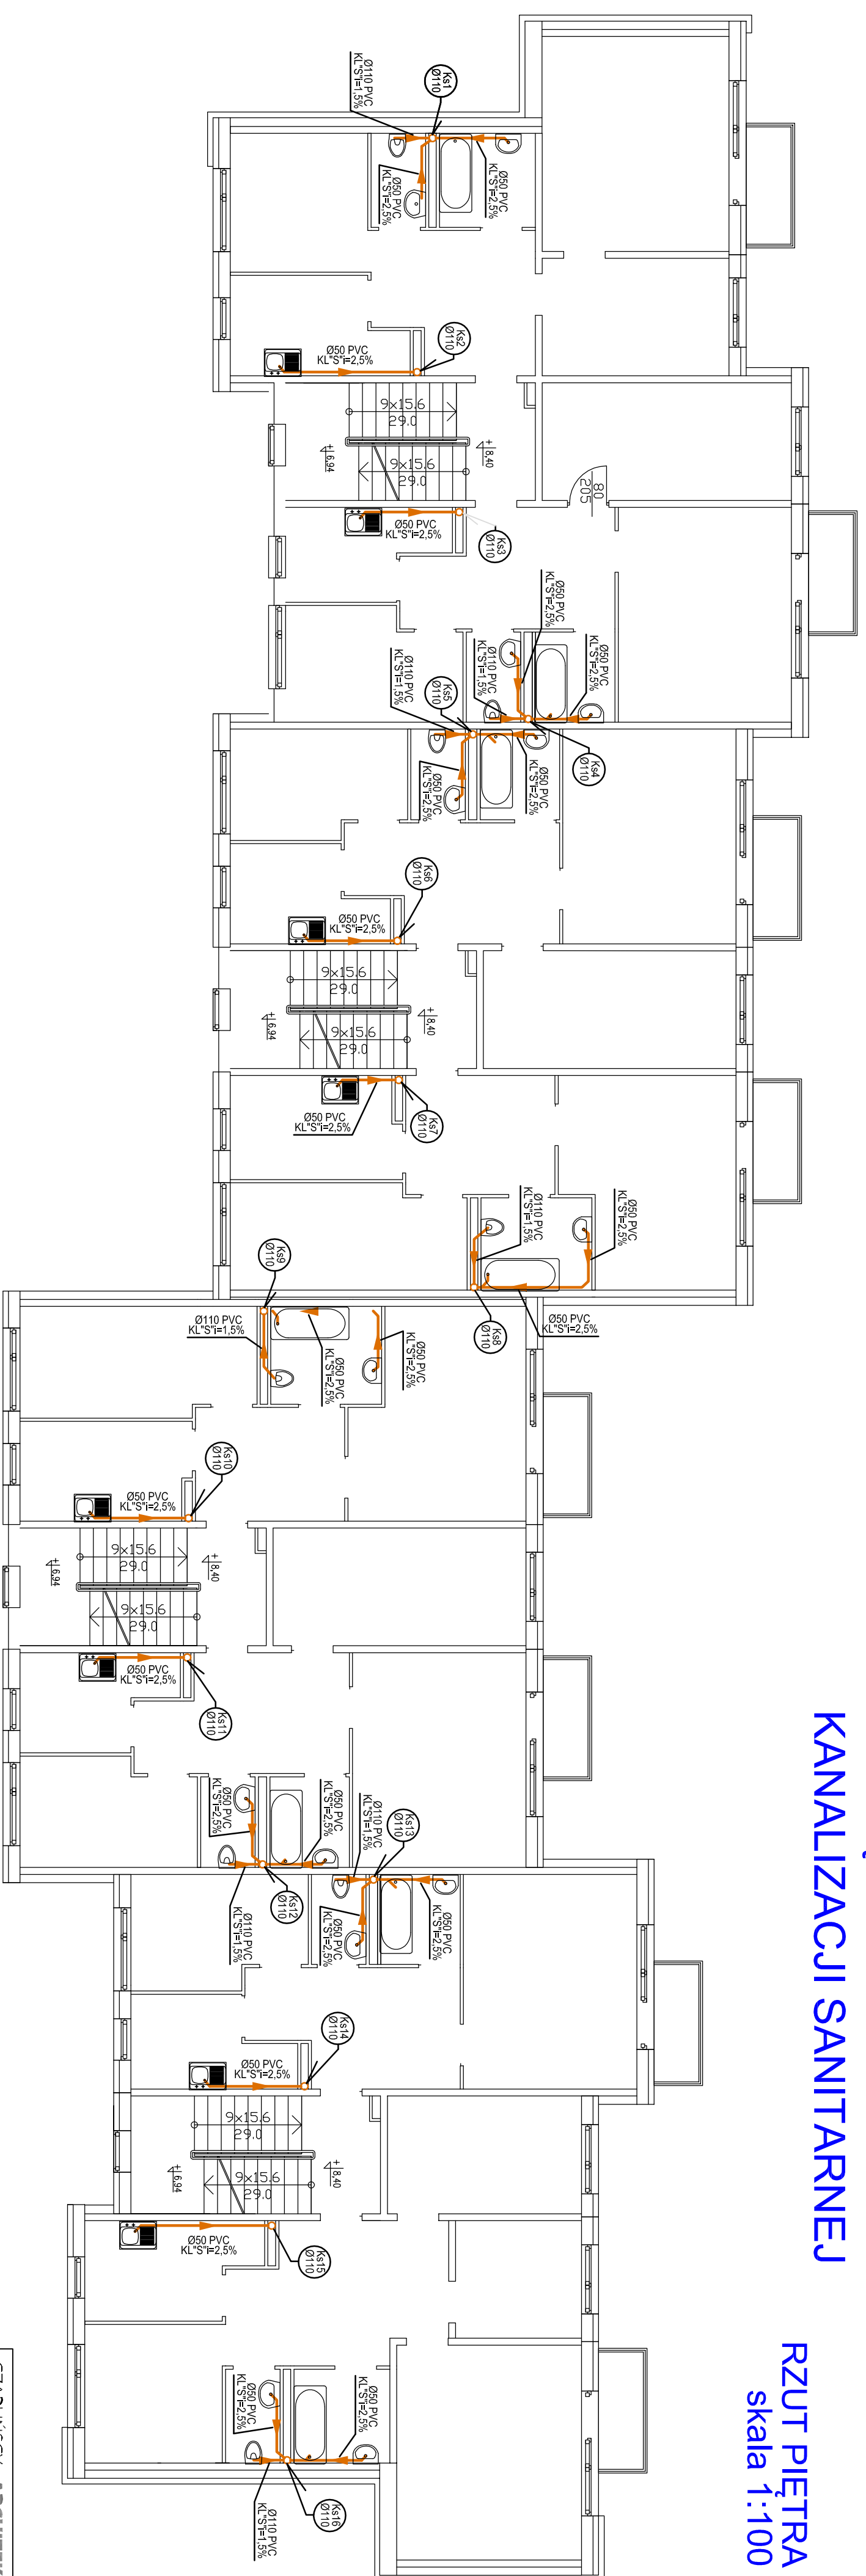


WEWNĘTRZNA INSTALACJA KANALIZACJI SANITARNEJ

RZUT PIĘTRA III
skala 1:100

[illegible]