


# MEWNĘTRZNA INSTALACJA KANALIZACJI SANITARNEJ

RZUT PIĘTRA IV  
skala 1:100

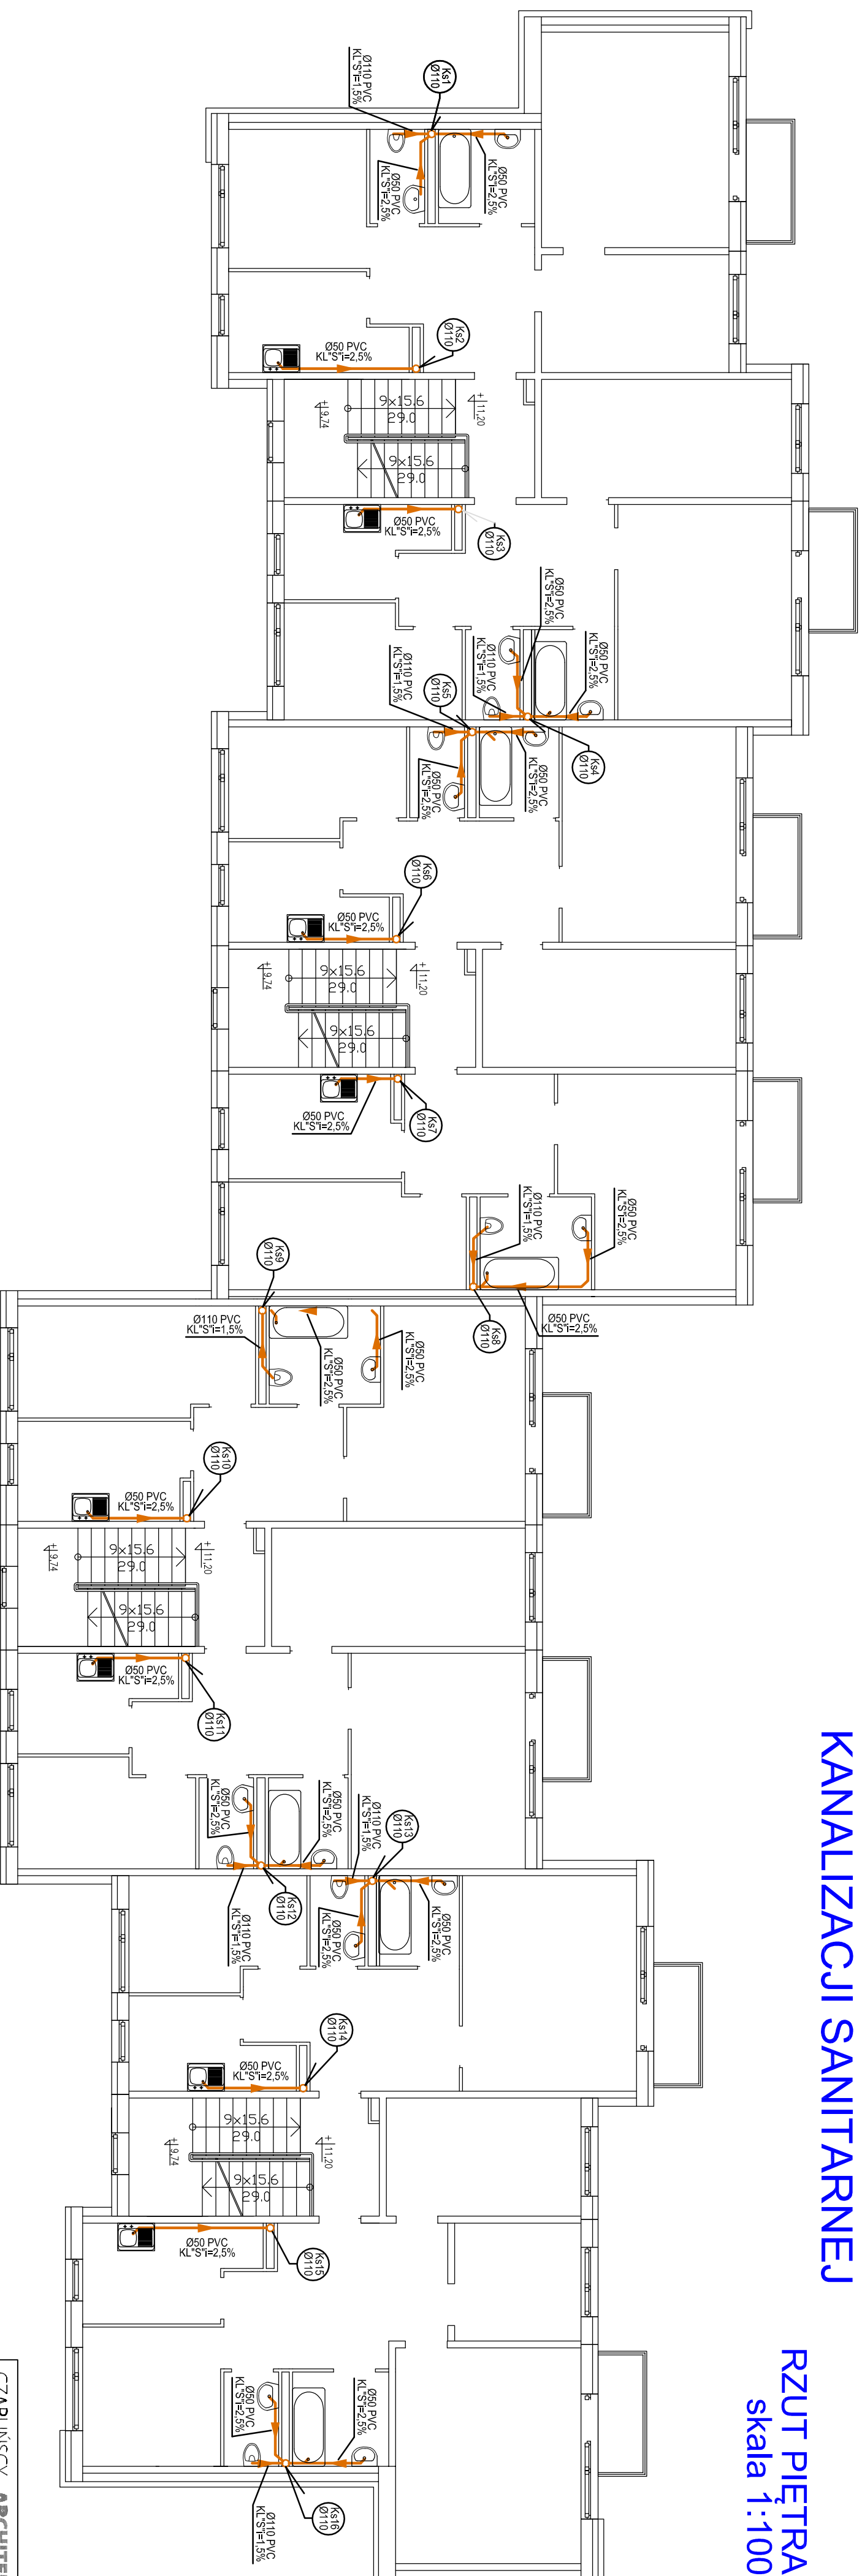

<p><b>CZAJUNSCY - ARCHITECI</b></p> <p>84-203 Ruda, Dąbrowa 16, tel. 69 255 550</p>	<p><b>Temat:</b> Termomodernizacja budynku mieszkalnego wielorodzinnego</p>	<p><b>Adres:</b> ul. J. Piłsudskiego 19 dł. nr. 42, cześć 2 m. Ogólna pow. ewid. 0,0000</p>	<p><b>Investor:</b> Województwo Mazowieckie, Nieruchomości przy ul. J. Piłsudskiego 19, 05-100 Otwock</p>	<p><b>Wzrost:</b> 1,70 m</p>	<p><b>Waga:</b> 70 kg</p>	<p><b>Temat:</b> Projekt budowlany</p>	<p><b>Wzrost:</b> 1,70 m</p>	<p><b>Waga:</b> 70 kg</p>	<p><b>Temat:</b> Projekt budowlany</p>	<p><b>Wzrost:</b> 1,70 m</p>	<p><b>Waga:</b> 70 kg</p>
		<p><b>Adres:</b> ul. J. Piłsudskiego 19 dł. nr. 42, cześć 2 m. Ogólna pow. ewid. 0,0000</p>	<p><b>Investor:</b> Województwo Mazowieckie, Nieruchomości przy ul. J. Piłsudskiego 19, 05-100 Otwock</p>	<p><b>Wzrost:</b> 1,70 m</p>	<p><b>Waga:</b> 70 kg</p>	<p><b>Temat:</b> Projekt budowlany</p>	<p><b>Wzrost:</b> 1,70 m</p>	<p><b>Waga:</b> 70 kg</p>	<p><b>Temat:</b> Projekt budowlany</p>	<p><b>Wzrost:</b> 1,70 m</p>	<p><b>Waga:</b> 70 kg</p>