


# WEWNĘTRZNA INSTALACJA WODY ZIMNEJ, CIEPŁEJ I CYRKULACYJNEJ

RZUT PARTERU  
skala 1:100

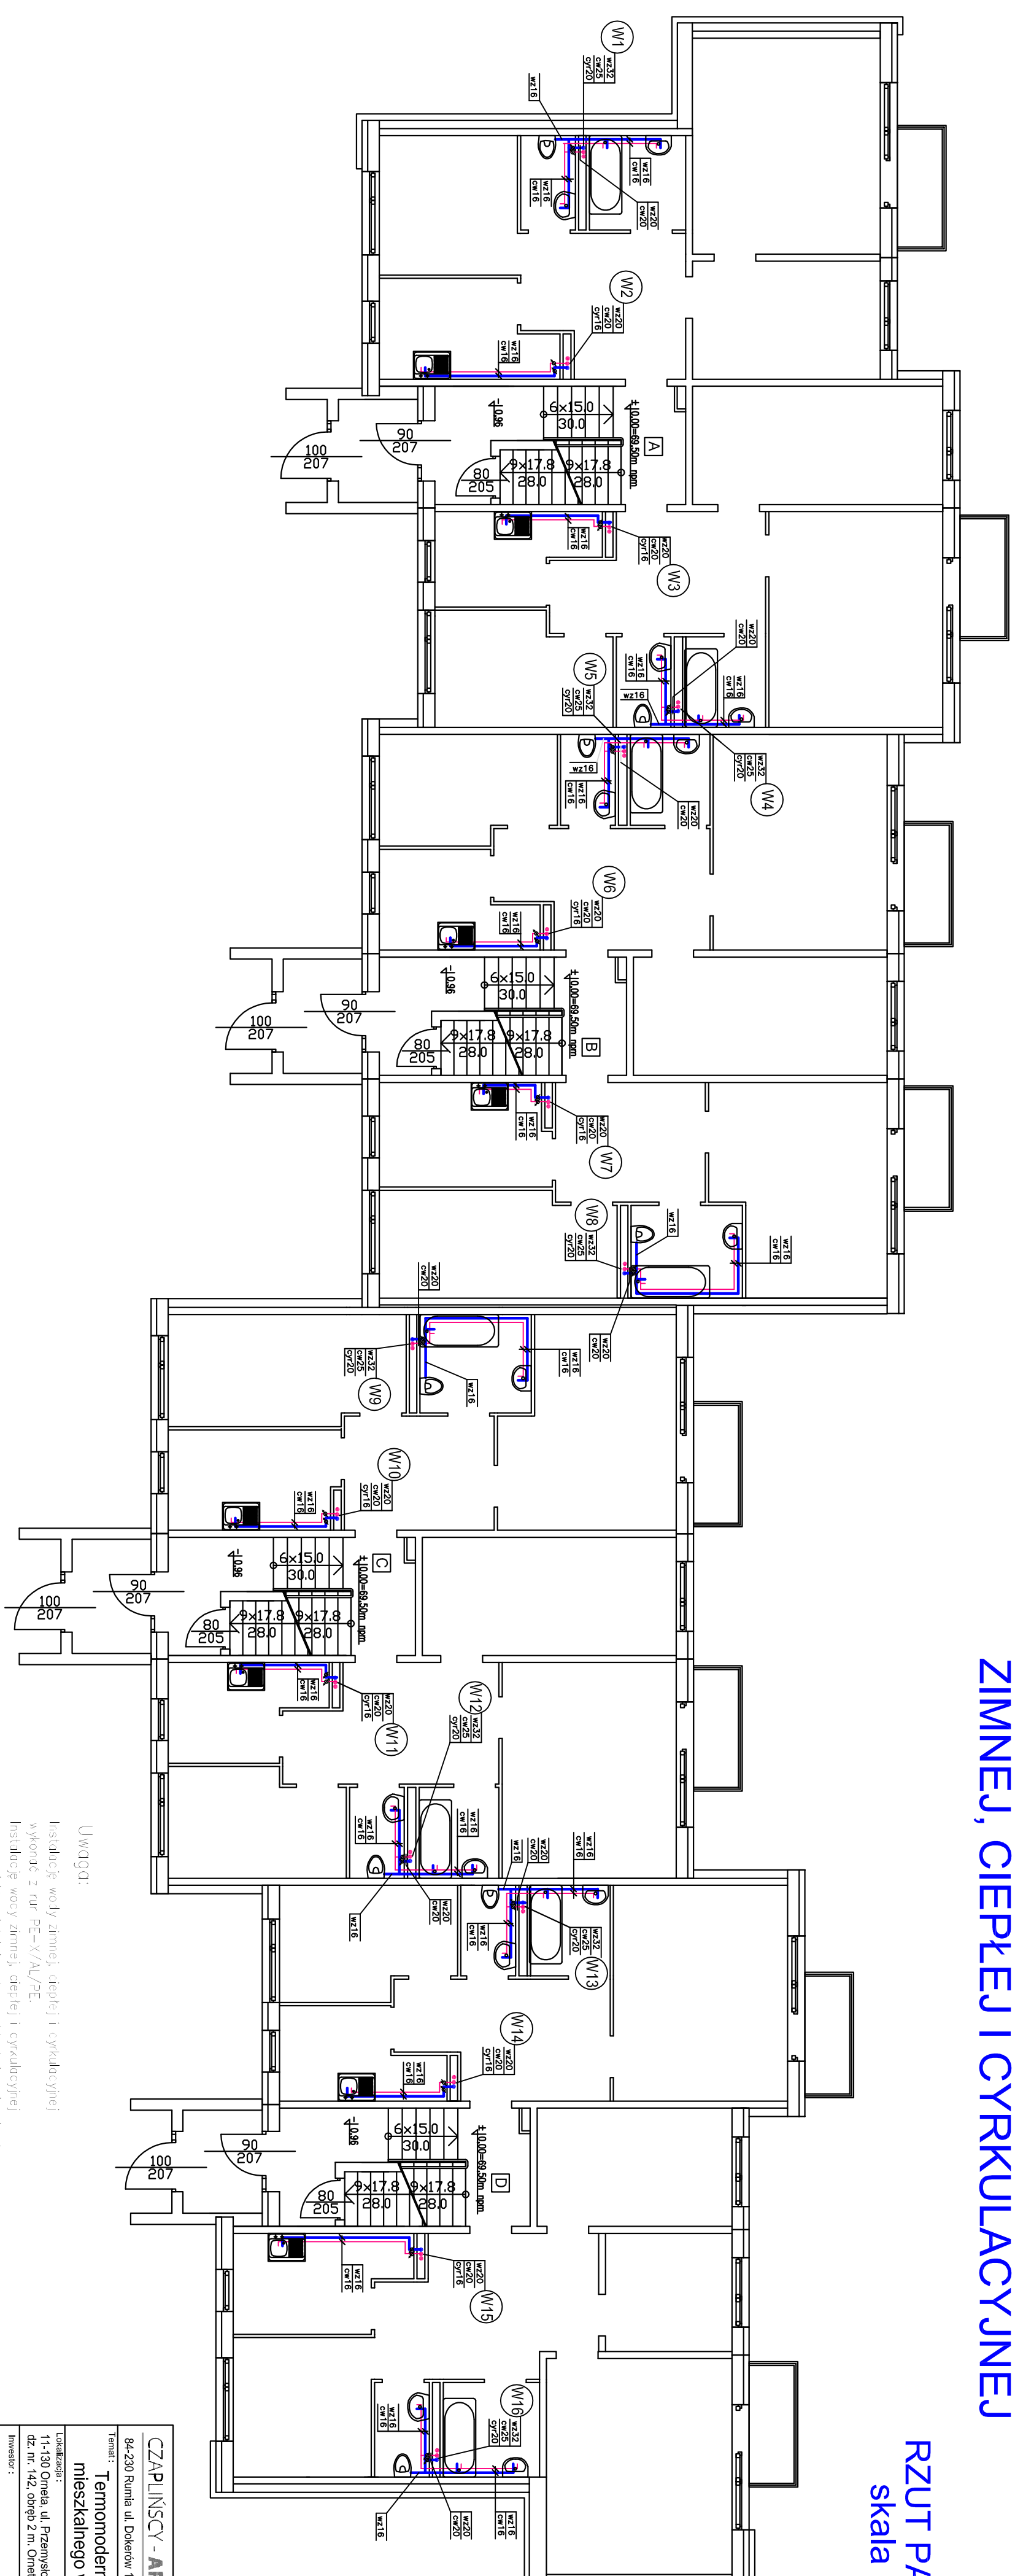

Uwaga:

## Instalacje wody zimnej, ciepłej i cyrkulacyjne


Instalacje wody zimnej, ciepłej

poprowadzić w istniejących szachtach instalacyjnych  
Przy pionach, na odcinku co najmniej

lokali mieszkalnych przewidziano montaż wodomierzy.

osono dla wody zimnej i ciepłej, przystosowane

od początku i na koniec

<b>CZAPLINSKY ARCHITECTS</b> 	
84-200 Dąbrowa, ul. Dąbrowa 19, tel. 695 255 590 e-mail: <a href="mailto:biuro@czaplinsky.com">biuro@czaplinsky.com</a>	
<b>Terenomodernizacja budynku mieszkalnego wielorodzinnego</b>	
<b>Wzrost</b>	
Nazwa inwestycji: Wzrost	Adres inwestycji: ul. W. Piłsudskiego 10 dz. nr. 6/24, obręb 2 m. Dąbrowa, pow. ewid. 0014
Inwestor: Wzrost	Branża: Budownictwo
Opracowanie: mgr. Grzegorz Kubiak	Faza: projekt budowlany
Opracowanie: mgr. Wiesław Kosiński mgr. Mariola Pociągowska	Data: 02.2019
Tytuł: <b>Wzrost</b>	Skala: 1:100