


WEWNĘTRZNA INSTALACJA WODY ZIMNEJ, CIEPŁEJ I CYRKULACYJNEJ

RZUT PIĘTRA IV
skala 1:100

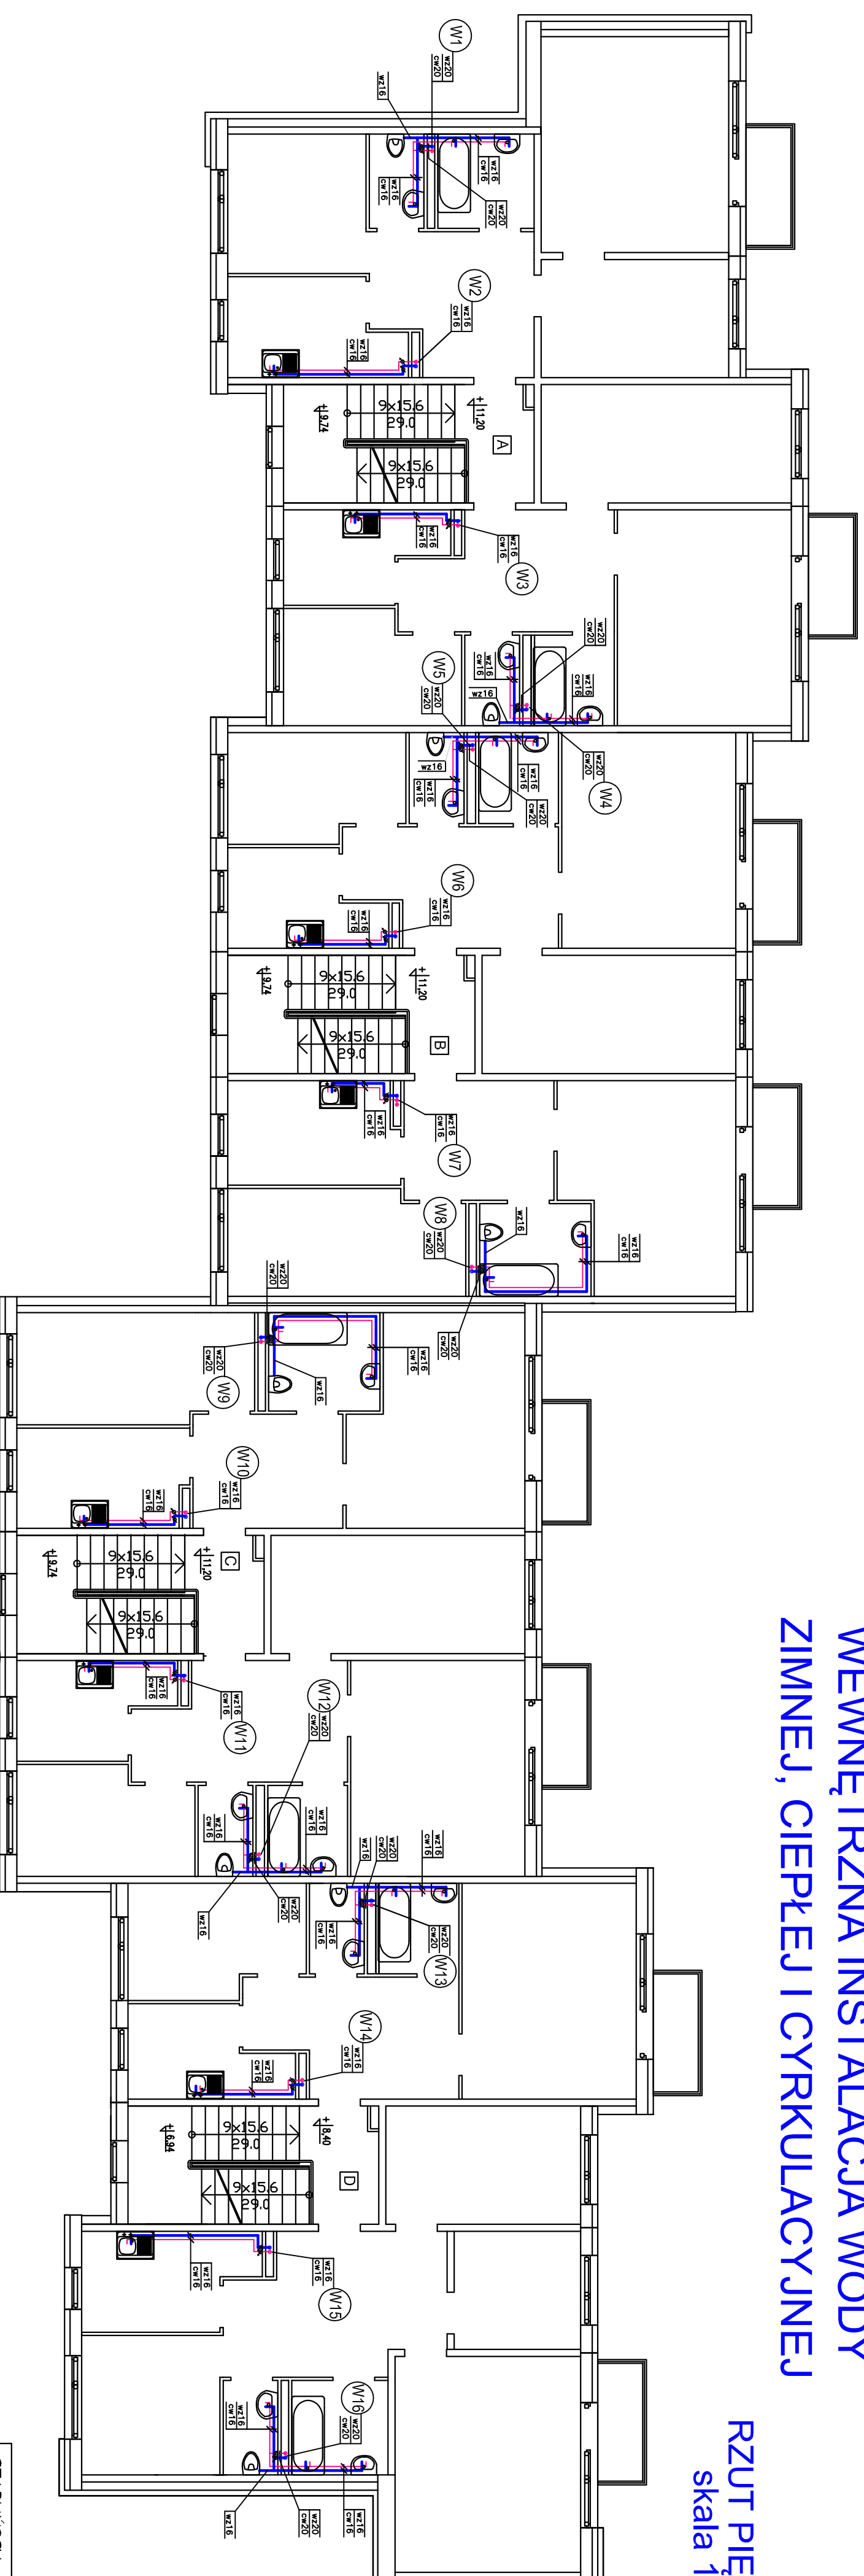

UNIVERSITY OF CALIFORNIA

Institutej wody zimnej, ciepłej i cyrkulacyjne)
wykonane z rur PE-40/APE.
Instalacje mogą zawierać detektory i ewaluacyjne)
poprowadzić w istniejących szachtach instalacyjnych
Przy planowaniu, na odległość do poszczególnych
lokalizacji mieszczących zbiorniki wodociągowe
szkielecanych mieszczących DN5 (P=1,0 m³/h
oszczędności wody zimnej i ciepłej, przyspieszenie
oczyszczania nadzoru).

[illegible]