



# WĘWĘTRZNA INSTALACJA CENTRALNEGO OGRZEWANIA

RZUT PIĘTRA I  
skala 1:100

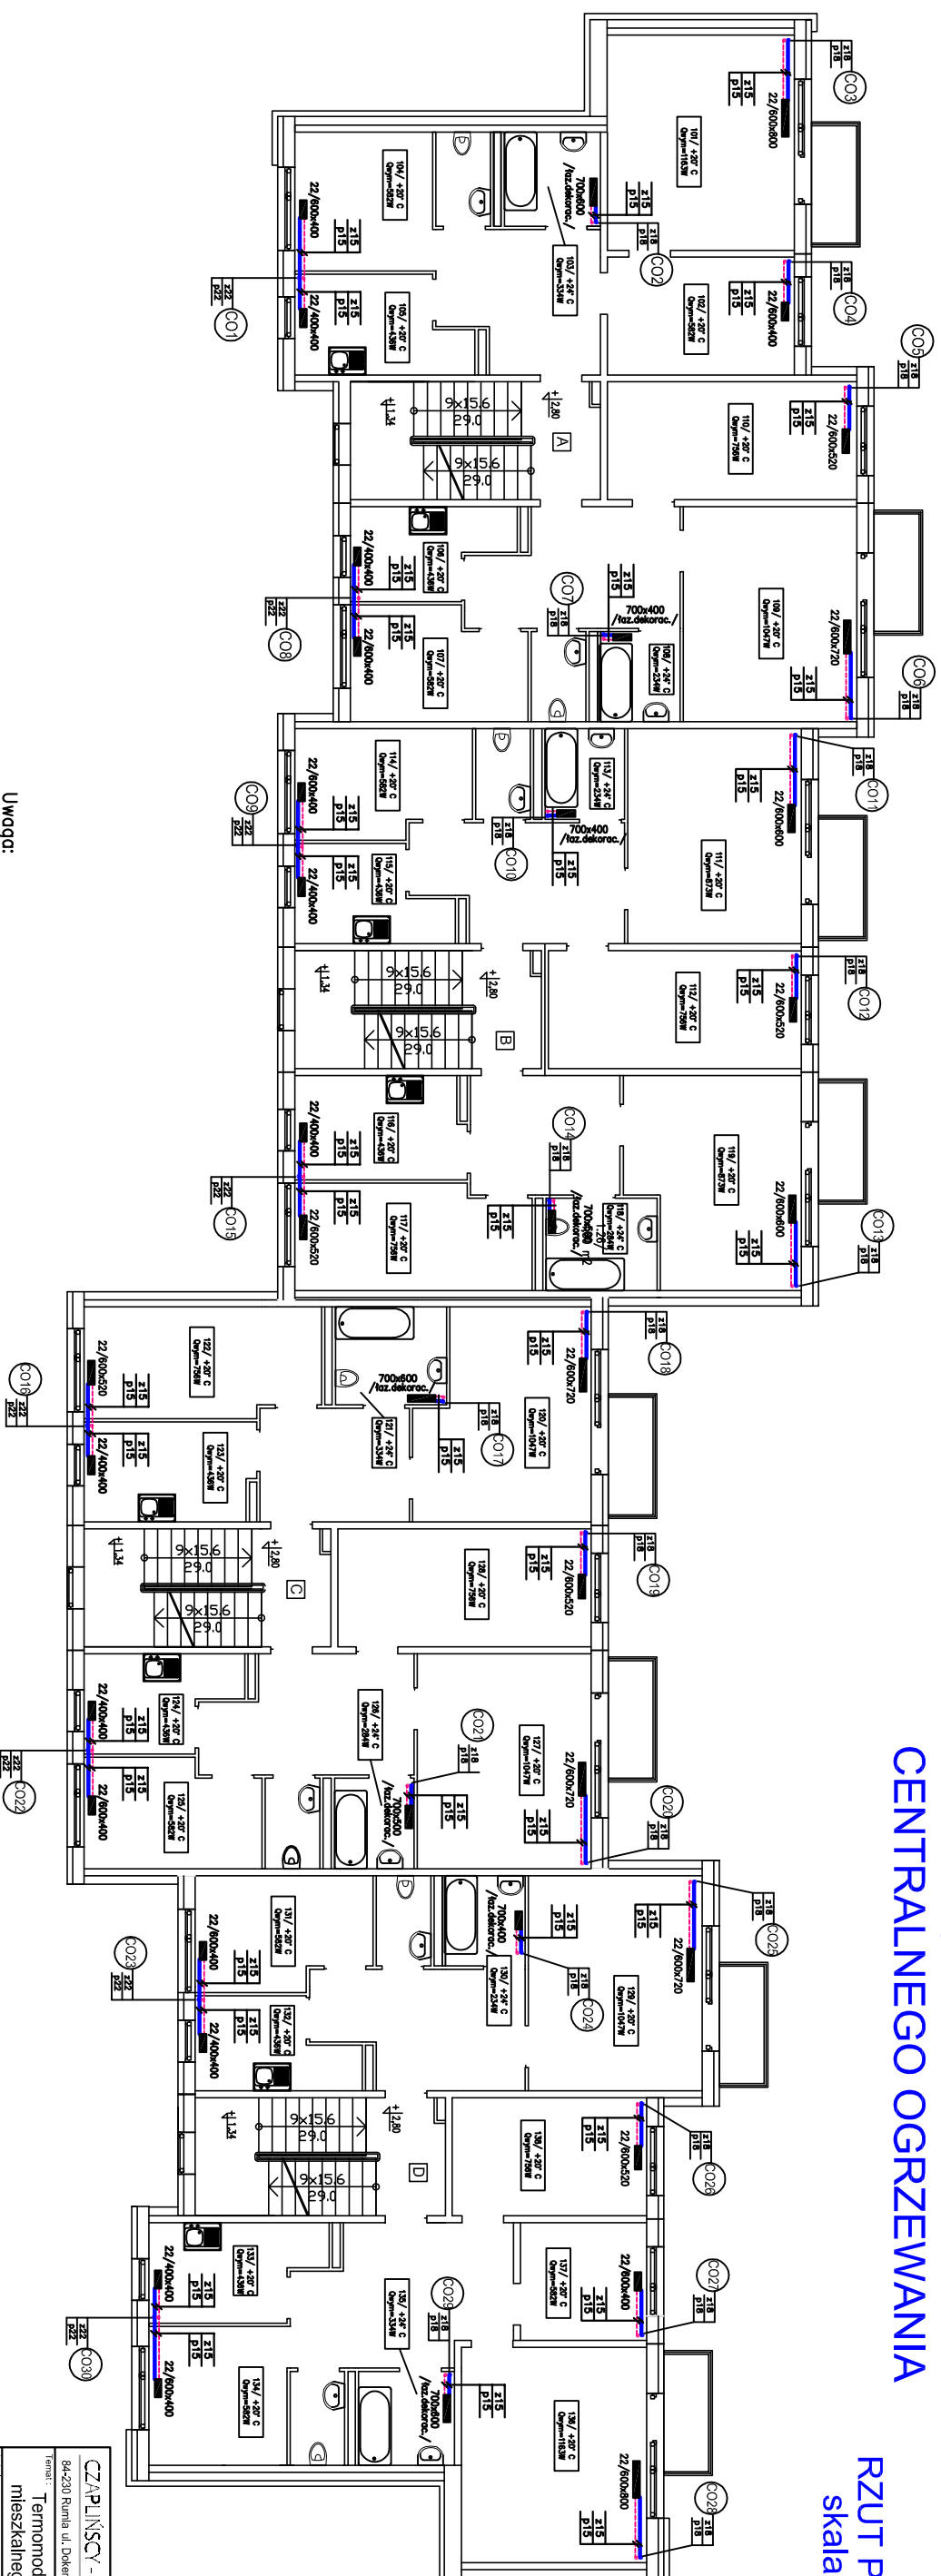

**Uwaga:**

Przewody c.o. wykonane z rur ze stali węglowej ocynkowanej zewnętrznie o policościach zazwyczaj z gotowych kształtek użytego systemu.

<b>GAZPŁYNISCV - ARCHITTEKI</b> 	
Tematomodernizacja budynku wielopodkzowego 84-230 Ryma ul. Dokołowa 16 tel. 669 265 550	
Lokalizacja: 11-130 Orieta ul. Przyniołowa 10 dz. nr. 4/2; areny 2, Orieta; jedn. ewid. Orieta	
Inwestor: Wzrostowa Mieszkanowa Nieruchomości przy ulicy Przyniołowej 10; 11-130 Orieta	
Nazwa zakładu: <b>WIEWERTSZA INSTALACJA CENTRALNEGO OGRZEWANIA - RZUTY I PIĘTRA</b>	
Projektant: mgr inż. Monika Nagielnicka-Krakak upr. nr. WAM011581POOS/04	Data: 04.2016
Opracował: inż. Grzegorz Krakak	Skala: 1:100
Sprawdził: mgr inż. Waldemar Kozłowski upr. nr. WAA010100POOS/07	Wp. nr.: <b>C03</b>
Branża: budowlana Rodzaj zadania: projekt pds, biurokracy	