


WEWNĘTRZNA INSTALACJA WODY
CIEPŁEJ I CYRKULACYJNEJ

RZUT PARTERU
skala 1:100

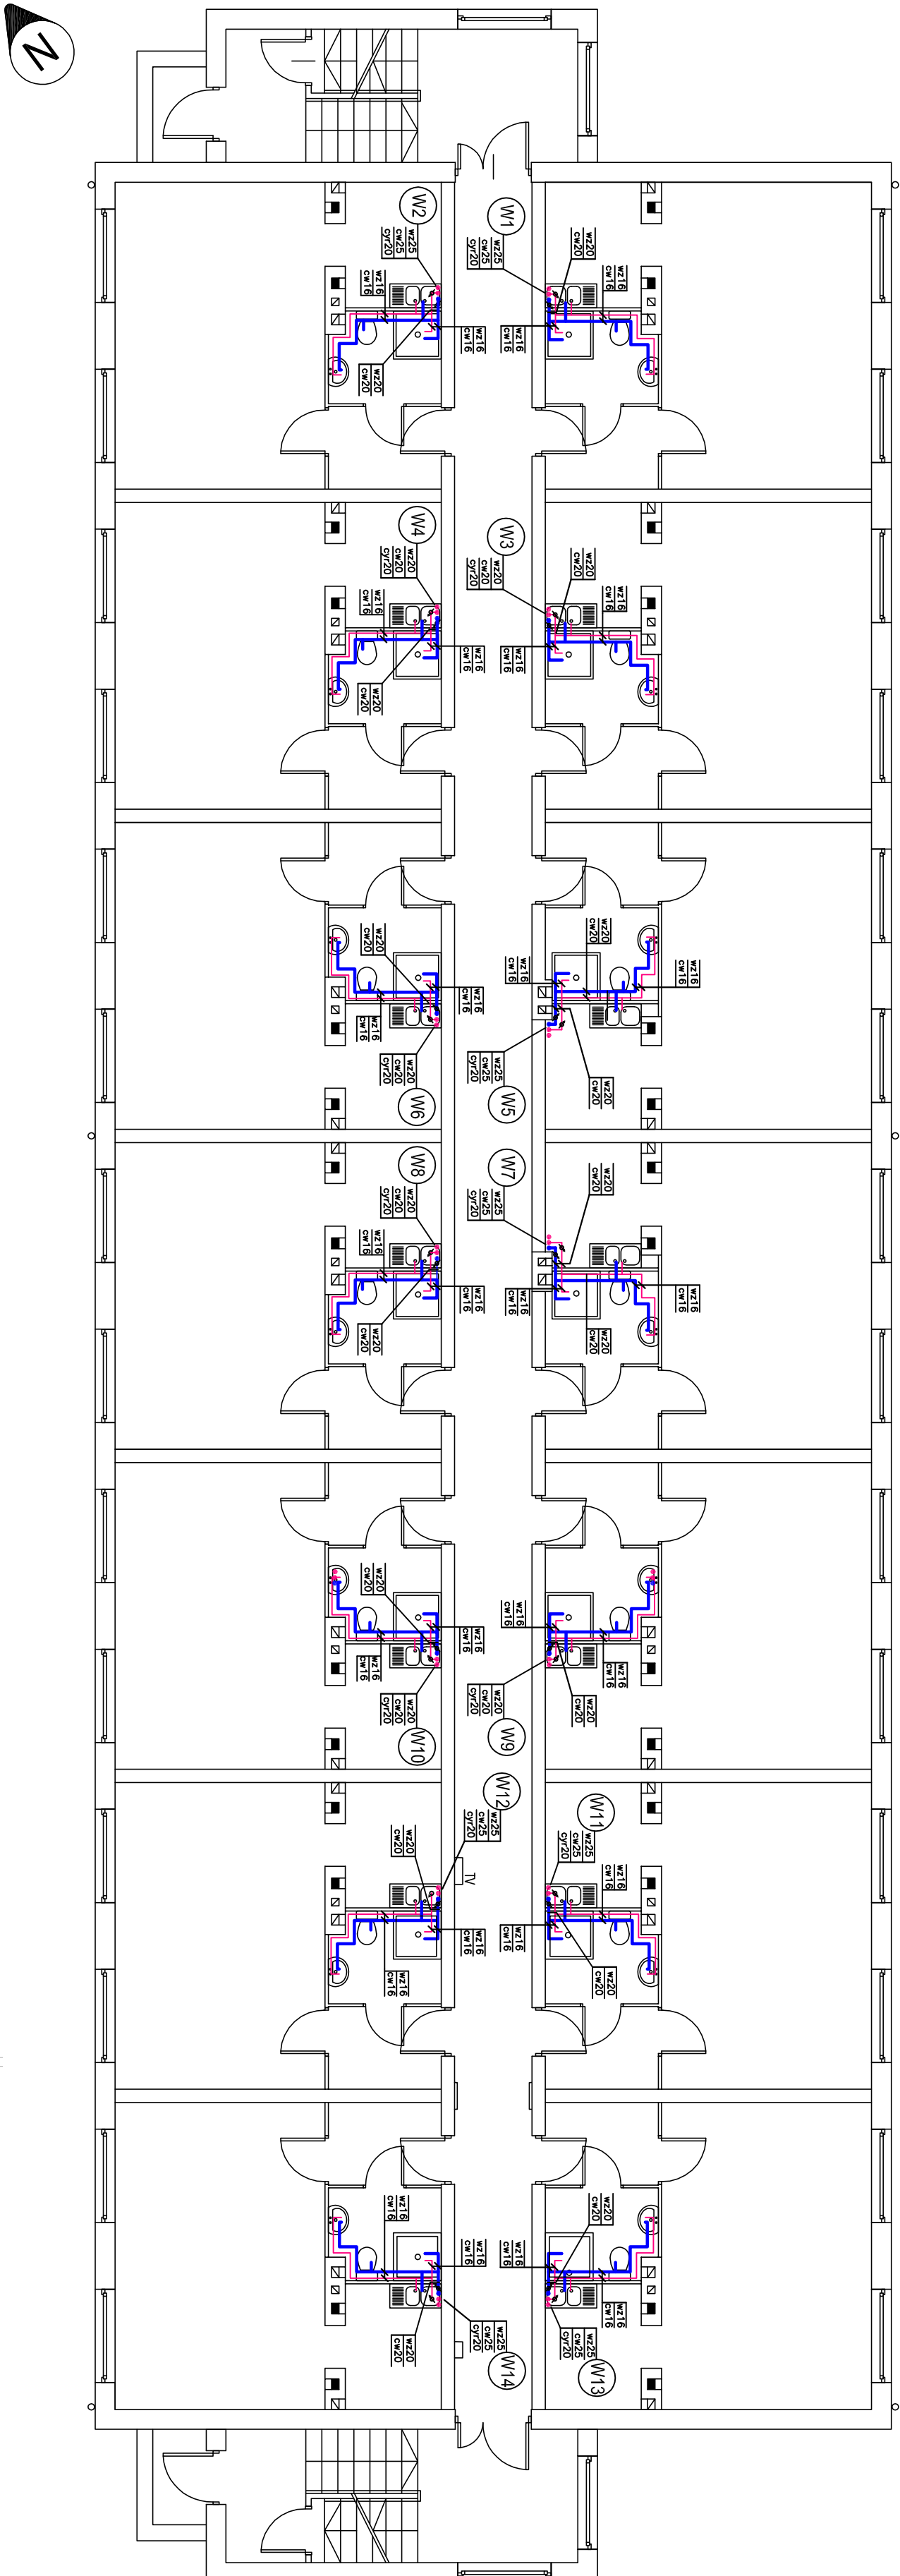

UWAGA:
1. Instalacja wody ciepłej i cyrkulacyjnej
wykonana z rur PEX-AL/PEX

CZAPLINSKY - ARCHITEKCI	
64-230 Ruda, ul. Chłopów 16 tel. 699 255 550	
Temomodernizacja budynku mieszkalnego wielorodzinnego	
Lokalizacja: 11-130 Orlina, ul. Podlesia 8	
Inwestor: Stowarzyszenie Mieszkańców Osiedla Orlina	
Wykonawca: Wykonawstwo Budowlane przy ul. Podlesia 8, 11-130 Orlina	
Nazwa projektu: WEWNĘTRZNA INSTALACJA WODY CIEPŁEJ I CYRKULACYJNEJ W BUDYNKU	
Projektant: mgr inż. Marcin Augustyniak	Skala: 1:100
Opis: Upr. nr: WAA/0168/2020/04	
Int. Odbiorca: Kancelia	
Sprawił: mgr inż. Włodzisław Kabanowski	
Upr. nr: WAA/0168/2020/04	