



WĘWNETRZNA INSTALACJA WODY CIEPŁEJ I CYRKULACYJNEJ

RZUT PIĘTRA I
skala 1:100

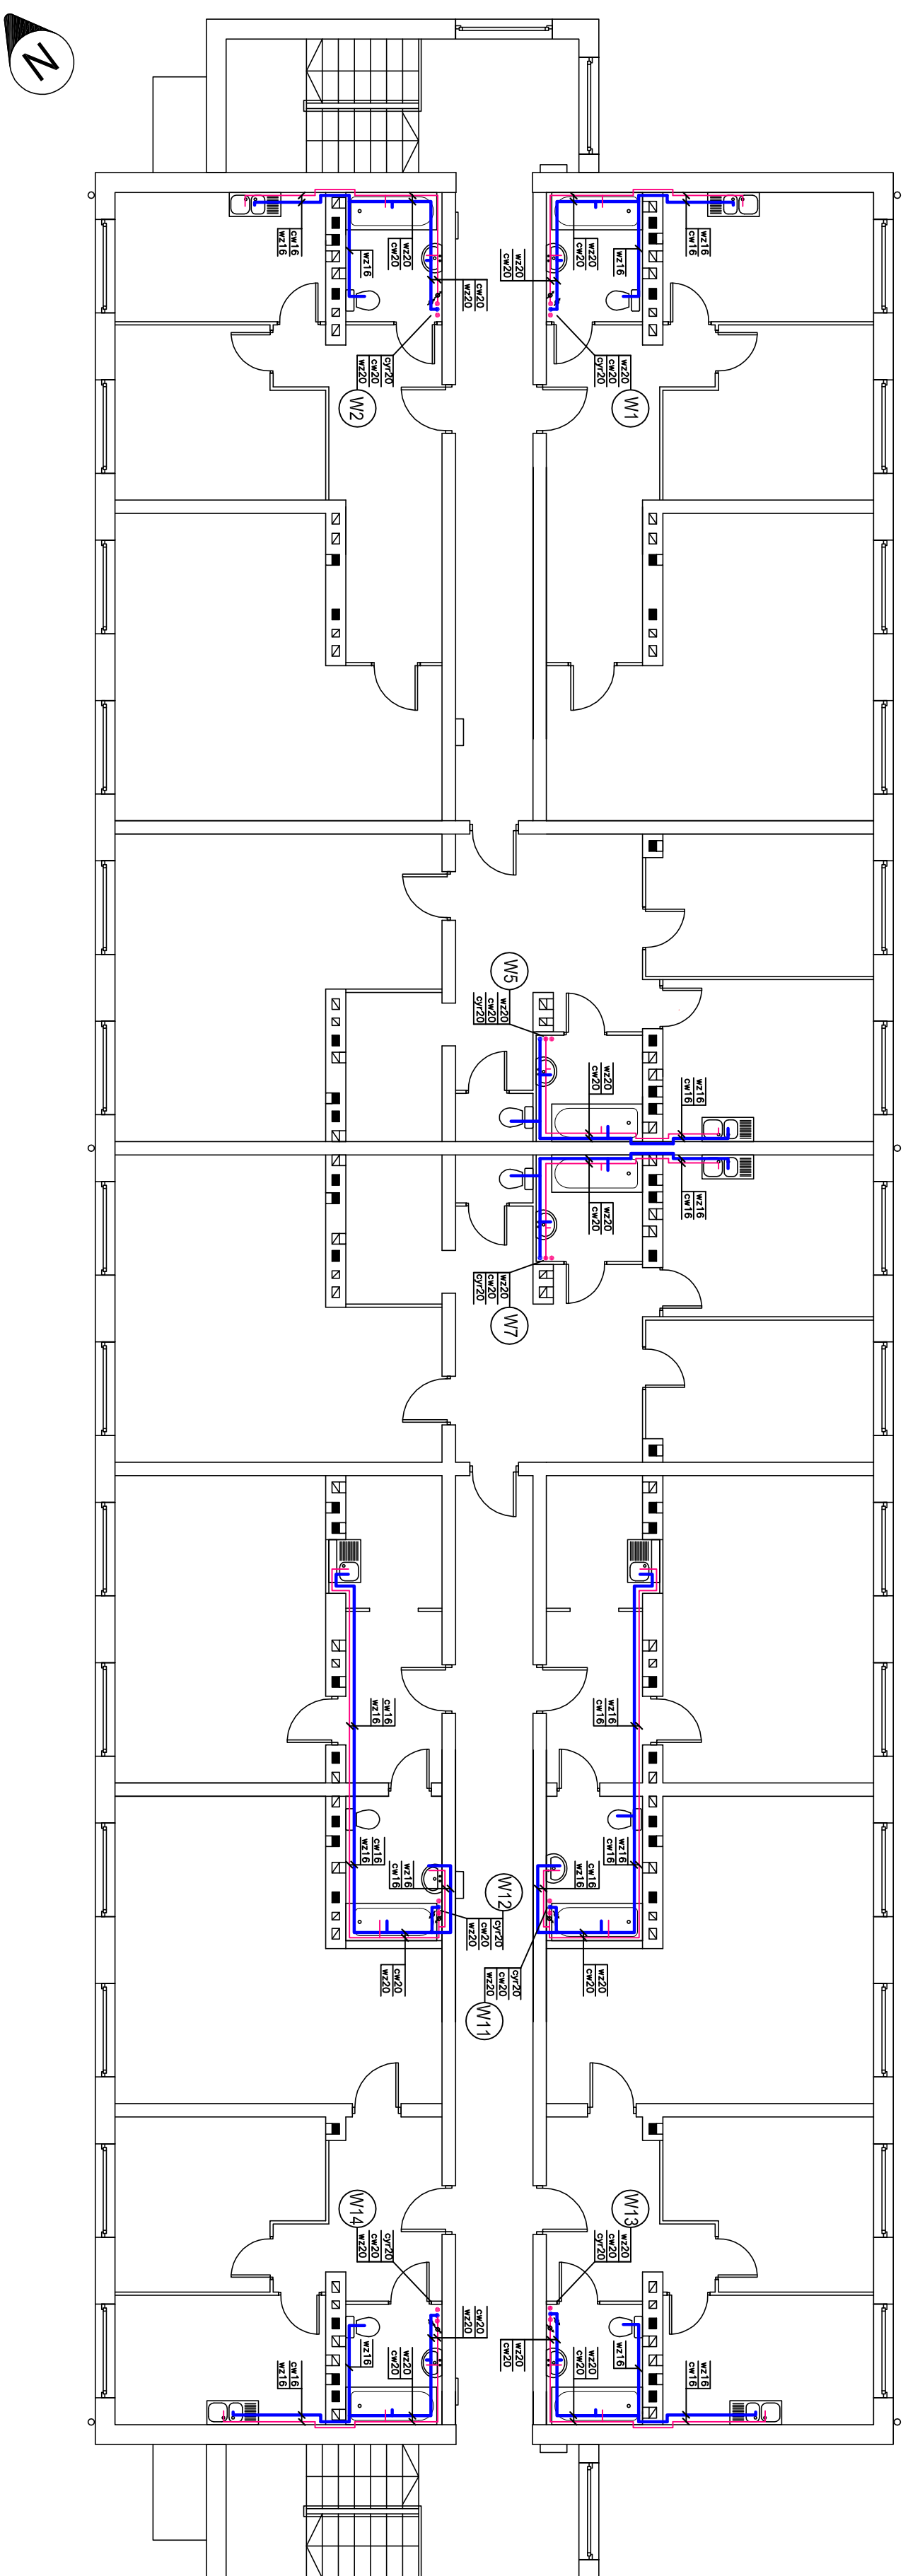

Uwaga:
1. Instalację wocy ciepłej i cyrkulacyjnej wykonać z rur PE-X/AL/PE.

	
84-201 Czajłinek 16, Dobrewo 16, tel. 660 255 500 e-mail: biuro@czajlinski.pl www.czajlinski.pl	
Temat: Termomodernizacja budynku mieszkalnego wielokondygnacyjnego	
Terminacja: 11-10-2019, Gmina, ul. Piłsudskiego 9 dz. nr. 248/1, ośrdek 1, pldn. woj. Wielkop.	
Investor:	Forma
Władysław Michałowski i Mariuszowski przy ul. Piłsudskiego 9, 11-10-2019 Gmina	podjęcie uchwały nr. 248/19, 11-10-2019
Nazwa projektu:	
Modernizacja i rozbudowa budynku mieszkalnego przy ul. Piłsudskiego 9, 11-10-2019 Gmina	
Opis projektu:	
CIEPŁOTA, OŚWIETLENIE, INSTALACJA WODY CIEPŁA, OŚWIETLENIE, INSTALACJA WODY CIEPŁOTA, OŚWIETLENIE, INSTALACJA WODY	
Projektant:	
mgr inż. Marcin Wójcikowski ul. Włocławek 10, 84-201 Czajłinek 16, Dobrewo 16, tel. 660 255 500 e-mail: biuro@czajlinski.pl www.czajlinski.pl	
Opis obiektu:	
Stare wille w Dobrewo 16, Dobrewo 16, tel. 660 255 500 e-mail: biuro@czajlinski.pl www.czajlinski.pl	
Opis projektu:	
W3	