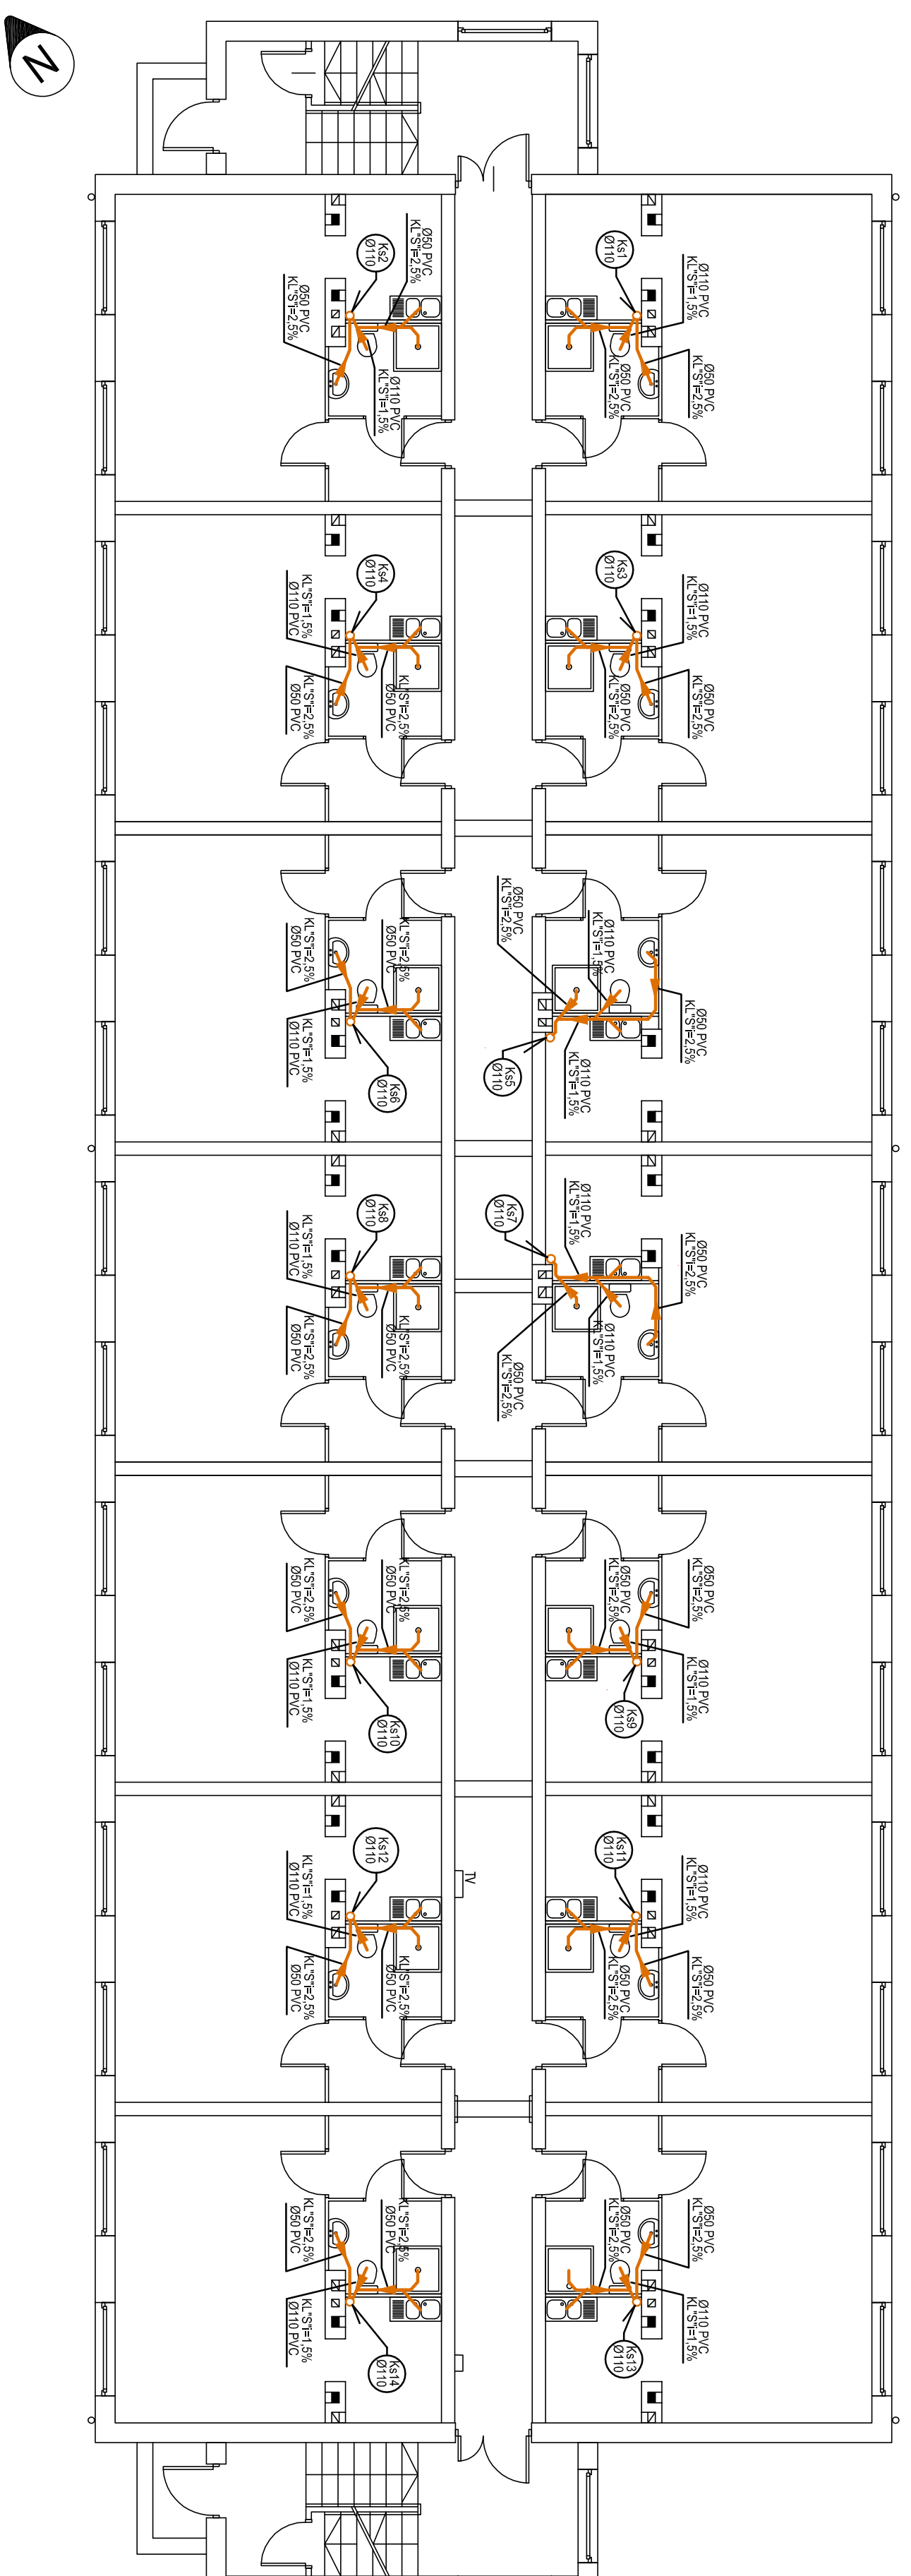


WEWNĘTRZNA INSTALACJA KANALIZACJI SANITARNEJ

RZUT PARTERU
skala 1:100

[illegible]