



# WEWNĘTRZNA INSTALACJA KANALIZACJI SANITARNEJ

RZUT PIĘTRA I  
skala 1:100

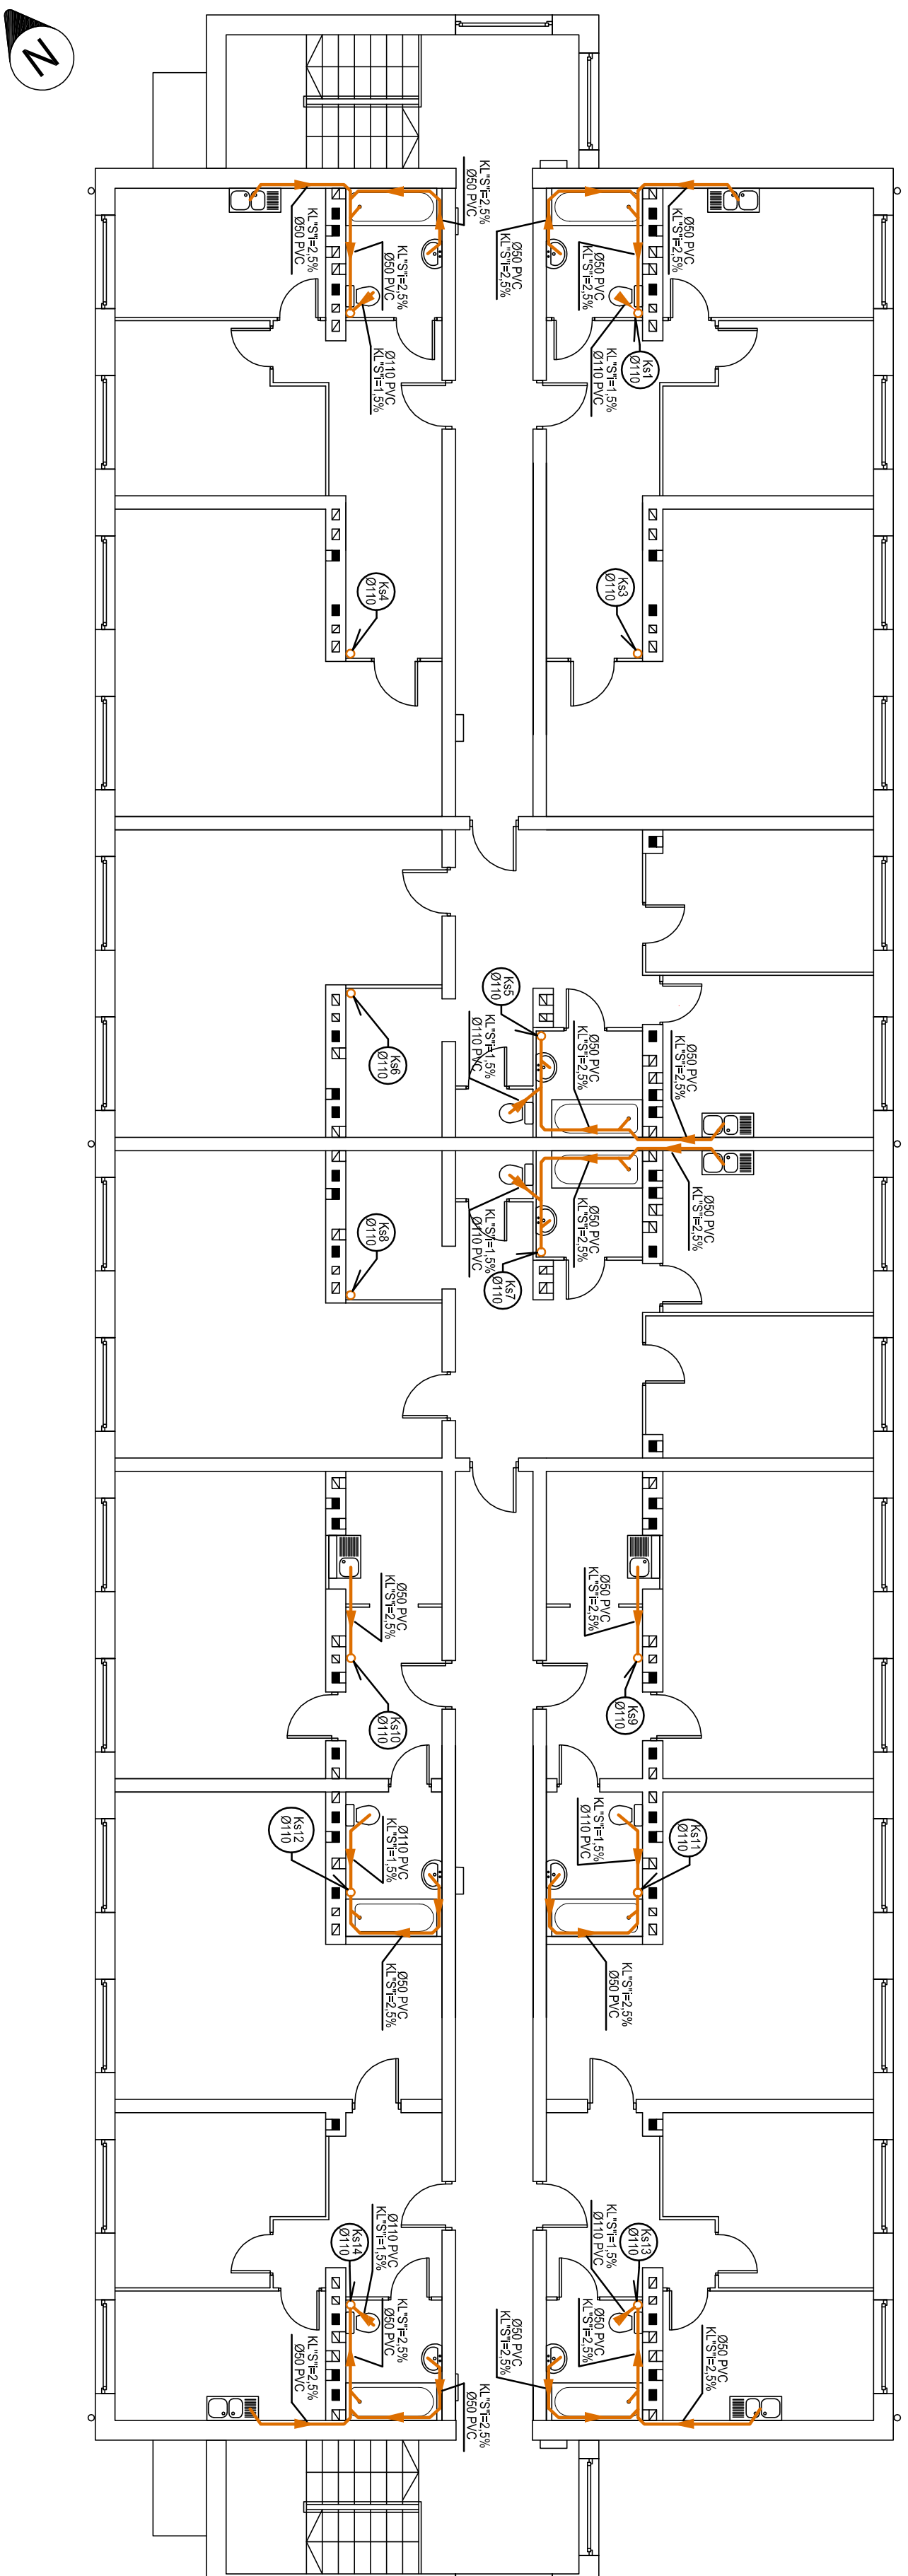

	<b>CZARLINSKY - RACHITEKCI</b> 64-240 Termiła 4 Dobrewo 16 86-205 255 500	
	Temat: <b>Modernizacja budynku mieszkalnego wielokondygnacyjnego</b>	
Lokalizacja: 11-130, Orlanka 8, Piekoszyno dz. nr. 005, obs. 15, 5-pm, wst. Orlanka		
Inwestor: Władysław Matuszewska i Wieroszowska przy ulicy Piłsudskiego 6, 11-130 Orlanka	Forma i termin realizacji: 15.05.2017	Data 04.03.2017
Nazwa przedsięwzięcia: <b>Modernizacja budynku mieszkalnego wielokondygnacyjnego w STANISZYNIE - INSTALACJA KANALIZACJI</b>		
Projektant: mgr inż. Andrzej Kozłowski ul. Władysława Gorkiego 10 01-650 Warszawa		
Opracował: inż. Grzegorz Kozłowski		
mgr inż. Waldemar Kalkowski ul. Władysława Gorkiego 10 01-650 Warszawa		
<b>KS-3</b>	Data 11.01.2017	Nr 11/01