



WEWNĘTRZNA INSTALACJA WODY ZIMNEJ, CIEPŁEJ I CYRKULACYJNEJ

RZUT PIĘTRA I
skala 1:100

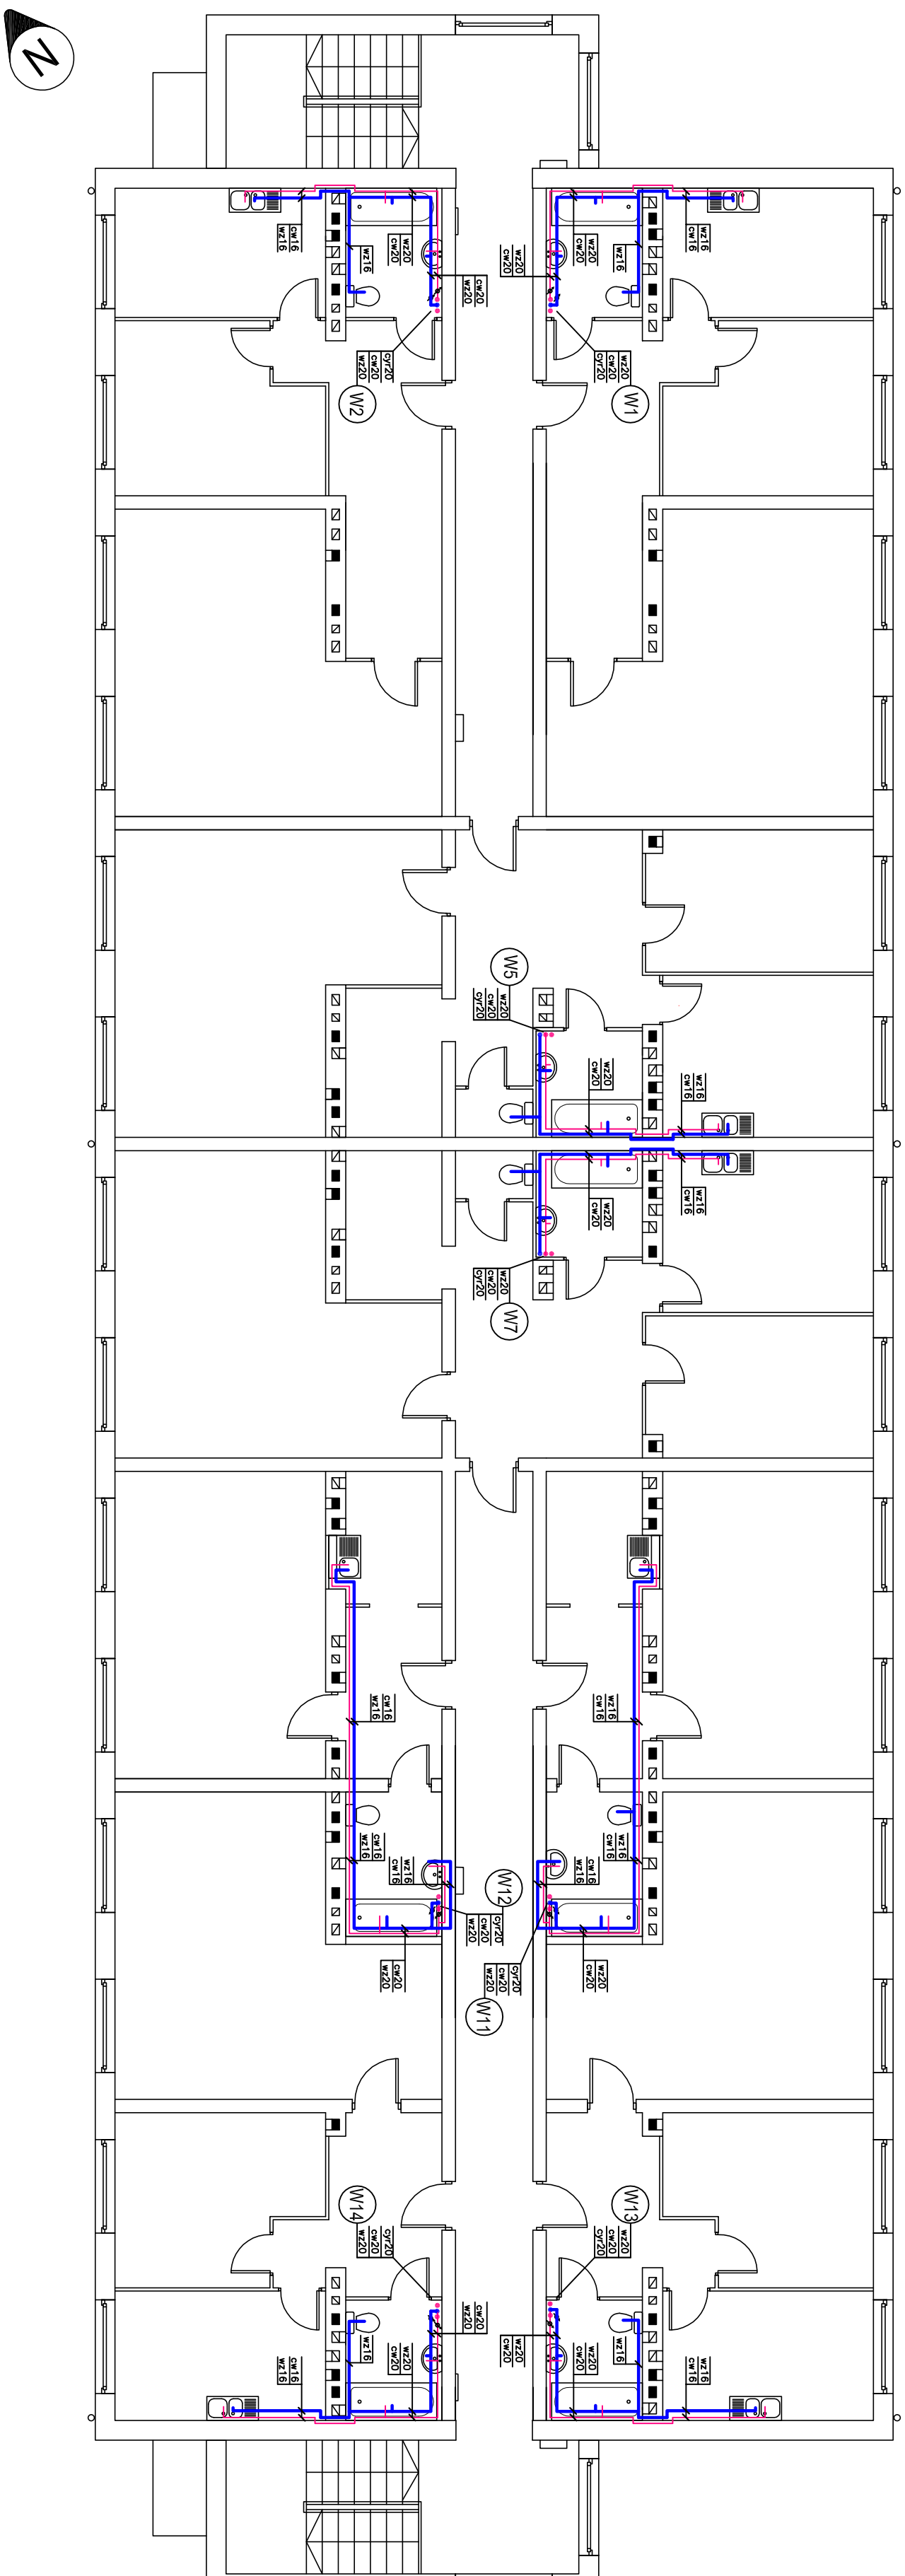

Uwaga:

1. Instalację wocy zimnej, ciepłej i cyrkulacyjnej wykonac z rur PE-X/Al/PE.

	
64-240 Tarnobrzeg • Dobrewo 16 B 66-225 500 Telefon: 71 72 22 22 22	
Temat: Modernizacja budynku mieszkalnego wielokondygnacyjnego	
Localizacja: 11-130, Osiedla 4, Piekłuszka 8 dz. nr. 005, obs. 15; plan woj. Opole	
Wykonawca:	Termin realizacji:
Wydział Miastotwórczości i Urbanistyki przy Urzędzie Miejskim w Tarnobrzegu ul. Piłsudskiego 6 • 11-130 Opole	15.05.2017 r.
Nazwa projektu: MODERNIZACJA I REWITALIZACJA CIENIELEJ, OGRÓDKU, CIENIELEJ I PIĘKTERA	
Program i zakres prac:	
projekt modernizacji i renowacji budynku przy ul. Władysława Dąbrowskiego 8 Opole	Data: 04.03.2017 r.
Opracował: inż. Cezary Kozłowski	Skala: 1:100
inż. Tomasz Kozłowski mgr inż. Waldemar Kozłowski	Nr rys.: 1
mgr inż. Waldemar Kozłowski 71 72 22 22 22	W3