


WEWNĘTRZNA INSTALACJA CENTRALNEGO OGRZEWANIA

RZUT PIWNIC
skala 1:100

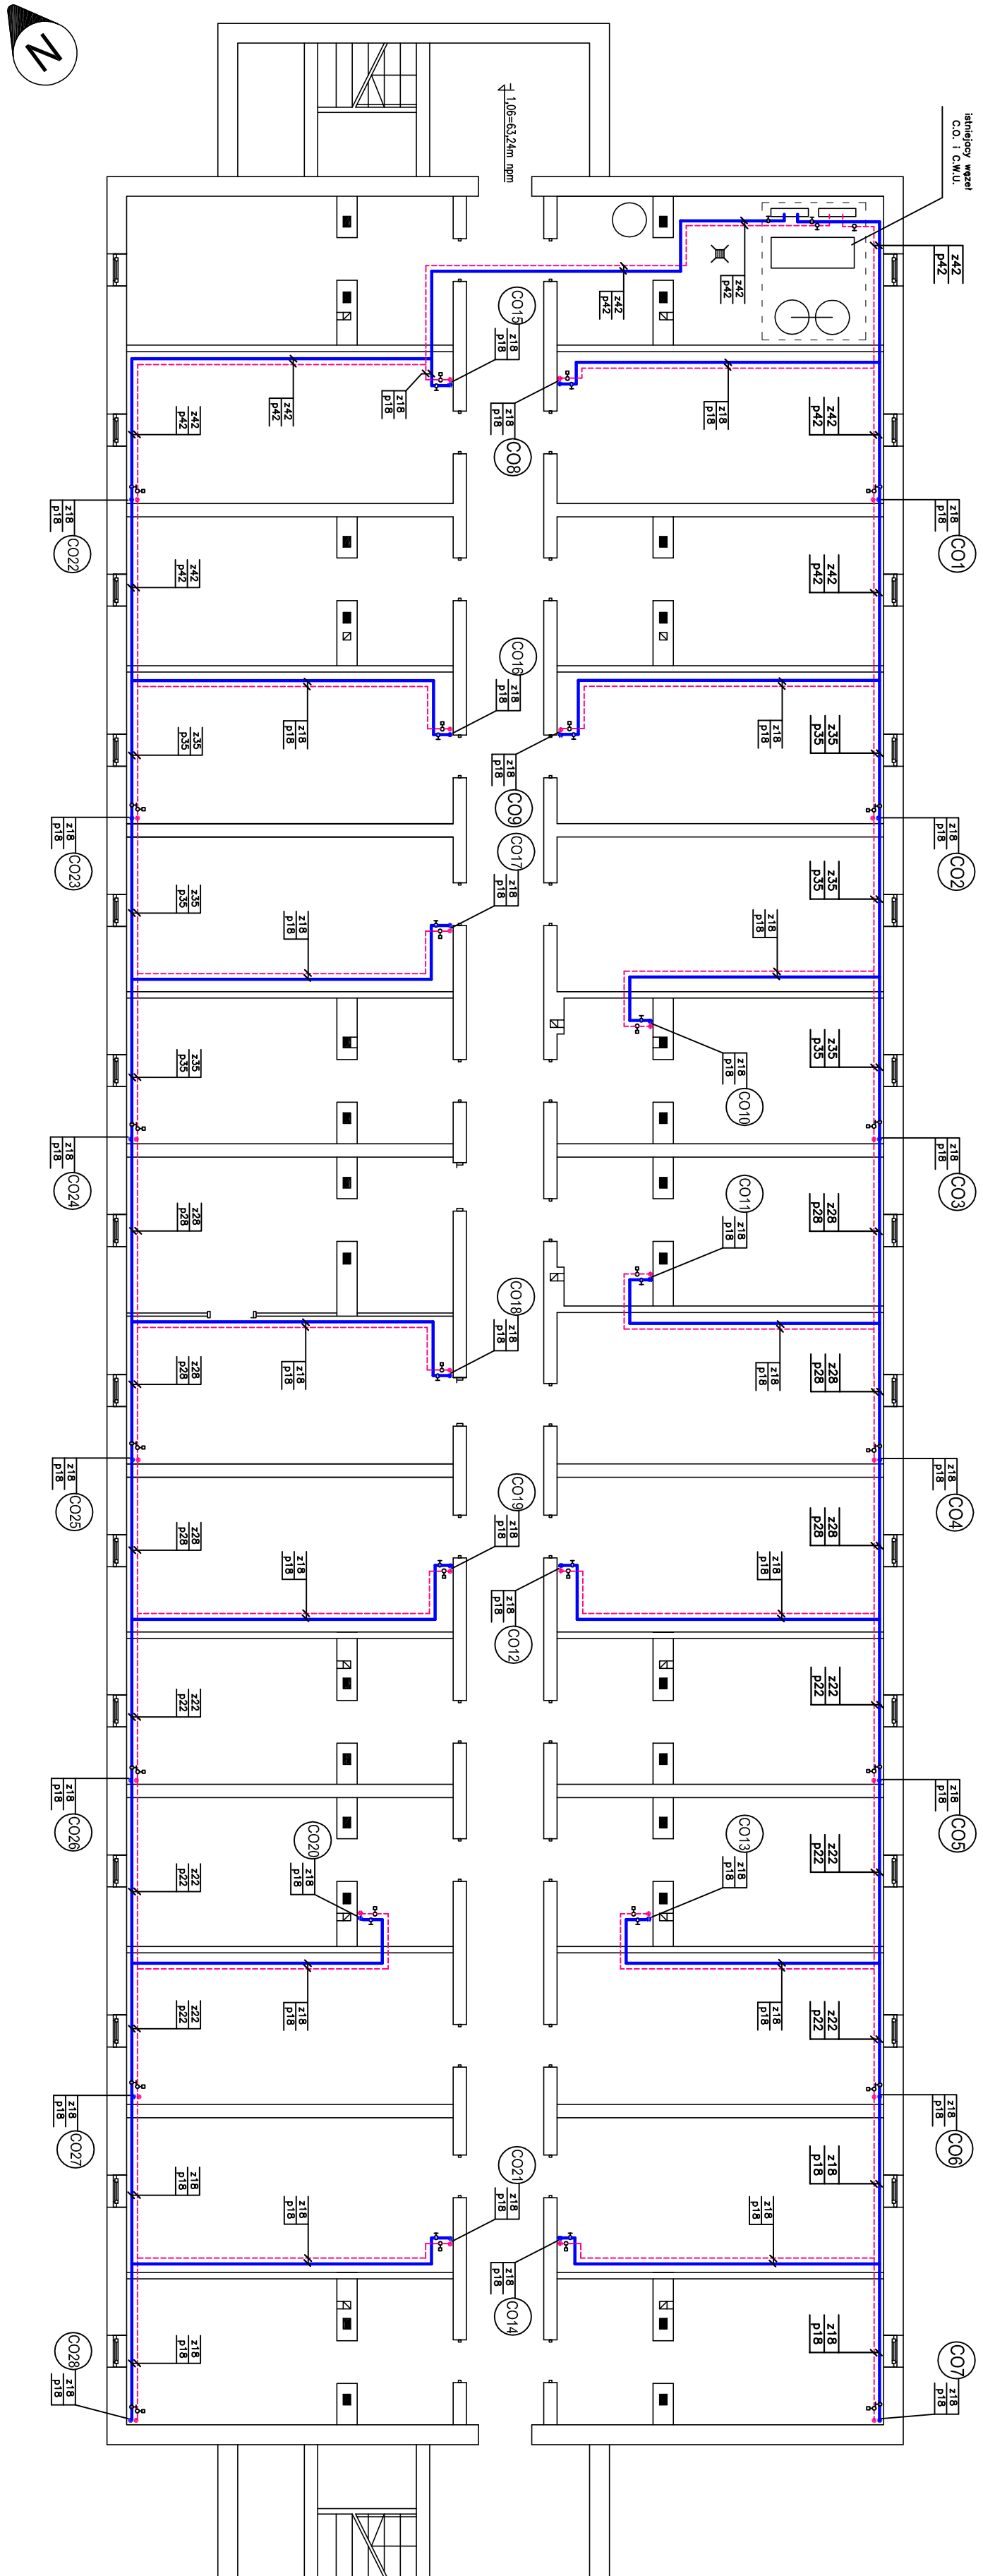

Uwaga

Przewidy c.o. wykonac z rur ze stali mialo jednolitej zewnetrznie o polgodzonych zwrasciencych z gotowym kształtek użytego systemu.

[illegible]