



# WEWNĘTRZNA INSTALACJA CENTRALNEGO OGRZEWANIA

RZUT PARTERU  
skala 1:100

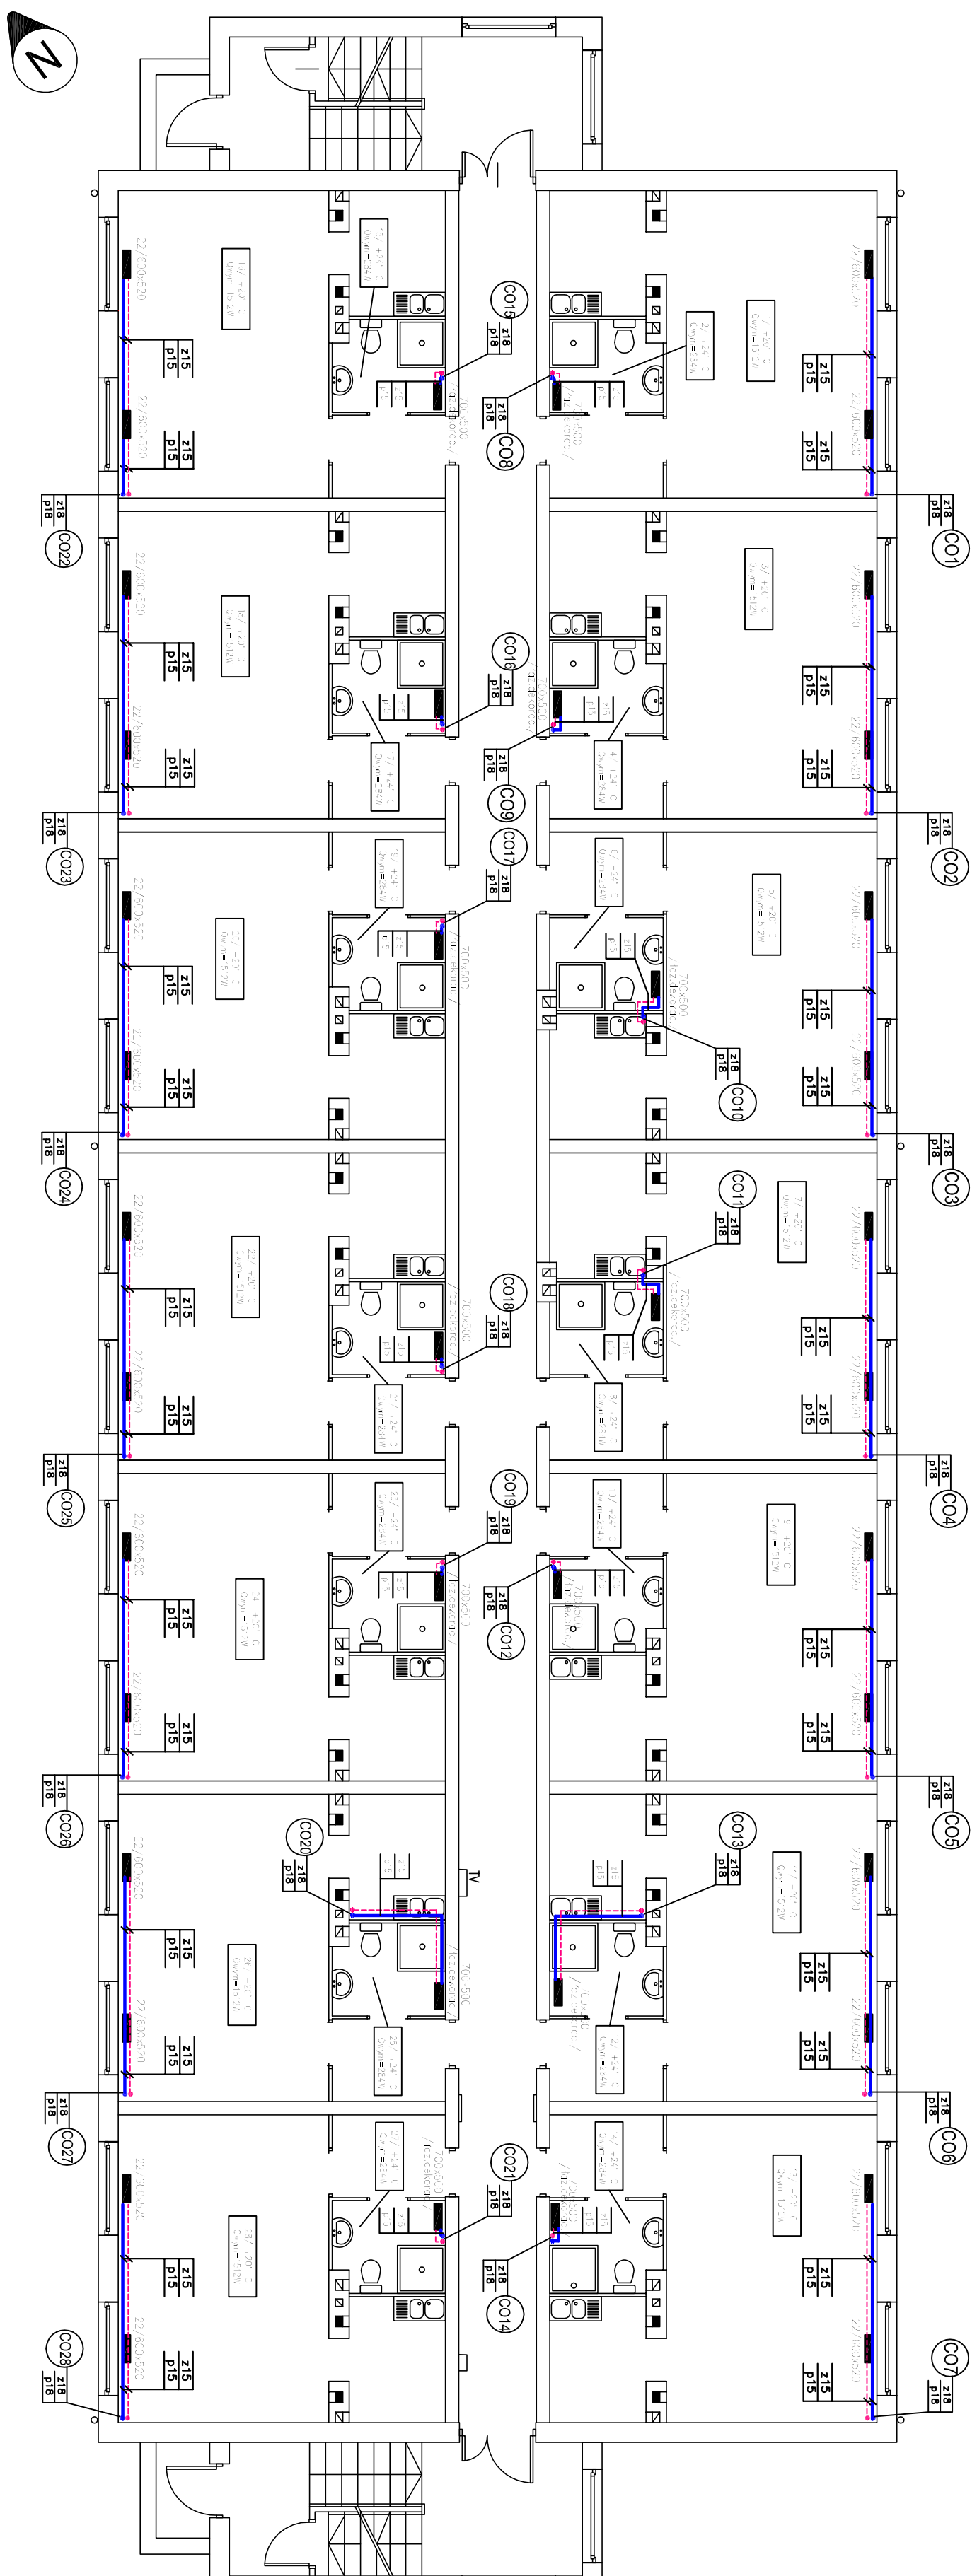

Uwaga:

Przełożył S.G. wykonując z nurze silnie węgłowej, o gromadzeniu żelaznej, nie o potężnych, zaskakujących z górnymi kaskietami, użytego systemu.

	
Biuro: 64-200 Opole, ul. Dąbrowski 16 tel. 699 255 500 e-mail: biuro@czaplinsky.pl	
<b>Temat: Termin odprawy projektu mieszkalnego wielorodzinnego</b>	
Lokalizacja: ul. 11-30 Opole, ul. Piłsudskiego 8 dz. nr. 4/60, opole, 11-30 Opole	Inwestor: Wspólnota Mieszkańców Mierokondominium przy ul. 11-30 Opole ul. 11-30 Opole
Nazwa projektu: <b>WSPÓLNOTA MIESZKAŃCÓW CENTRALNEGO OGRODZEWANIA - RZUT PARTERU</b>	
Projektant: mgr inż. T. Kowala Augustyniak-Kozłak mgr inż. M. Kozłak mgr inż. M. Włochowicz-POCISKA Inż. Doradca: Kozłak Skrzędek mgr inż. T. Włochowicz-Kozłowski mgr inż. M. Włochowicz-POCISKA	Data: 24.10.2016 Skala: 1:400 Nr. pr.: <b>CO.2</b>