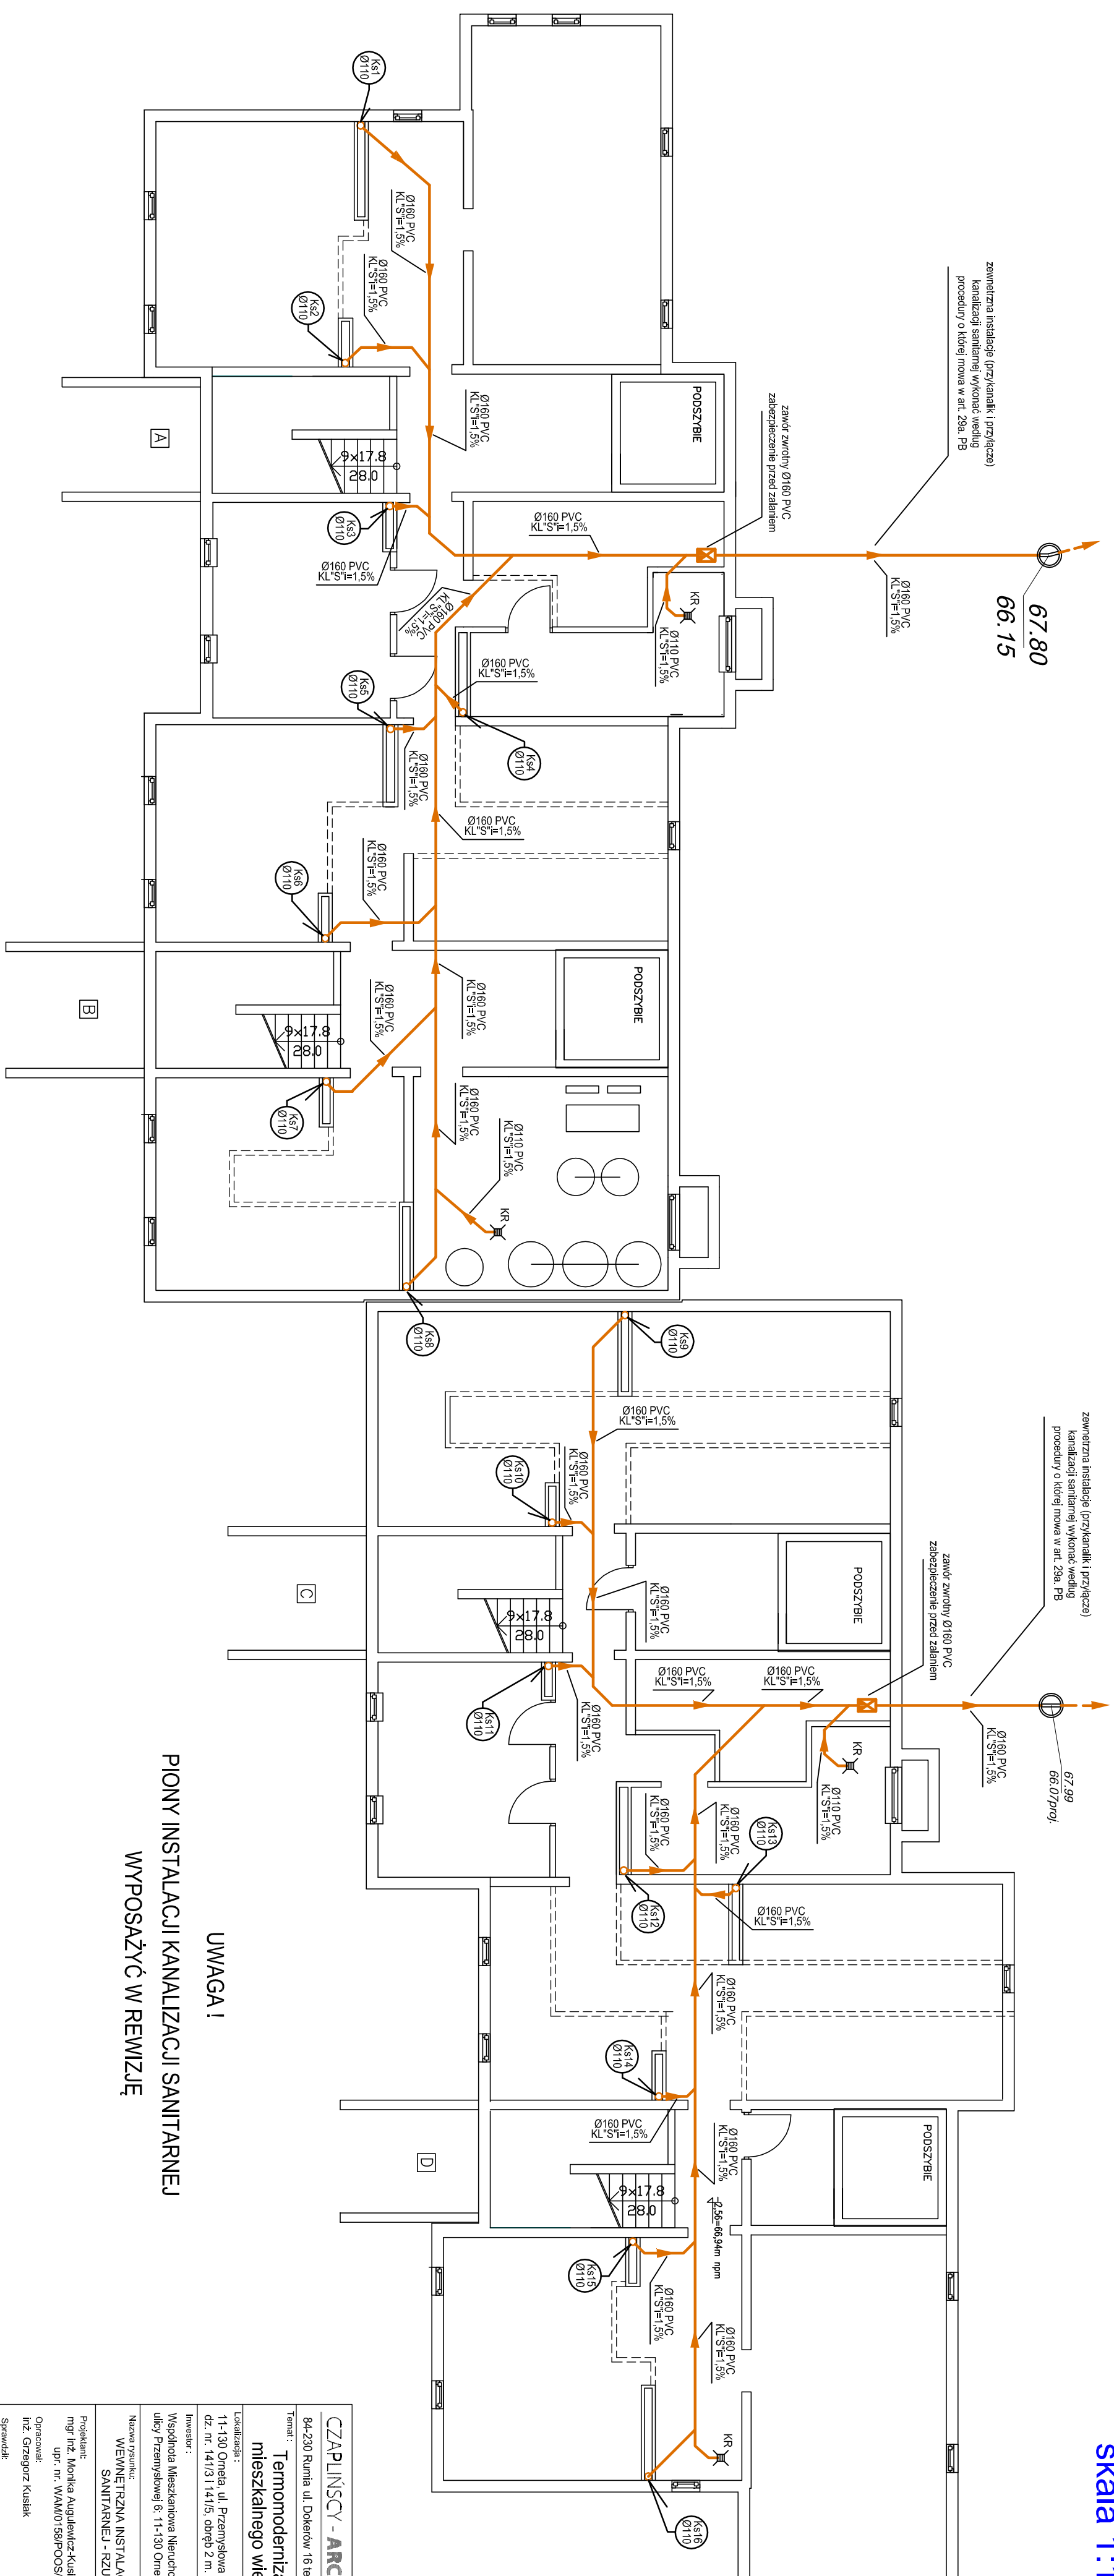


WEWNĘTRZNA INSTALACJA KANALIZACJI SANITARNEJ

RZUT PIWNIC
skala 1:100

[illegible]