


WEWNĘTRZNA INSTALACJA  
KANALIZACJI SANITARNEJ

RZUT PIĘTRA III  
skala 1:100

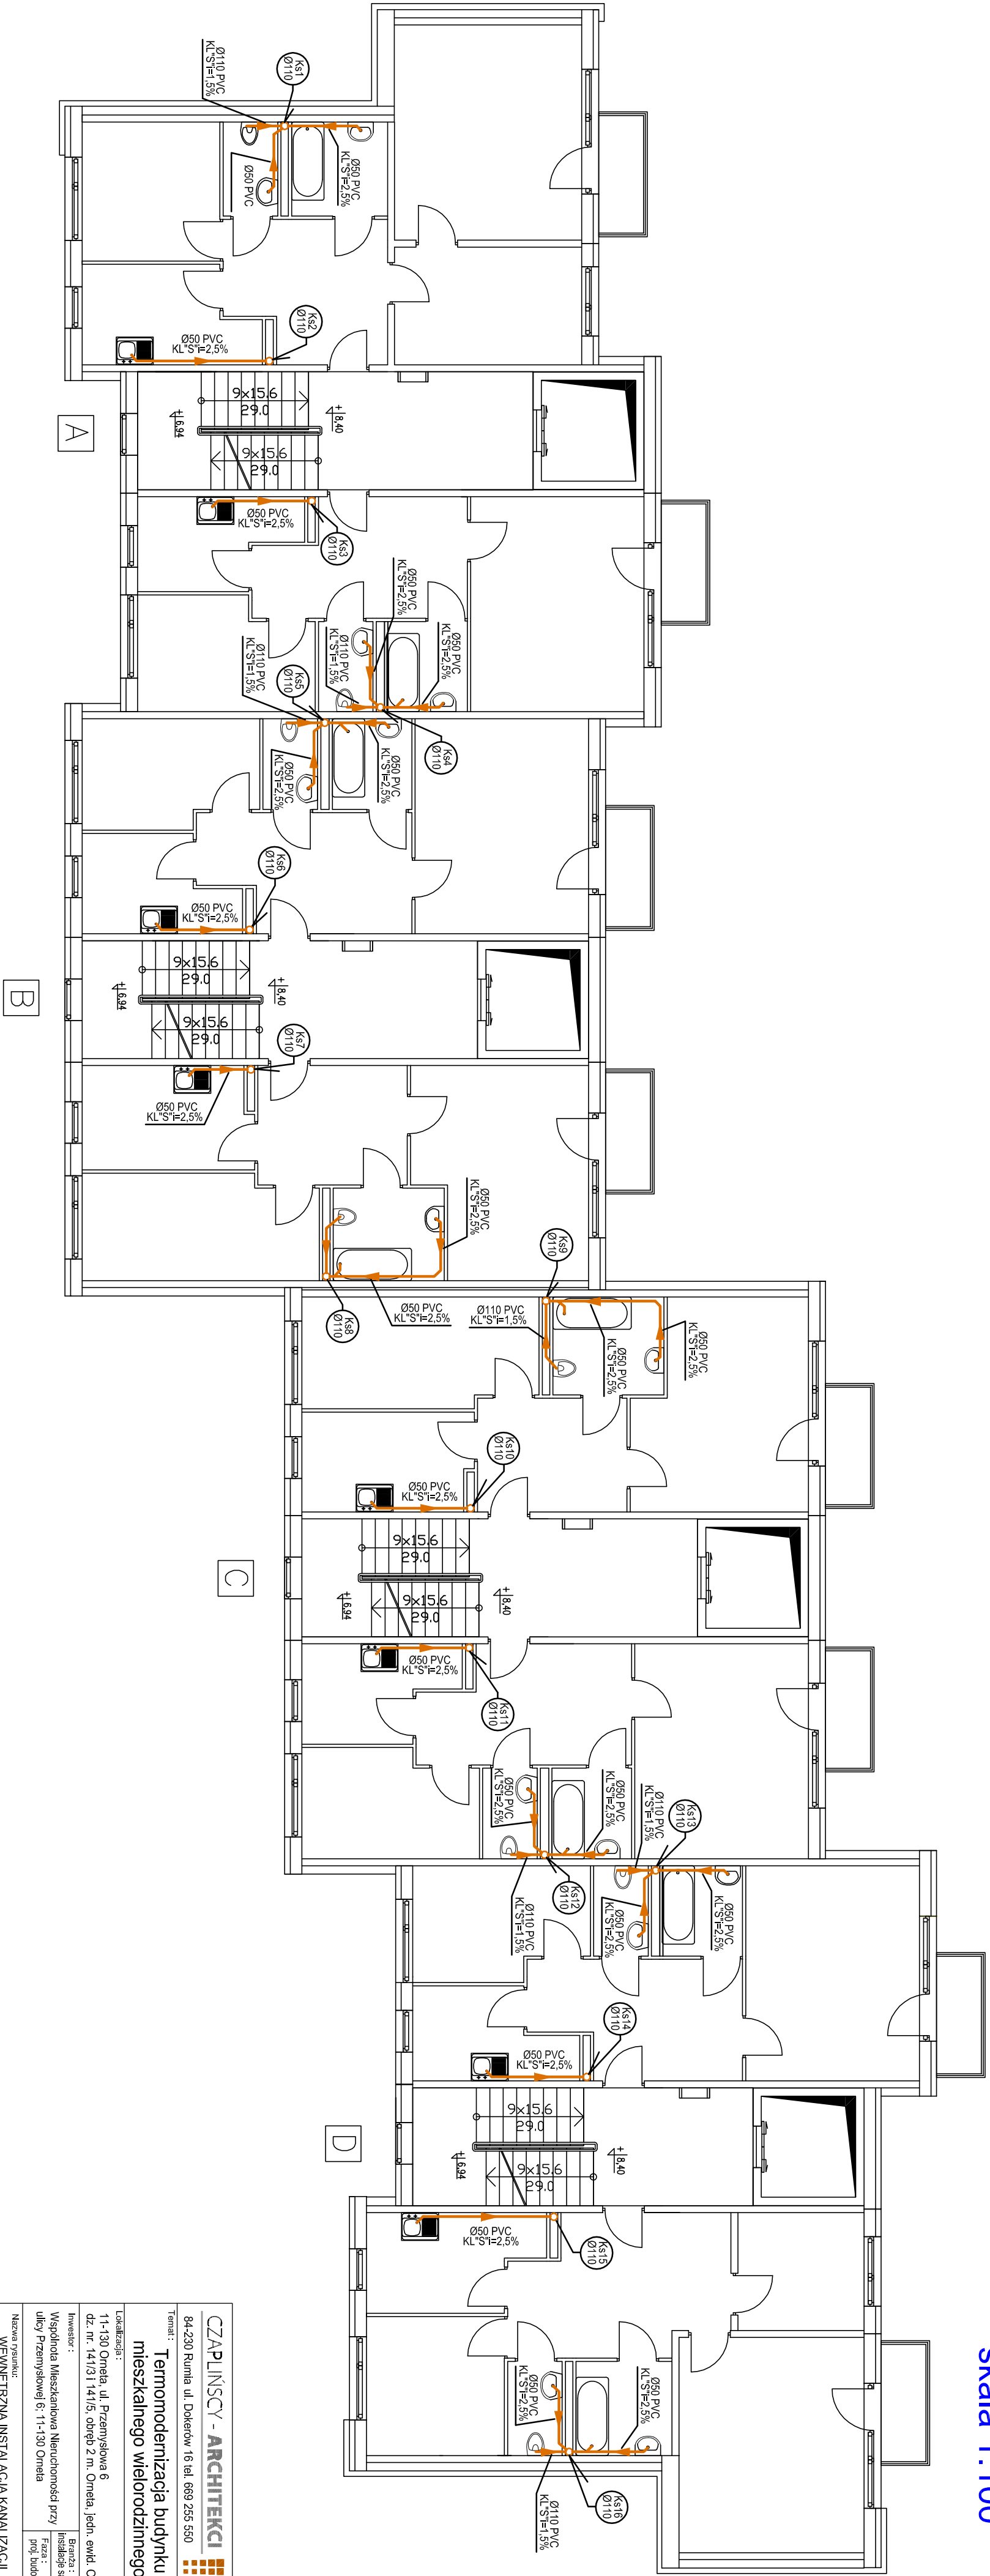

CZAPLINSKY ARCHITEKCI	
Temomodernizacja budynku mieszkalnego wielorodzinnego	
11-130 Orla, ul. Przemysłowa 6	
dla nr. 14/131 i 14/15, czerpeł z nr. Orleń, pełn. ewid. Orleń	
Wykonanie instalacji kanalizacyjnej przy istniejącej kanalizacji	
ulicy Przemysłowej 6, 11-130 Orla	
Nazwa projektu: WEWNĘTRZNA INSTALACJA KANALIZACJI	
Sanitarnie - rzut piętra III	
Projektant: mgr inż. Michał Augustyniak-Kuślik	
Upr. nr. WAAW01587000004	
Inż. Olgierd Kuślik	
Sprawdził: mgr inż. Waldemar Kulonowski	
Upr. nr. WAAW01587000007	
KS 5	