


WEWNĘTRZNA INSTALACJA
KANALIZACJI SANITARNEJ

RZUT PIĘTRA IV
skala 1:100

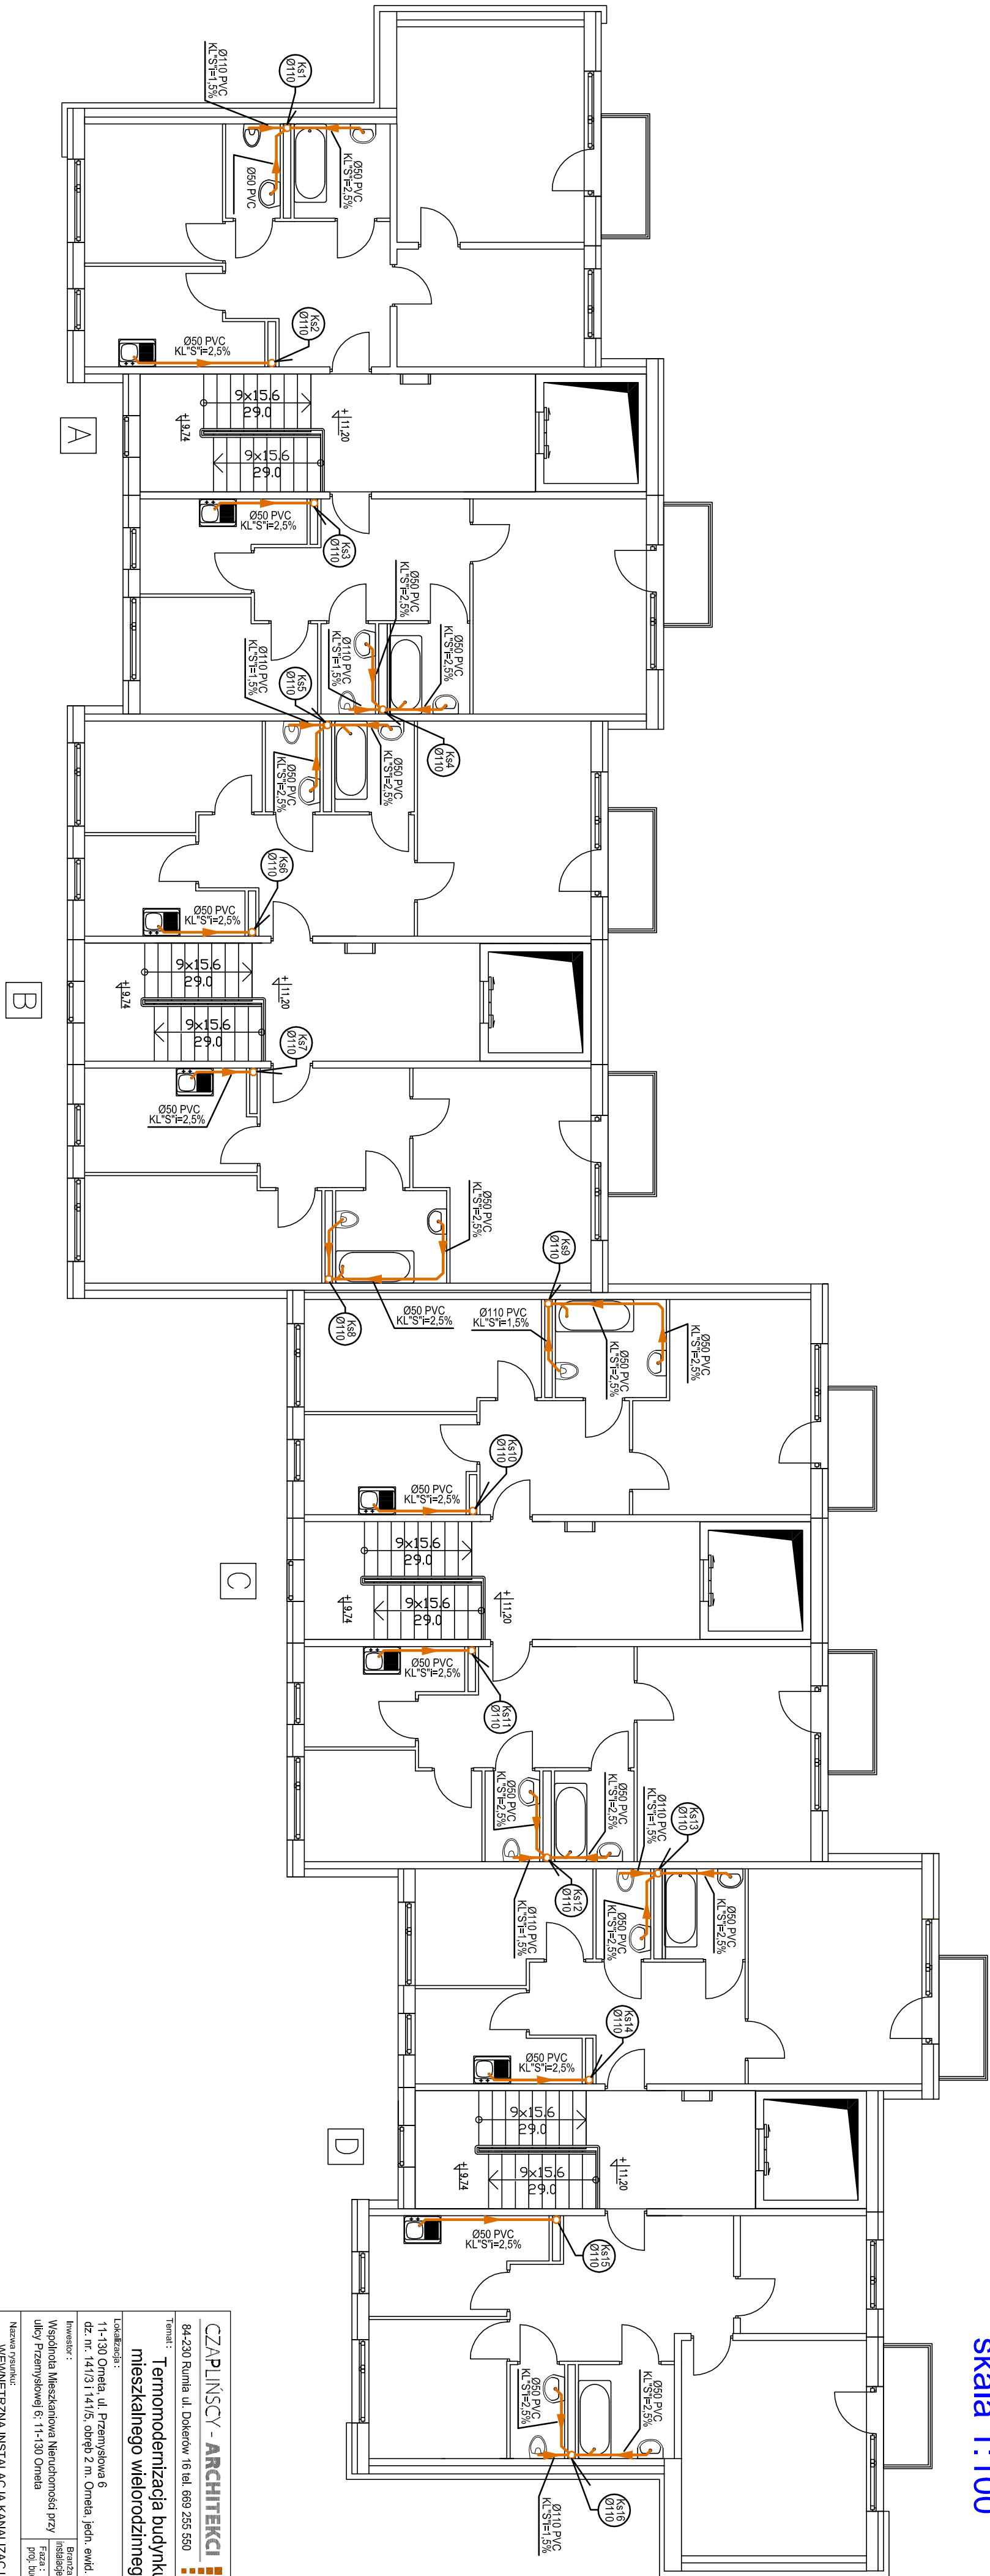

CZAPLINSKY - ARCHITEKCI	
84-230 Ruma ul. Dąbrow 16 tel. 699 255 550	
Temat: Temomatyzacja budynku mieszkalnego wielorodzinnego	
Lokalizacja: 11-136 Orliska, ul. Przemysłowa 6	
Dla nr: 14103 i 14155, czerpie z nr. Orliska, pełn. ewid. Orliska	
Wykonana: Młodszy Inżynier Młodszy Inżynier przy	
ulicy Przemysłowej 6, 11-136 Orliska	Instalacje sanitarne
Nazwa projektu:	Przebieg
WEWNĘTRZNA INSTALACJA KANALIZACJI	Sanitarnej
Przebieg	Sanitarnej
mgr inż. Michał Augustyniak-Kozłak	04.2016
mgr inż. WAWO15847005004	Skala: 1:100
mgr inż. Grzegorz Kozłak	
Sprawdził:	
mgr inż. Wawo15847005004	
mgr inż. WAWO15847005004	
	KS 6