


WEWNĘTRZNA INSTALACJA WODY
CIEPŁEJ I CYRKULACYJNEJ

RZUT PARTERU
skala 1:100

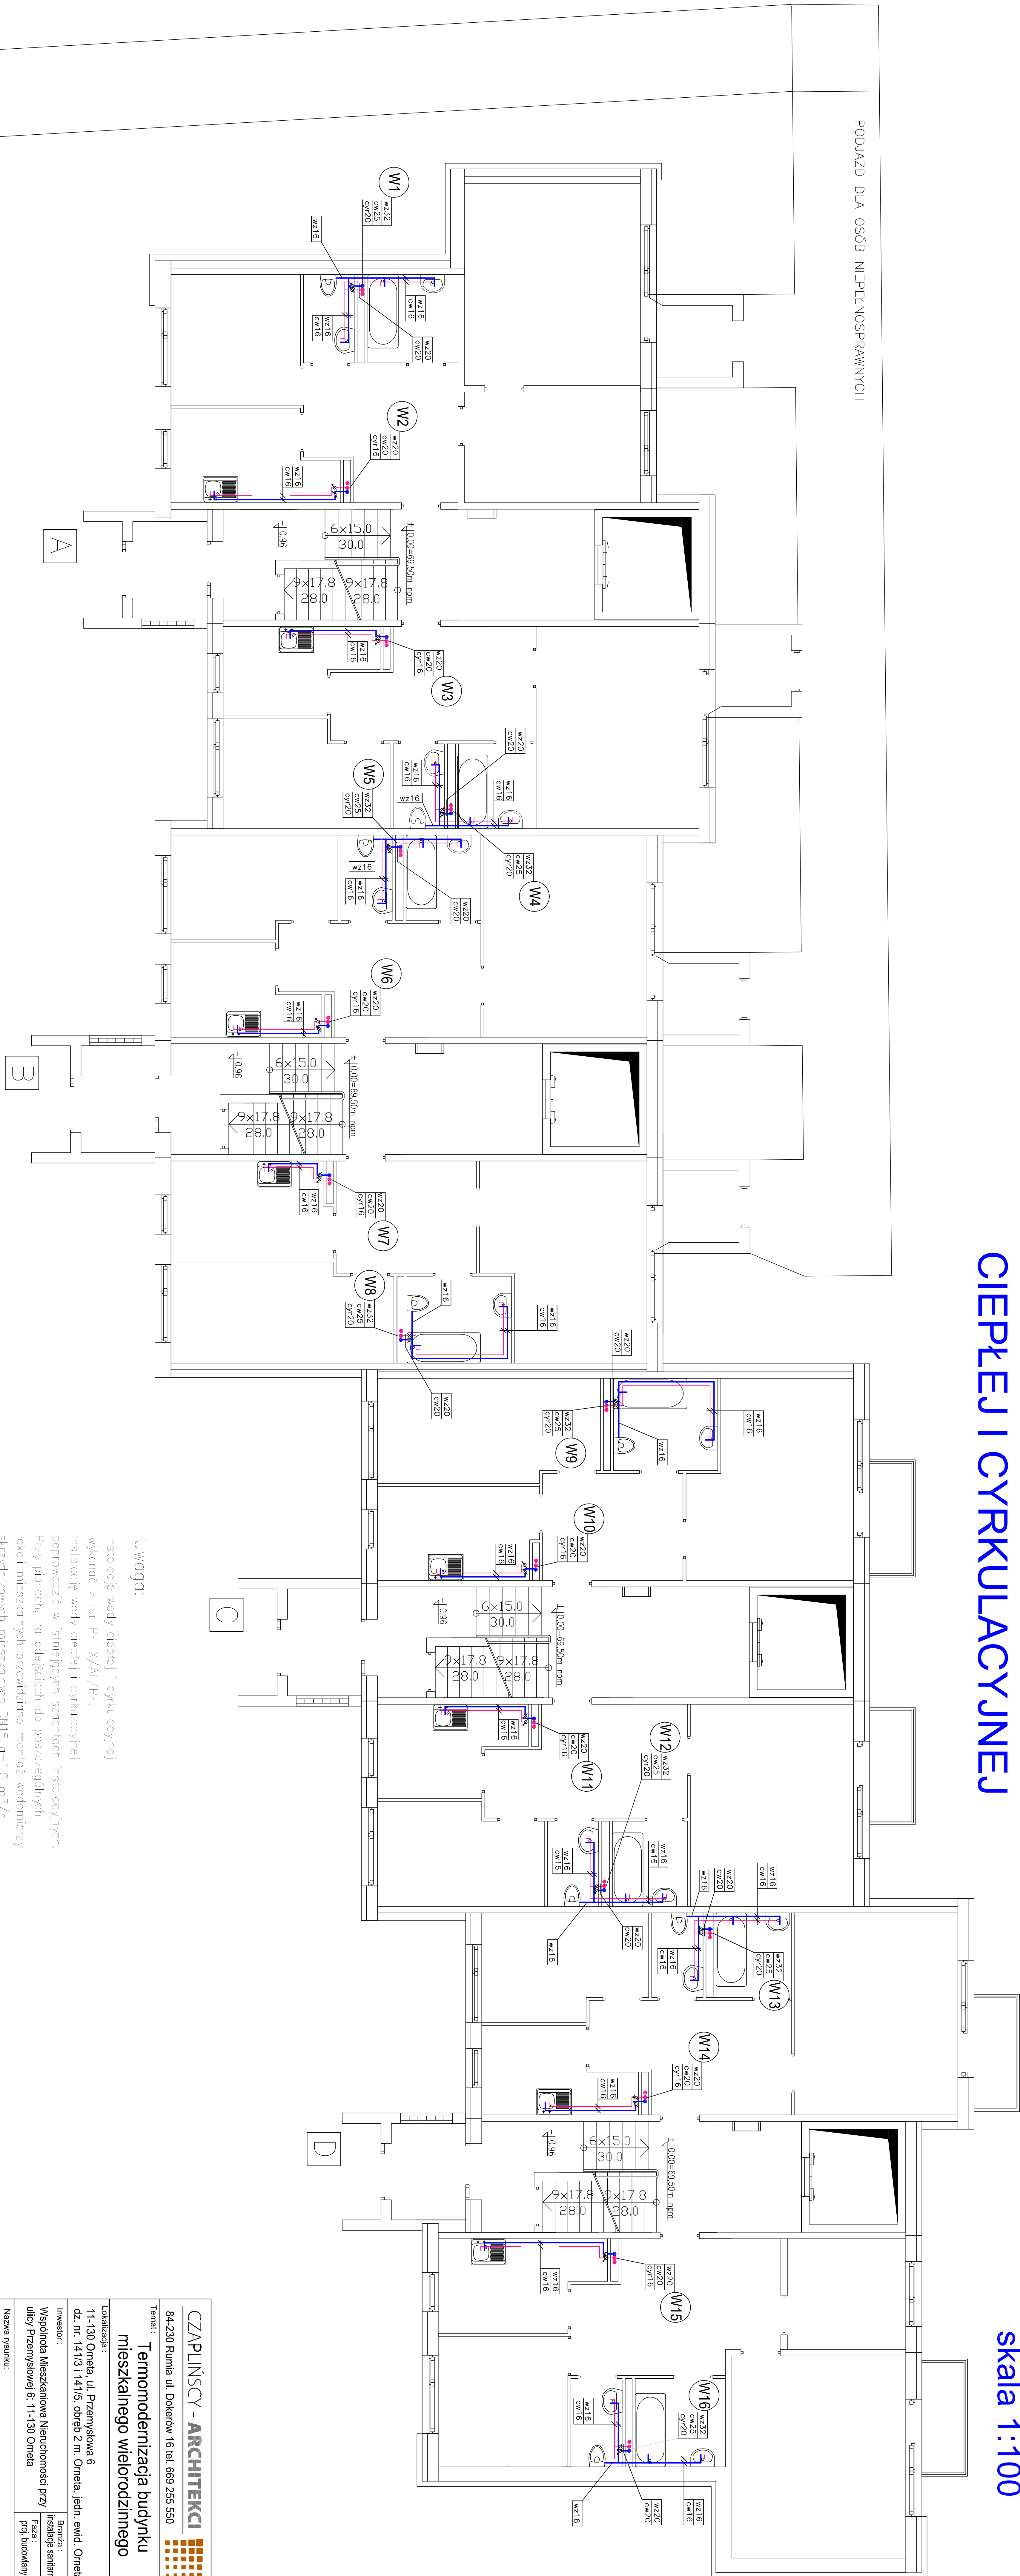

Uwaga:
Instalację wody ciepłej i cyrkulacyjnej
wykonać z rur PE-X/Al/PE
Instalację wody ciepłej i cyrkulacyjnej
poprowadzić w istniejących szachtach instalacyjnych.
Przy piorach, na odciskach do poszczególnych
lokalii mieszkaniowych przewidziano montaż wodomierzy
skrzydełkowych mieszkaniowych Dn15 q=1,0 m³/h
do odczytu radiowego.

CZAPLINSKY - ARCHITEKCI		Data: 04.2016	
84-230 Runia ul. Dokerów 16 tel. 669 265 650		Skala: 1:100	
Temat: Termomodernizacja budynku mieszkalnego wielorodzinnego		Nr rys.: W 2	
Lokalizacja: 11-130 Orneń, ul. Przemysłowa 6		Data: 04.2016	
Dz. nr.: 141/131 i 141/15, obręb z m. Orneń, jedn. ewid. Orneń		Skala: 1:100	
Inwestor: Wspólnota Mieszkaniowa Nieuchoność przy ulicy Przemysłowej 6, 11-130 Orneń		Nr rys.: W 2	
Nazwa projektu: WEWNĘTRZNA INSTALACJA WODY CIEPŁEJ I CYRKULACYJNEJ-RZUT PARTERU		Data: 04.2016	
Podstawa: mgr inż. Monika Angielczyk-Kusiek upr. nr.: WAM/0158/POOS/04		Skala: 1:100	
Opis: Inż. Grzegorz Kusiek		Nr rys.: W 2	
Sprawdził: mgr inż. Monika Angielczyk-Kusiek upr. nr.: WAM/0110/POOS/07		Data: 04.2016	