


RZUT PIĘTRA III
skala 1:100

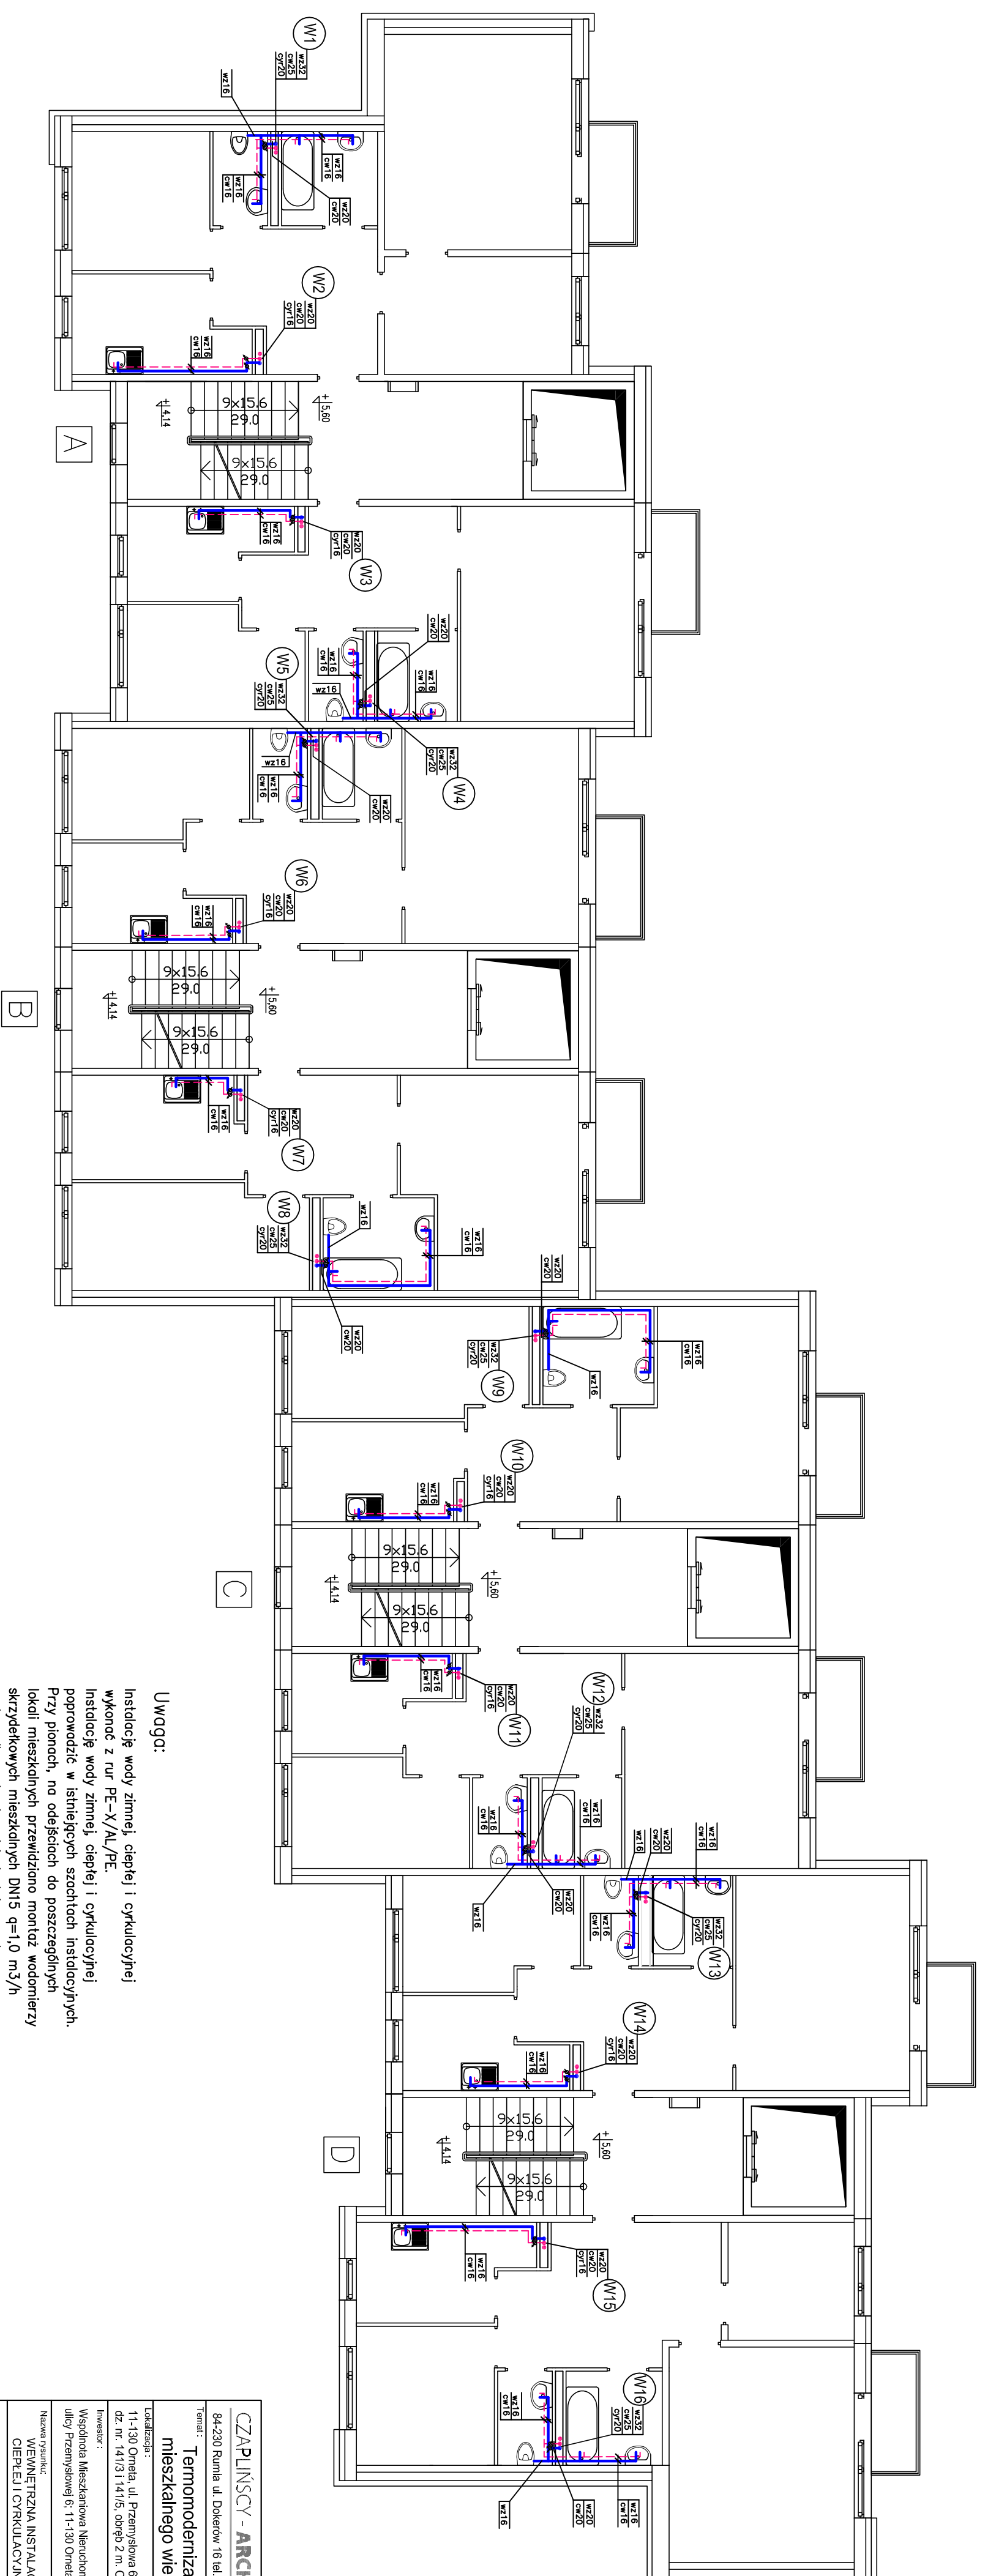

Uwaga

Instalacje wody zimnej, ciepłej i cyrkulacyjnej

Instalacje wody zimnej, ciepłej i cyrkulacyjnej
wykonalne z 100% F.E.-K/AL/F.L.

poprowadzić w istniejących szachtach instalacyjnych

lokalni mieszkańcy przewidziano montaż wodomierzy

skrzydełkowych mieszkających DN15 $q=1,0 \text{ m}^3/\text{h}$

do odczytu radiowego.

[illegible]